



பிளிங்கு ருபாமிருமி தாமி  
PEMERINTAH PROVINSI BALI  
தாமி பிளிங்கு ருபாமிருமி தாமி  
**DINAS PEKERJAAN UMUM, PENATAAN RUANG,**  
பிளிங்கு ருபாமிருமி தாமி  
**PERUMAHAN DAN KAWASAN PERMUKIMAN**  
தாமி பிளிங்கு ருபாமிருமி தாமி  
JALAN BELITON NOMOR 2 DENPASAR – (80112), TELEPON (0361) 222883,  
Laman : [dispuprkim.baliprov.go.id](http://dispuprkim.baliprov.go.id), Pos-el : [puprkim@baliprov.go.id](mailto:puprkim@baliprov.go.id)

LEMBAR PENETAPAN

NOMOR : B.25.100/1105/BK/DISPUPR.PERKIM

Yang bertandatangan di bawah ini :

Nama : Nusakti Yasa Wedha, ST., MT.

NIP : 19671001 199703 1 003

Jabatan : Kepala Dinas Pekerjaan Umum, Penataan Ruang, Perumahan dan Kawasan Permukiman Provinsi Bali

Berdasarkan:

1. Keputusan Kepala Dinas Pekerjaan Umum, Penataan Ruang, Perumahan Dan Kawasan Permukiman Provinsi Bali Nomor B.25.100/1064/BK/DISPUPR.PERKIM tentang Pembentukan Dan Susunan Keanggotaan Tim Penyusun Desain Prototipe/Purwarupa Rumah Sederhana Di Provinsi Bali;
2. Berita Acara Hasil Kajian Terhadap Usulan Prototipe / Purwarupa Rumah Tinggal Sederhana Di Provinsi Bali nomor : B.29.100/1077/BK/DISPUPR.PERKIM.

Menetapkan:

Desain Prototipe/Purwarupa Rumah Sederhana TIPE 52 DPS ALT 1 (1 LANTAI)

Desain ini diharapkan dapat menjadi acuan dalam perencanaan, pelaksanaan, dan pengembangan pembangunan rumah tinggal sederhana di Provinsi Bali, sesuai dengan kebutuhan masyarakat dan ketentuan yang berlaku.


Bali, 17 Januari 2025

Ditandatangani secara elektronik oleh :  
**KEPALA DINAS**  
**Nusakti Yasa Wedha, ST., MT.**  
Pembina Utama Muda (IV/c)  
NIP. 19671001 199703 1 003



Dokumen ini telah ditandatangani secara elektronik menggunakan sertifikat elektronik yang diterbitkan oleh BSR



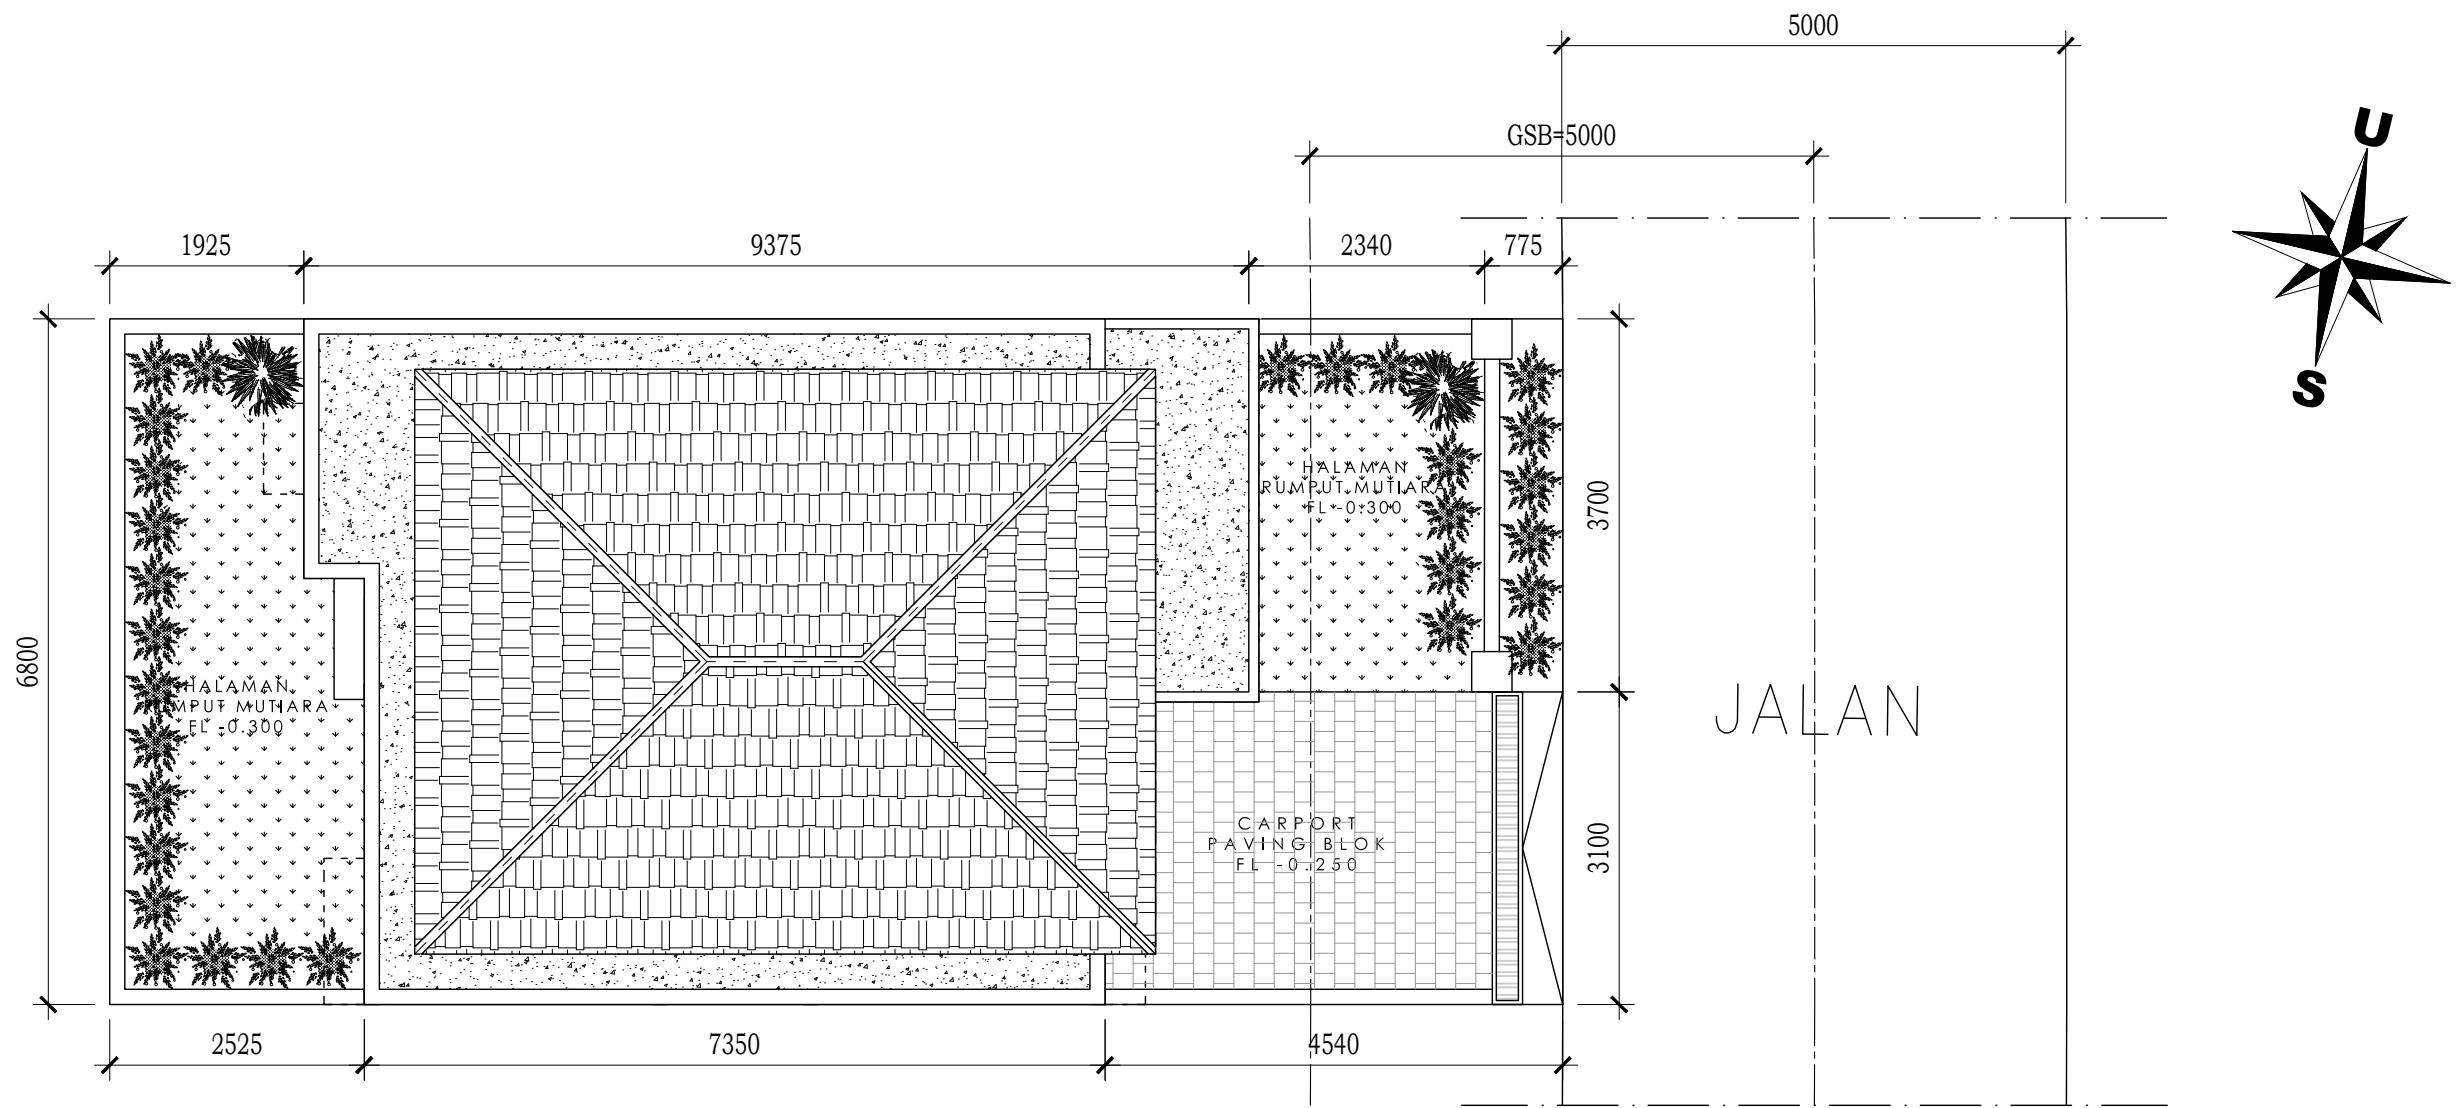

PEMERINTAH PROVINSI BALI

DINAS PEKERJAAN UMUM,  
PENATAAN RUANG, PERUMAHAN  
DAN KAWASAN PERMUKIMAN  
PROVINSI BALI

GAMBAR PROTOTIPE  
RUMAH TINGGAL SEDERHANA

NAMA GAMBAR

SKALA

UKURAN KERTAS

A3

NOMOR GAMBAR

JUMLAH HALAMAN



Dokumen ini telah ditandatangani secara elektronik menggunakan sertifikat elektronik yang diterbitkan oleh BSrE



00  
A---- SITE PLAN  
SCALE 1:75



PEMERINTAH PROVINSI BALI

DINAS PEKERJAAN UMUM,  
PENATAAN RUANG, PERUMAHAN  
DAN KAWASAN PERMUKIMAN  
PROVINSI BALI

GAMBAR PROTOTIPE  
RUMAH TINGGAL SEDERHANA

NAMA GAMBAR


SKALA

UKURAN KERTAS

A3

NOMOR GAMBAR

JUMLAH HALAMAN

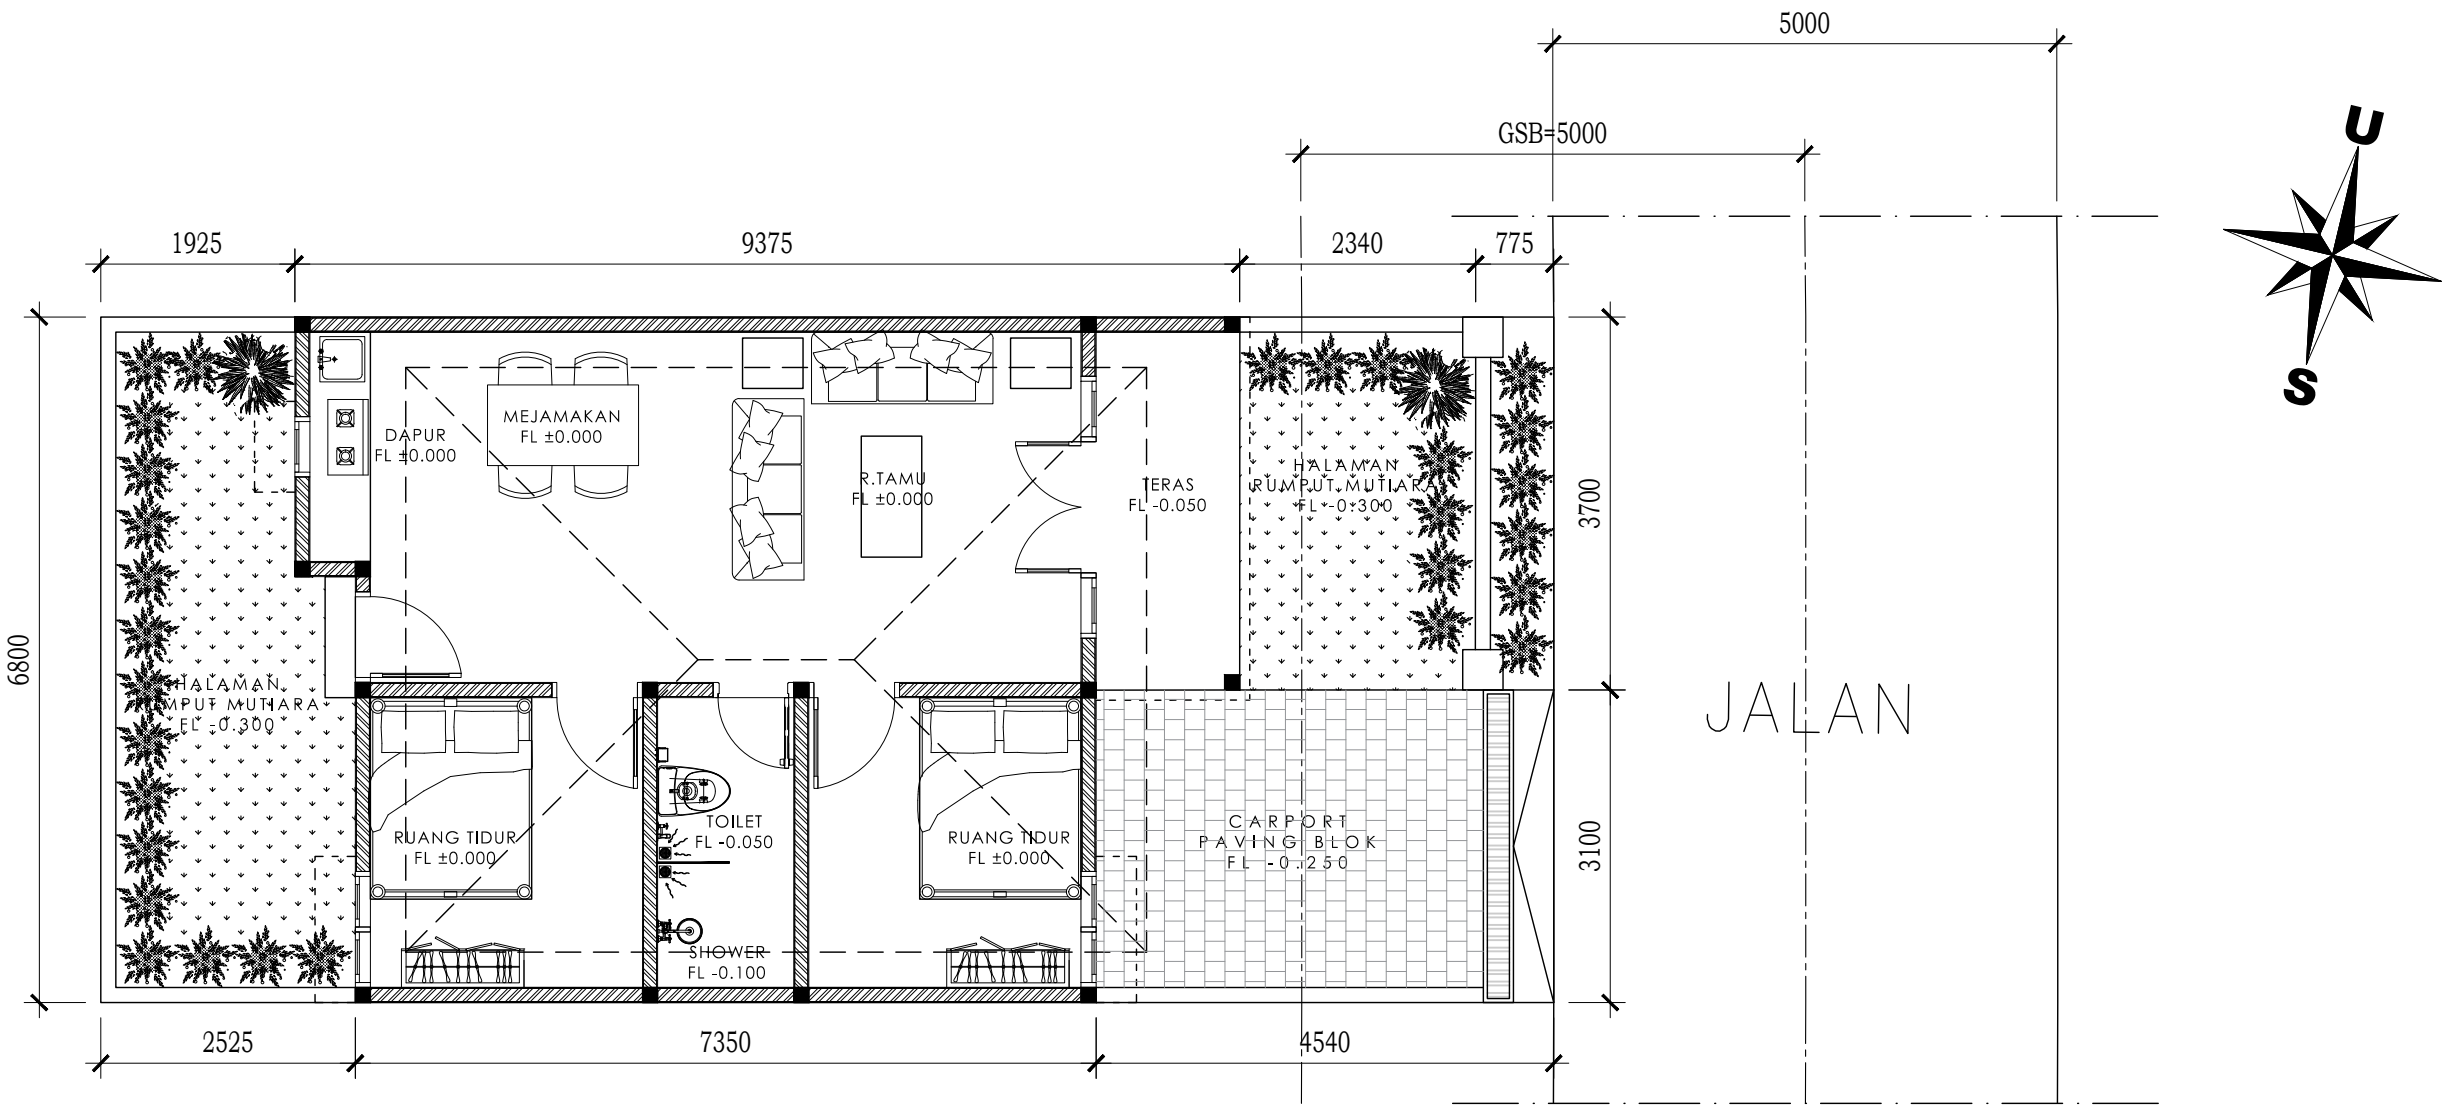

Dokumen ini telah ditandatangani secara elektronik menggunakan sertifikat elektronik yang diterbitkan oleh BSR



00  
A----  
LAYOUT PLAN  
SCALE 1:75



PEMERINTAH PROVINSI BALI

DINAS PEKERJAAN UMUM,  
PENATAAN RUANG, PERUMAHAN  
DAN KAWASAN PERMUKIMAN  
PROVINSI BALI

GAMBAR PROTOTIPE  
RUMAH TINGGAL SEDERHANA

NAMA GAMBAR


SKALA

UKURAN KERTAS

A3

NOMOR GAMBAR


JUMLAH HALAMAN

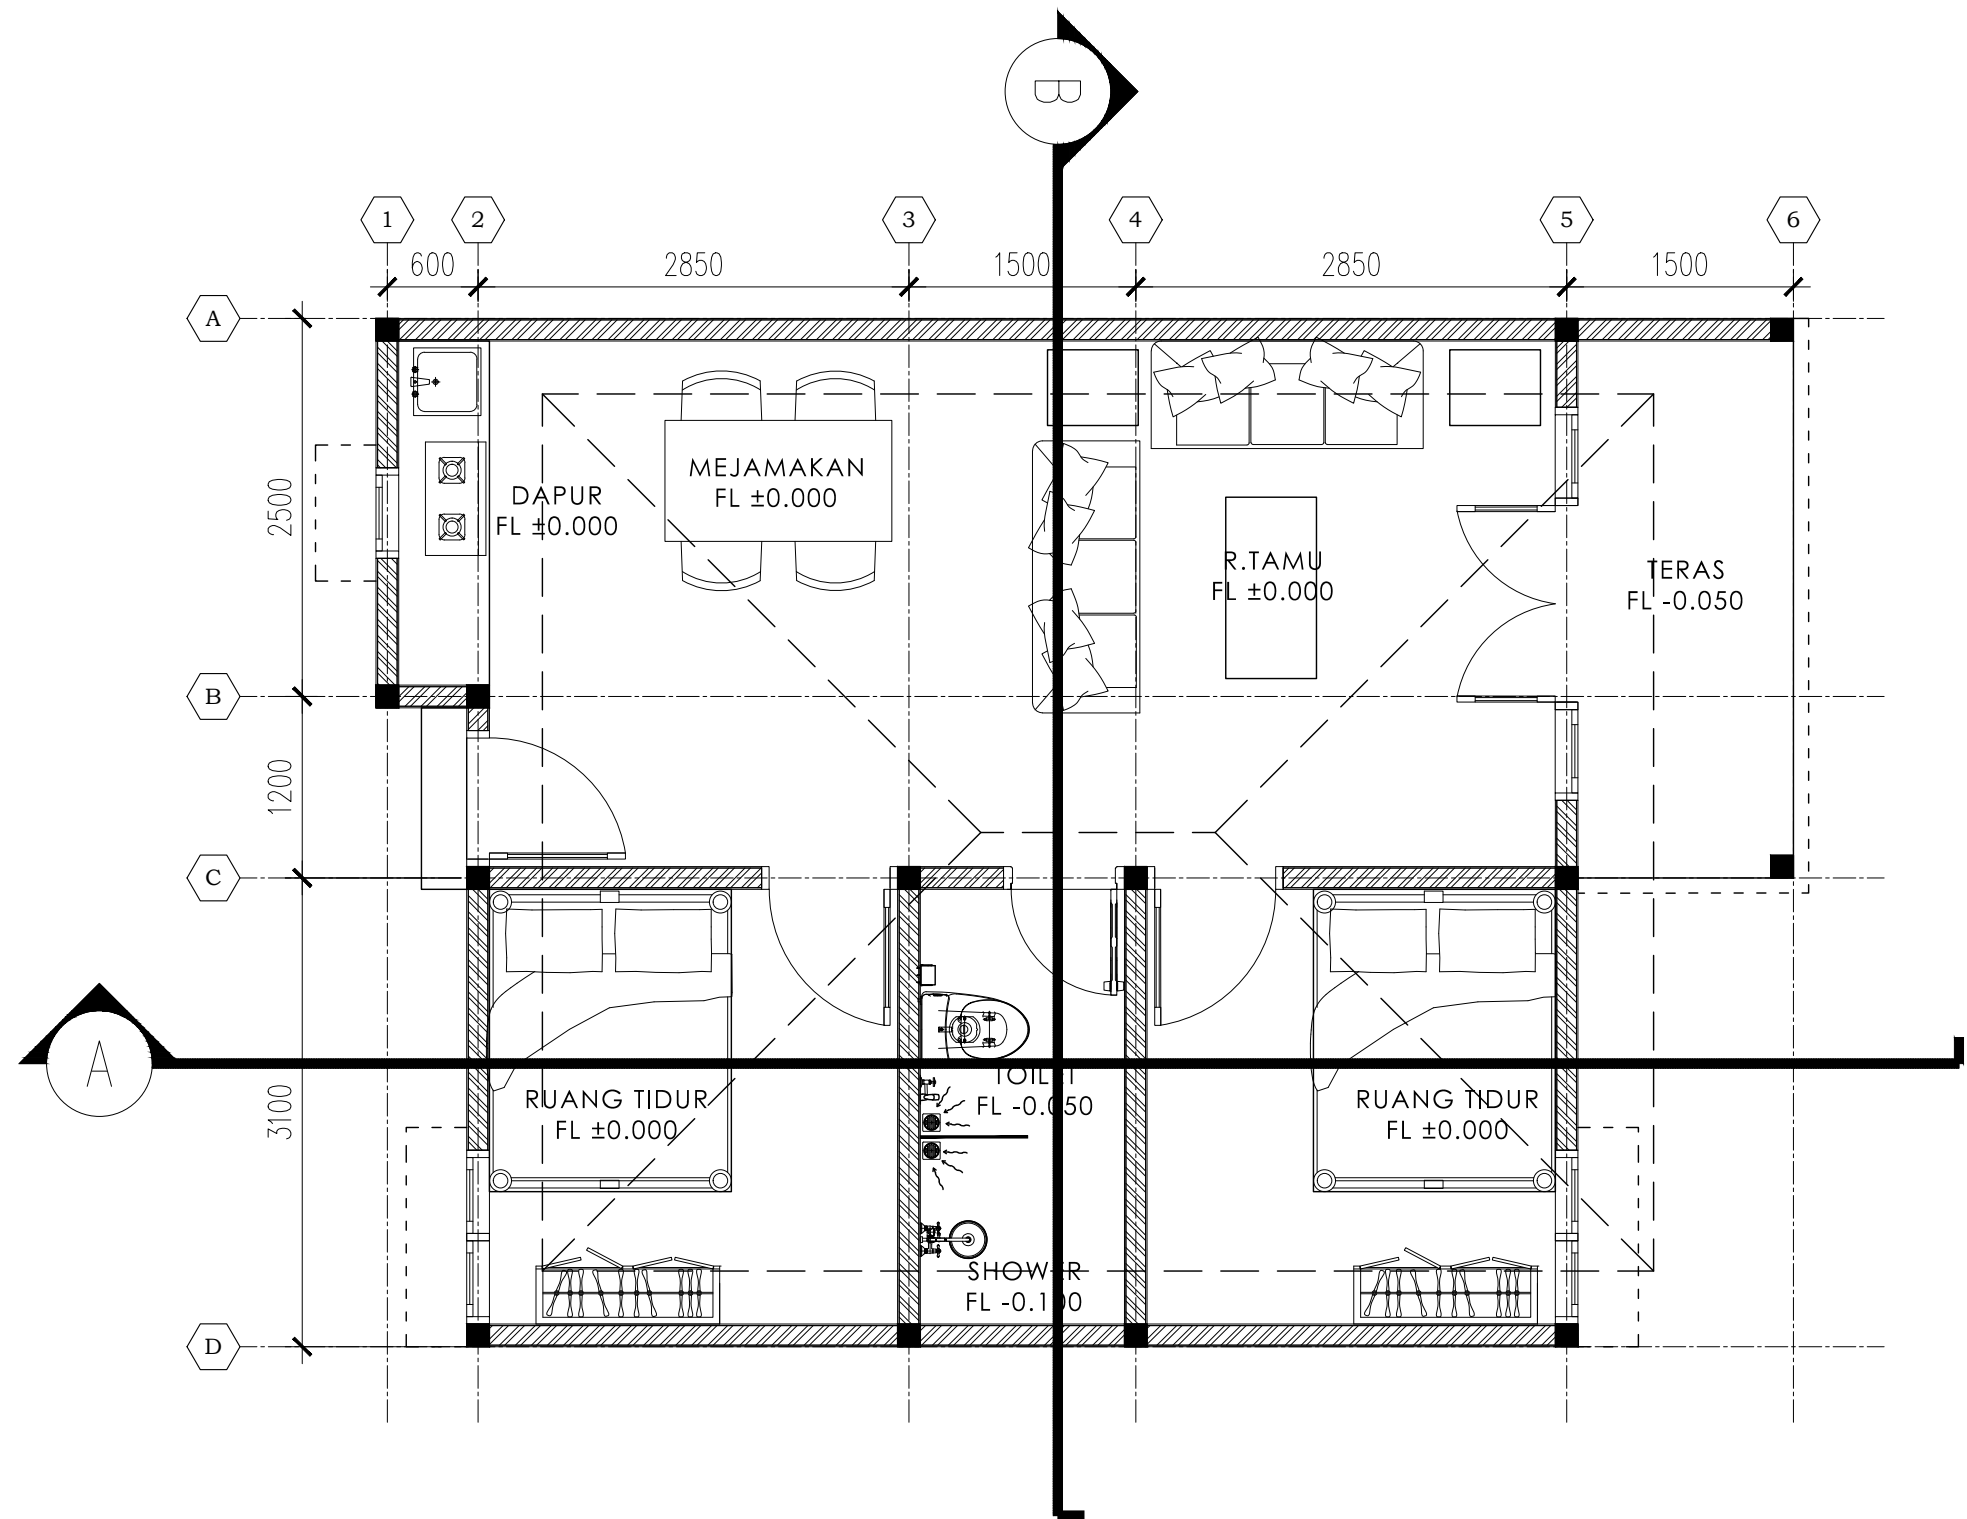


Dokumen ini telah ditandatangani secara elektronik menggunakan sertifikat elektronik yang diterbitkan oleh BSR E



00  
A---- DENAH  
SCALE 1:50

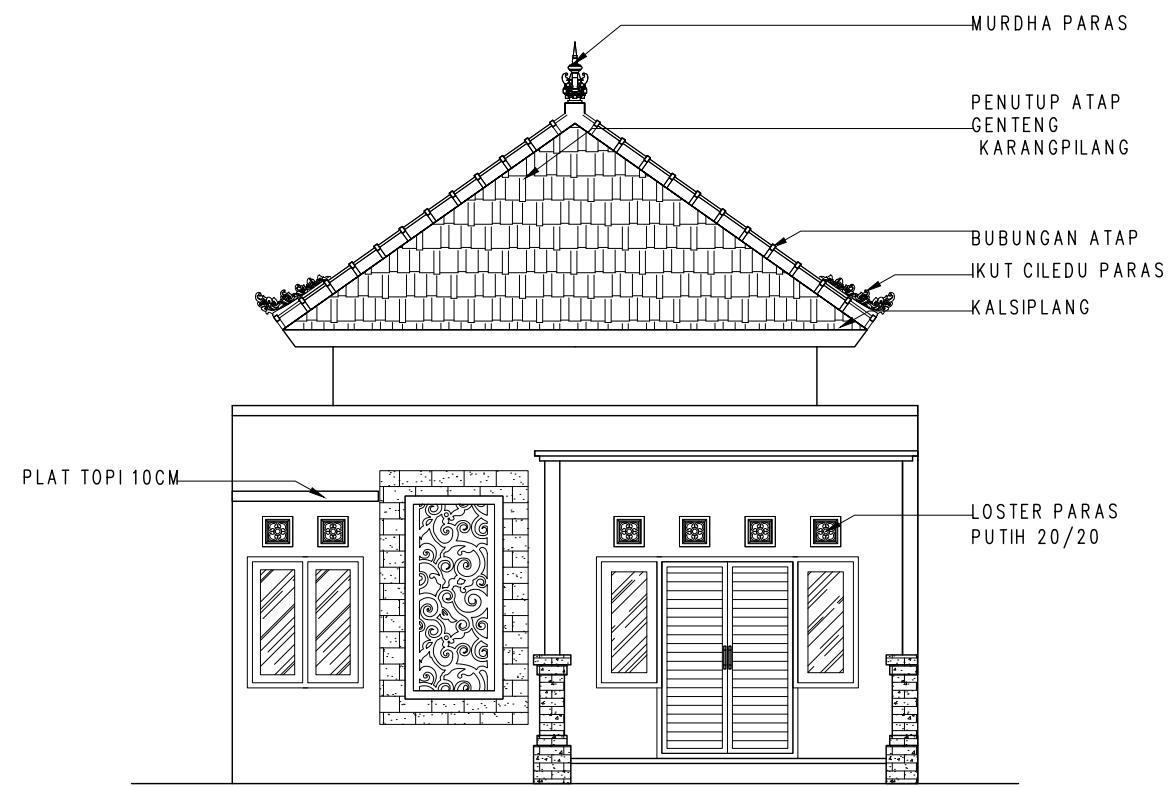

00 TAMPAK DEPAN  
A----- SCALE 1:75

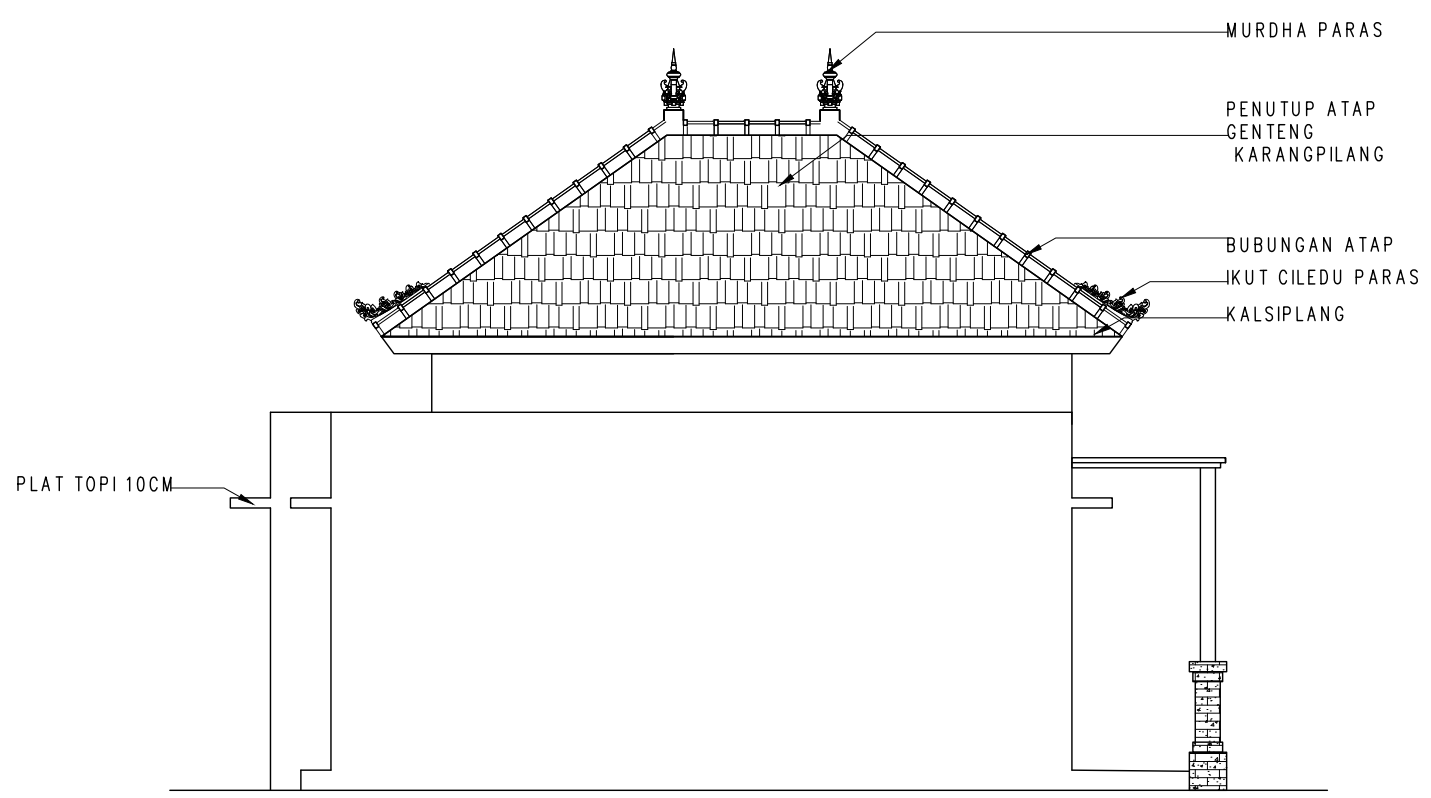

00 TAMPAK SAMPIING  
A----- SCALE 1:75



PEMERINTAH PROVINSI BALI

DINAS PEKERJAAN UMUM,  
PENATAAN RUANG, PERUMAHAN  
DAN KAWASAN PERMUKIMAN  
PROVINSI BALI

GAMBAR PROTOTIPE  
RUMAH TINGGAL SEDERHANA

NAMA GAMBAR

SKALA	UKURAN KERTAS
	A3
NOMOR GAMBAR	
JUMLAH HALAMAN	



Dokumen ini telah ditandatangani secara elektronik menggunakan sertifikat elektronik yang diterbitkan oleh BSrE







PEMERINTAH PROVINSI BALI

DINAS PEKERJAAN UMUM,  
PENATAAN RUANG, PERUMAHAN  
DAN KAWASAN PERMUKIMAN  
PROVINSI BALI

GAMBAR PROTOTIPE  
RUMAH TINGGAL SEDERHANA

NAMA GAMBAR


SKALA

UKURAN KERTAS


A3

NOMOR GAMBAR

JUMLAH HALAMAN

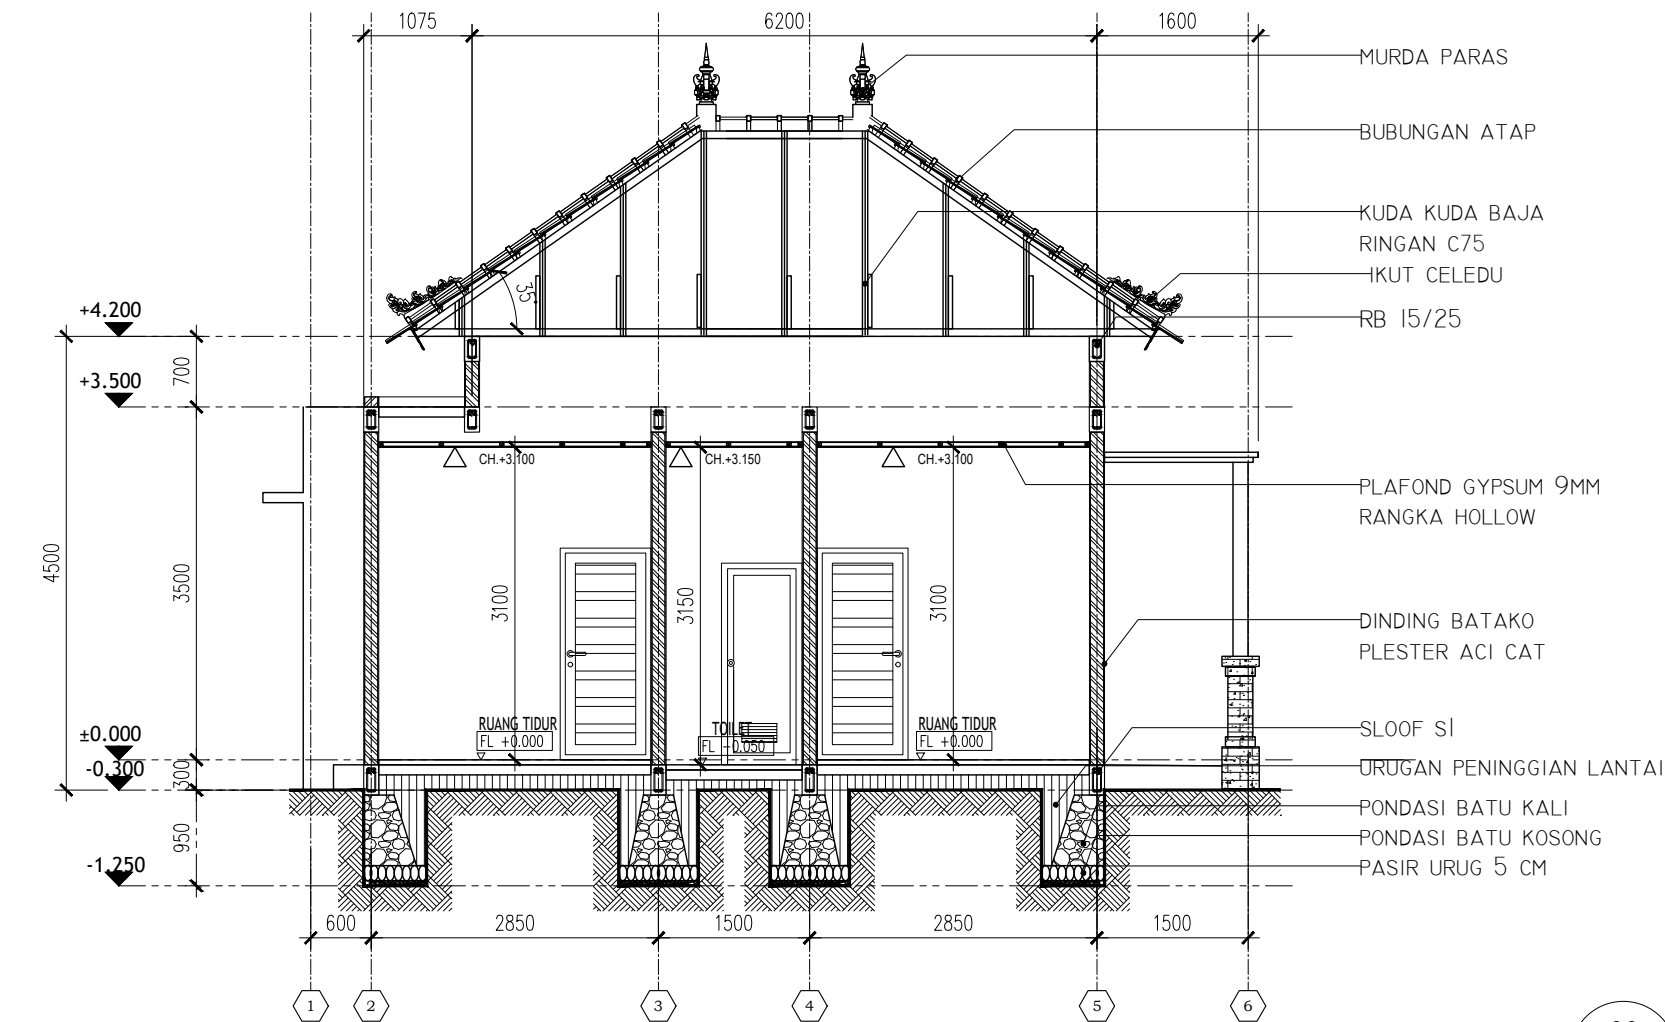

00 POTONGAN - A  
A----- SCALE 1:75

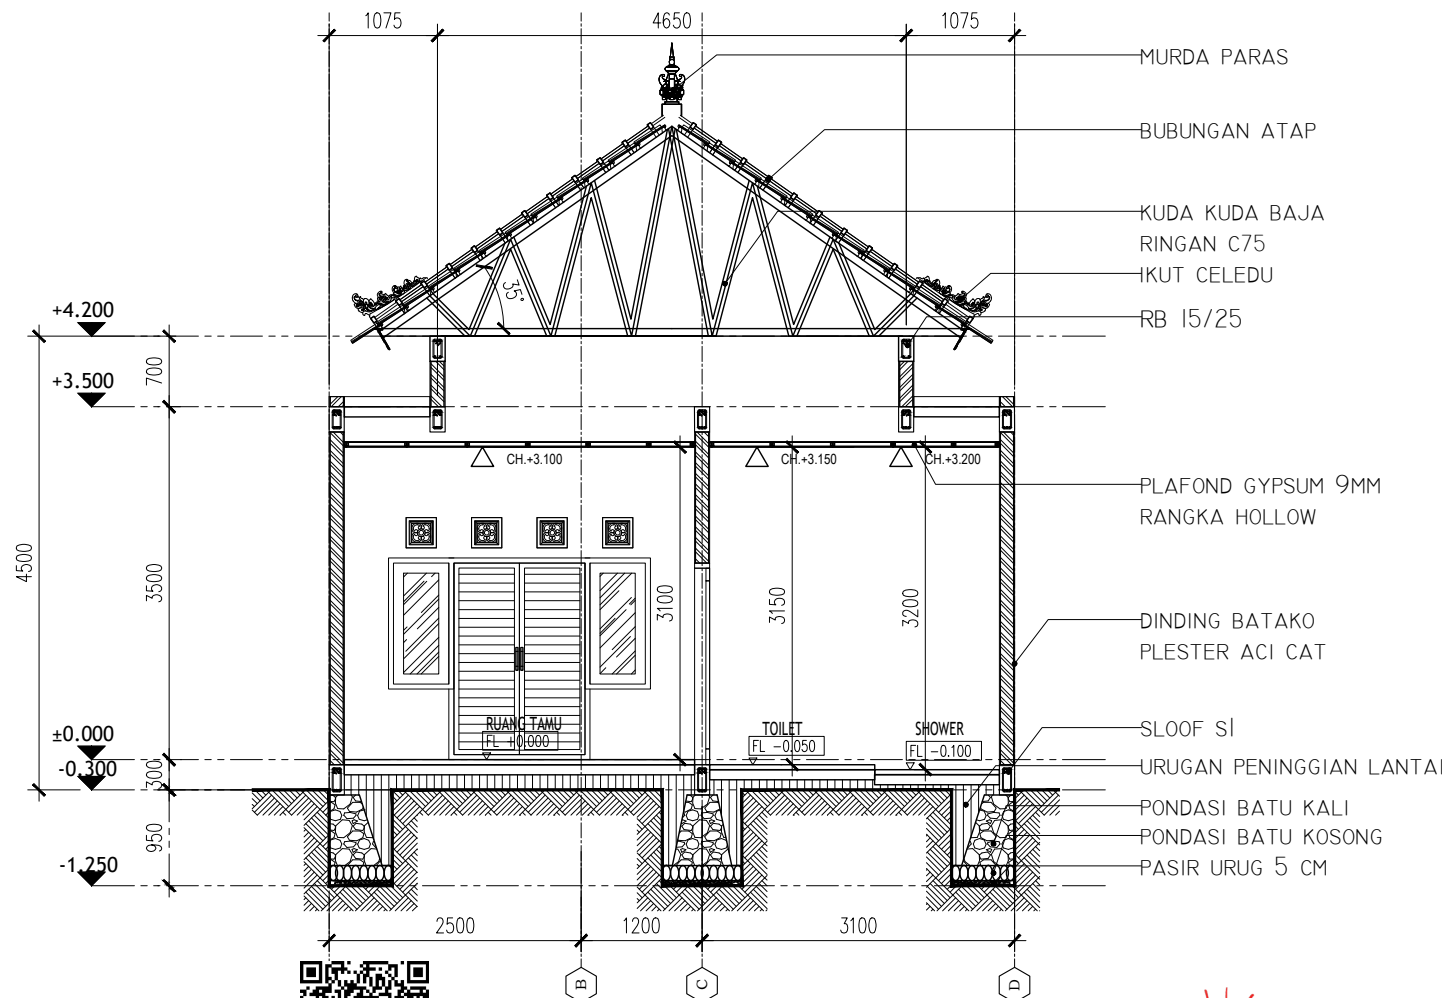

00 POTONGAN - B  
A----- SCALE 1:75



Dokumen ini telah ditandatangani secara elektronik menggunakan sertifikat elektronik yang diterbitkan oleh BSRF





PEMERINTAH PROVINSI BALI

DINAS PEKERJAAN UMUM,  
PENATAAN RUANG, PERUMAHAN  
DAN KAWASAN PERMUKIMAN  
PROVINSI BALI

GAMBAR PROTOTIPE  
RUMAH TINGGAL SEDERHANA

NAMA GAMBAR


SKALA


UKURAN KERTAS

A3


NOMOR GAMBAR

JUMLAH HALAMAN

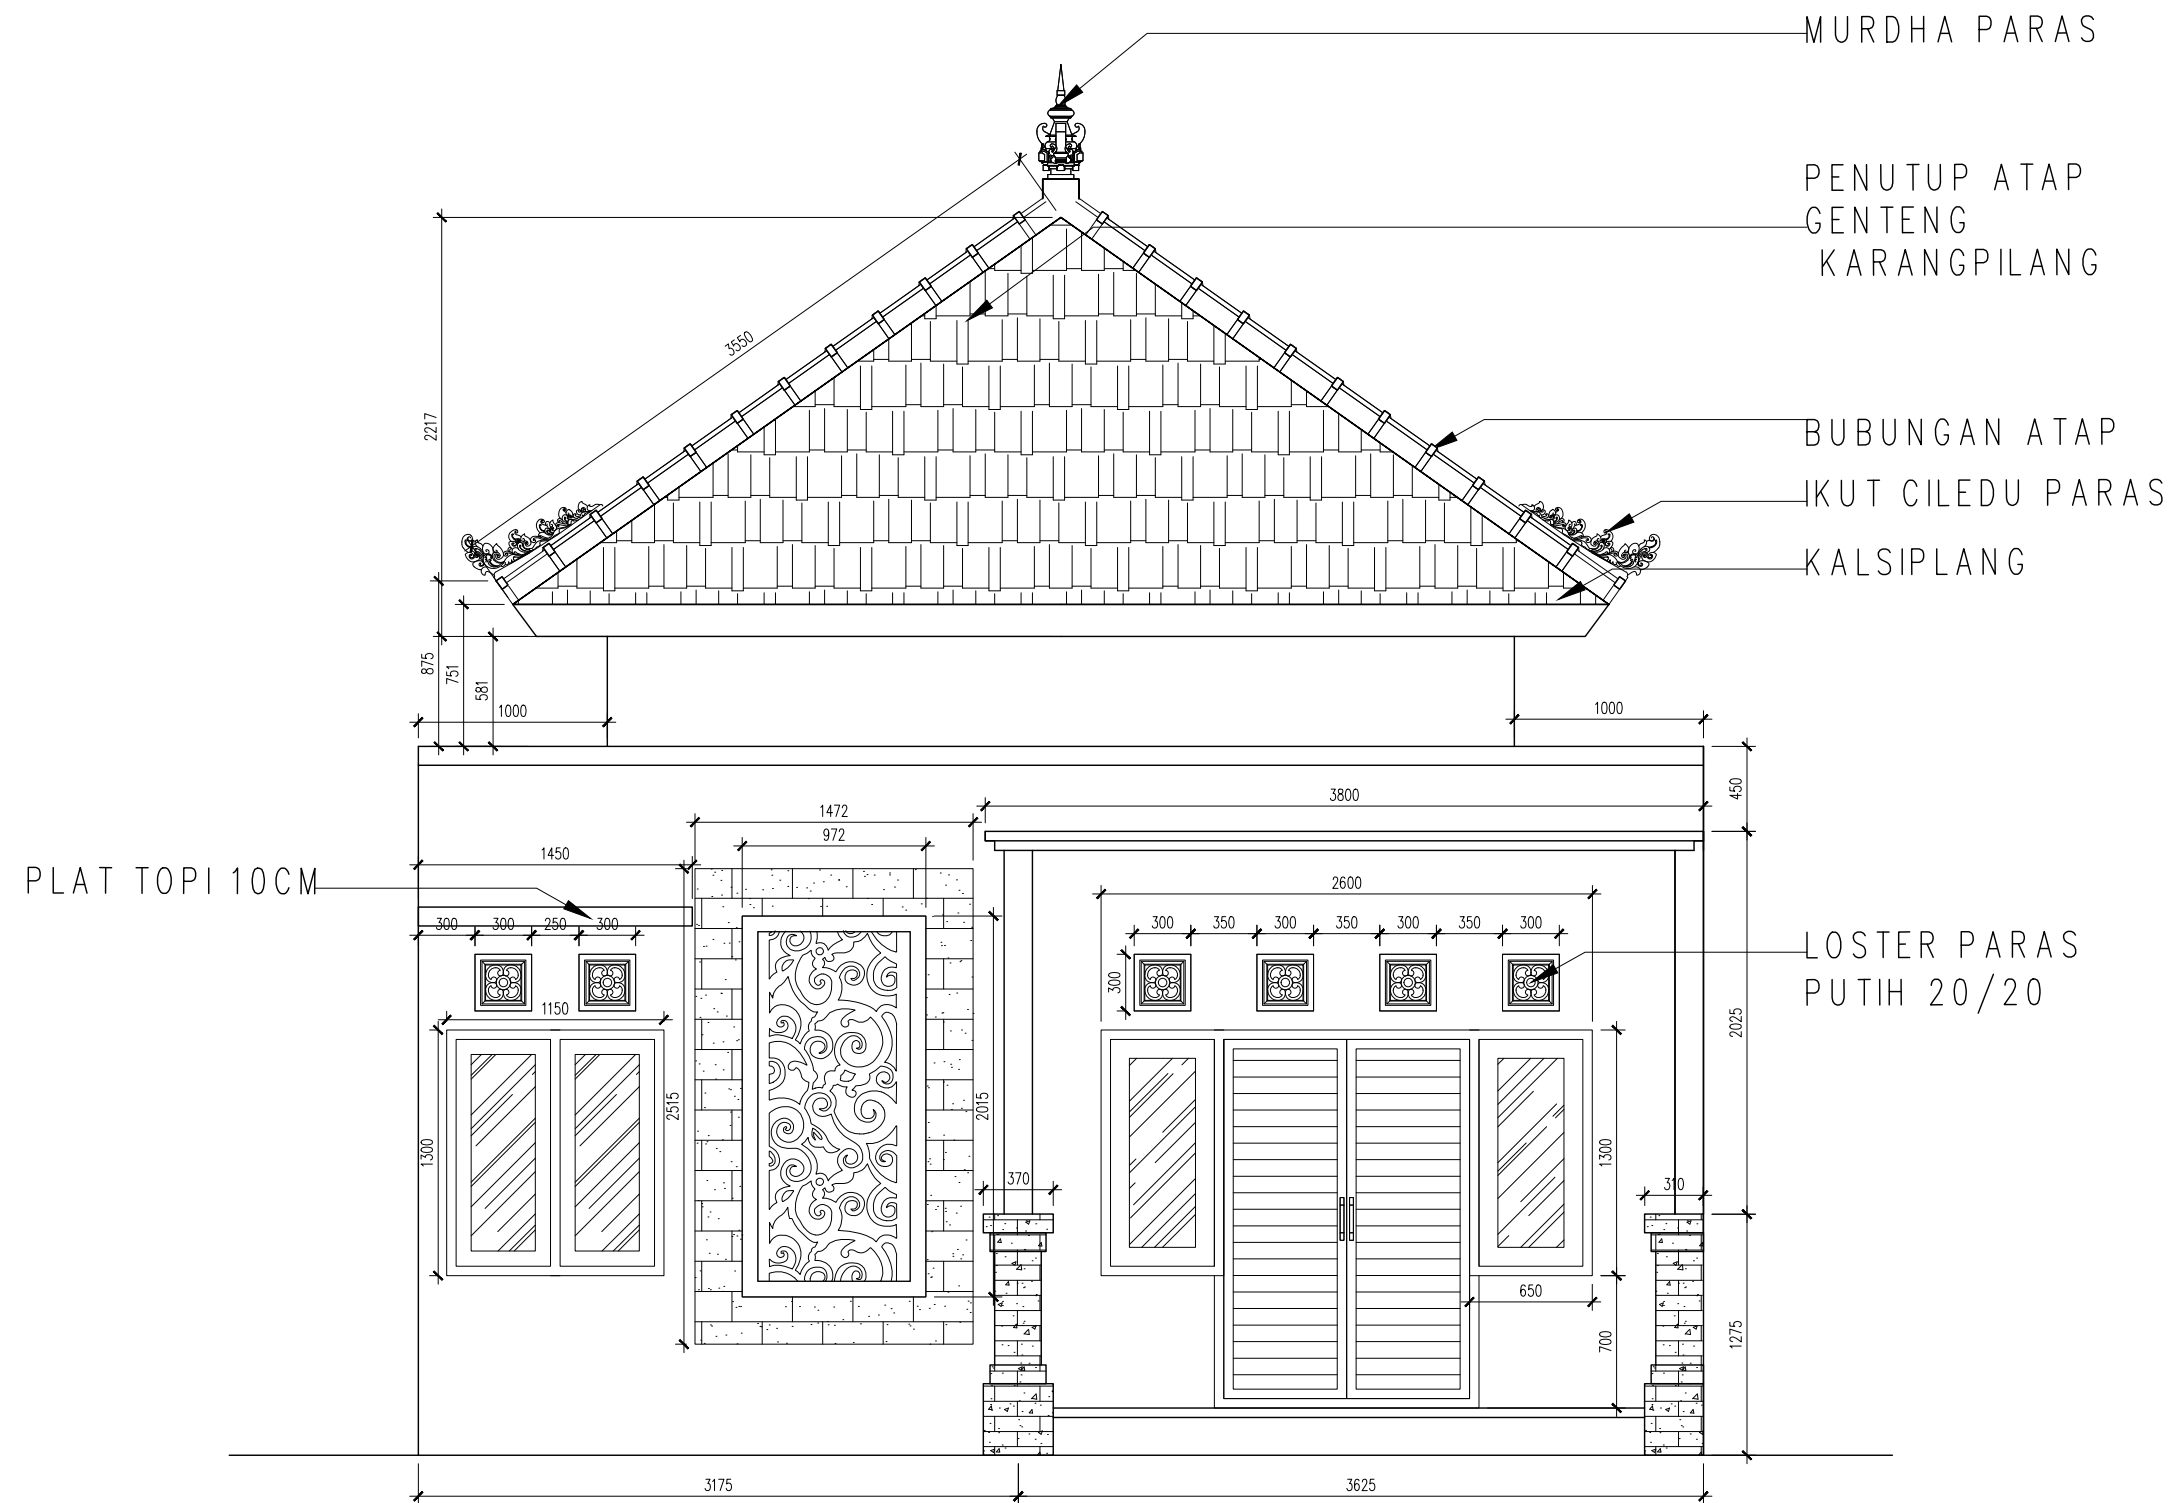

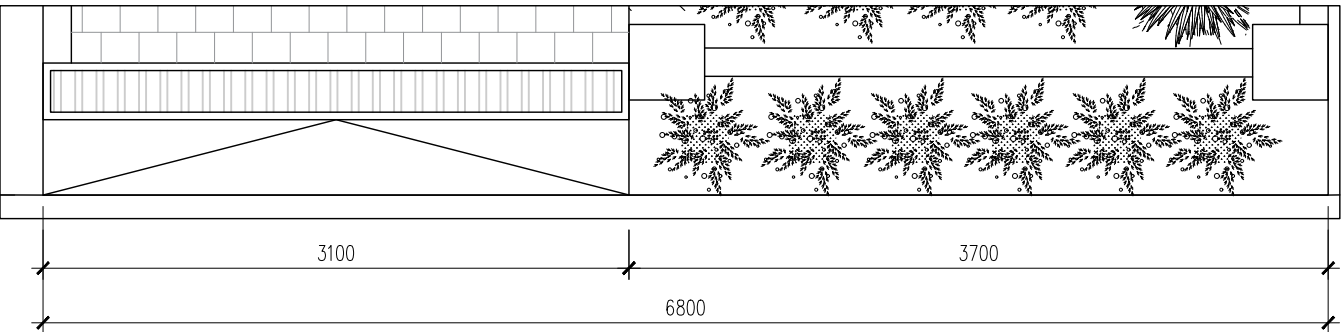

00 DENAH PAGAR  
A----- SCALE 1:40

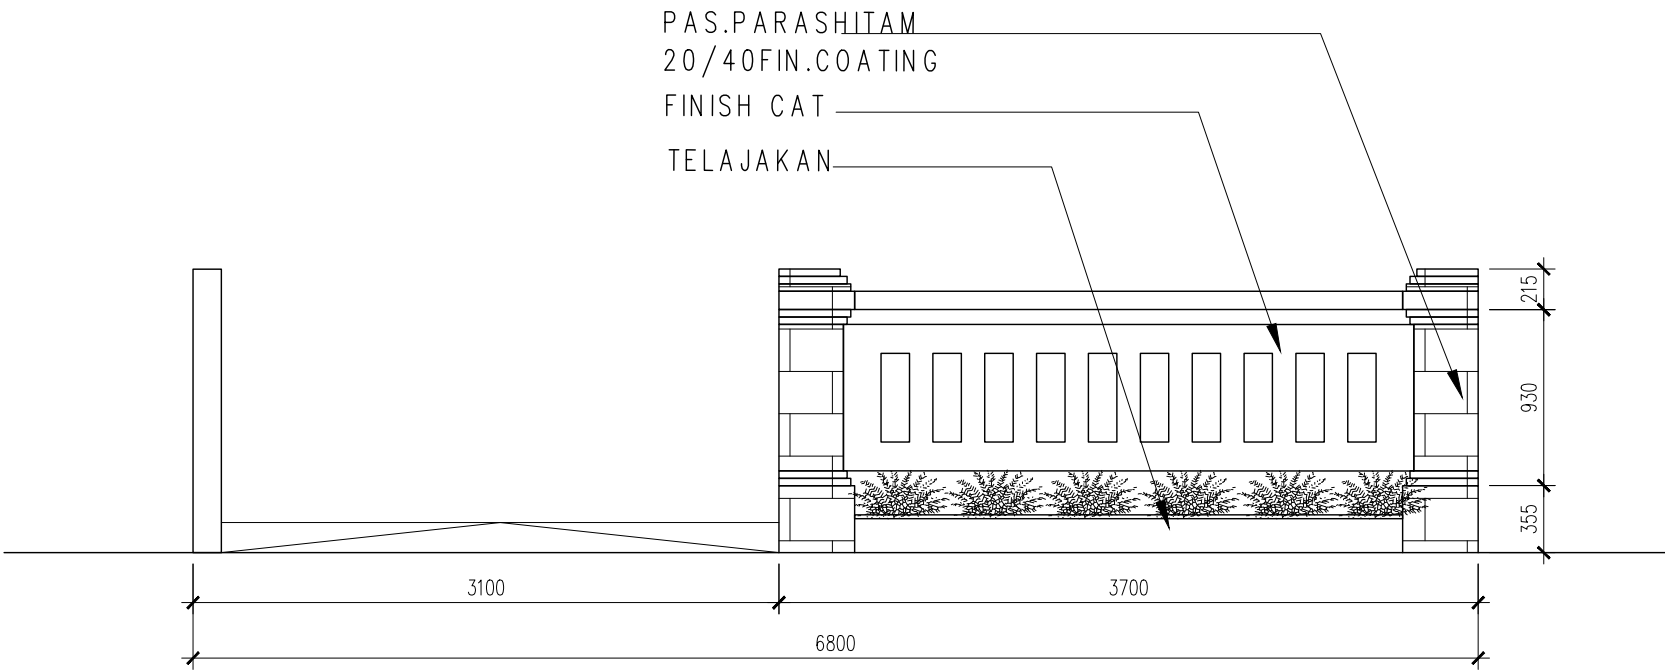

00 TAMPAK PAGAR  
A----- SCALE 1:40



PEMERINTAH PROVINSI BALI

DINAS PEKERJAAN UMUM,  
PENATAAN RUANG, PERUMAHAN  
DAN KAWASAN PERMUKIMAN  
PROVINSI BALI

GAMBAR PROTOTIPE  
RUMAH TINGGAL SEDERHANA

NAMA GAMBAR

SKALA	UKURAN KERTAS
	A3

NOMOR GAMBAR

JUMLAH HALAMAN



Dokumen ini telah ditandatangani secara elektronik menggunakan sertifikat elektronik yang diterbitkan oleh BSrE







PEMERINTAH PROVINSI BALI

DINAS PEKERJAAN UMUM,  
PENATAAN RUANG, PERUMAHAN  
DAN KAWASAN PERMUKIMAN  
PROVINSI BALI

GAMBAR PROTOTIPE  
RUMAH TINGGAL SEDERHANA

NAMA GAMBAR



SKALA

UKURAN KERTAS

A3

NOMOR GAMBAR

JUMLAH HALAMAN

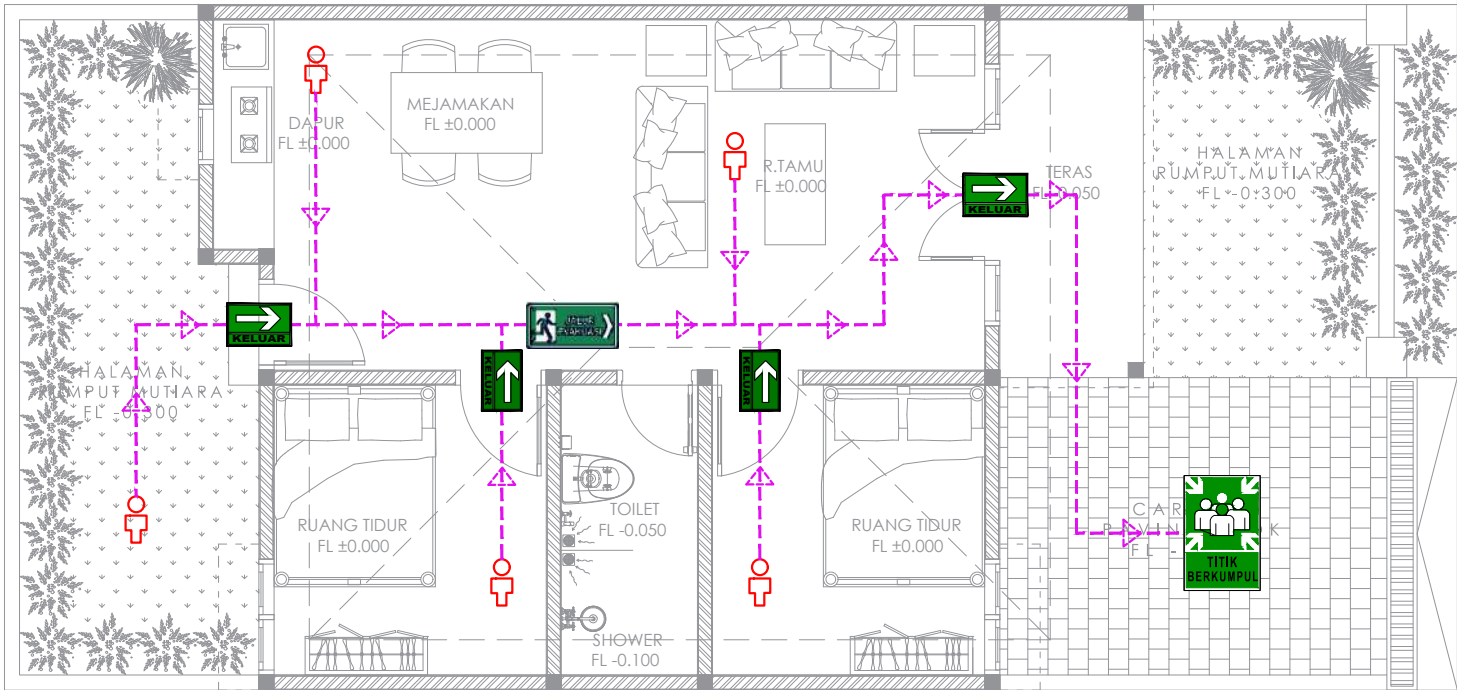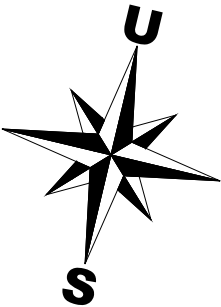

LEGENDA		
NO	DISKRIPSI	SIMBUL
1	RAMBU EXIT DI PINTU DARURAT	
2	RAMBU EVAKUASI KANAN DAN KIRI	
3	RAMBU EVAKUASI PADA TANGGA	
4	RAMBU AREA AMAN BERKUMPUL	
5	ALUR EVAKUASI	
6	ADA KEGIATAN	
7	JALUR EVAKUASI KANAN KIRI	



Dokumen ini telah ditandatangani secara elektronik menggunakan sertifikat elektronik yang diterbitkan oleh BSrE



00  
A-----  
SCALE 1:NTS

DENAH ALUR EVAKUASI



PEMERINTAH PROVINSI BALI

DINAS PEKERJAAN UMUM,  
PENATAAN RUANG, PERUMAHAN  
DAN KAWASAN PERMUKIMAN  
PROVINSI BALI

GAMBAR PROTOTIPE  
RUMAH TINGGAL SEDERHANA

NAMA GAMBAR



SKALA

UKURAN KERTAS

A3

NOMOR GAMBAR

JUMLAH HALAMAN

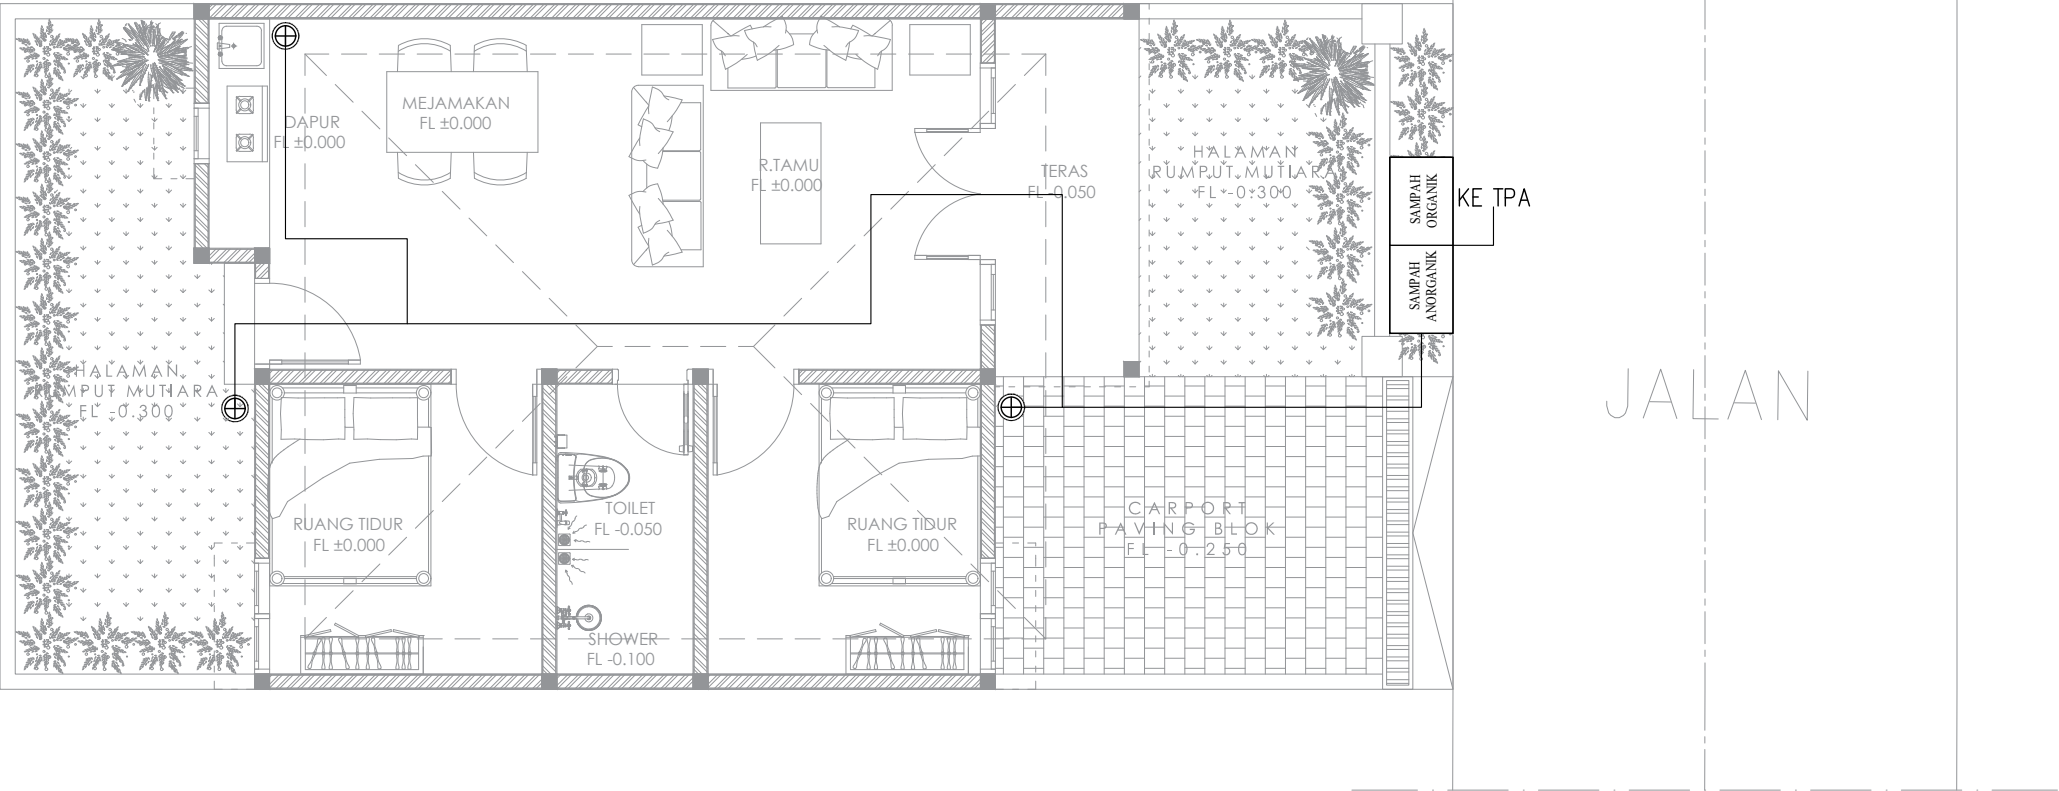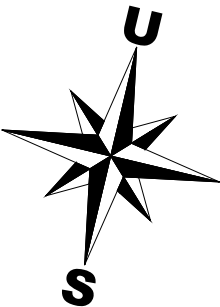

KETERANGAN:



: KERANJANG SAMPAH

 
BAK SAMPAH

A : SAMPAH ORGANIK

B : SAMPAH ANORGANIK



Dokumen ini telah ditandatangani secara elektronik menggunakan sertifikat elektronik yang diterbitkan oleh BSR E




DENAH SANITASI PERSAMPAHAN

SCALE

1:75

BANGGA BERSUKSES INDONESIA



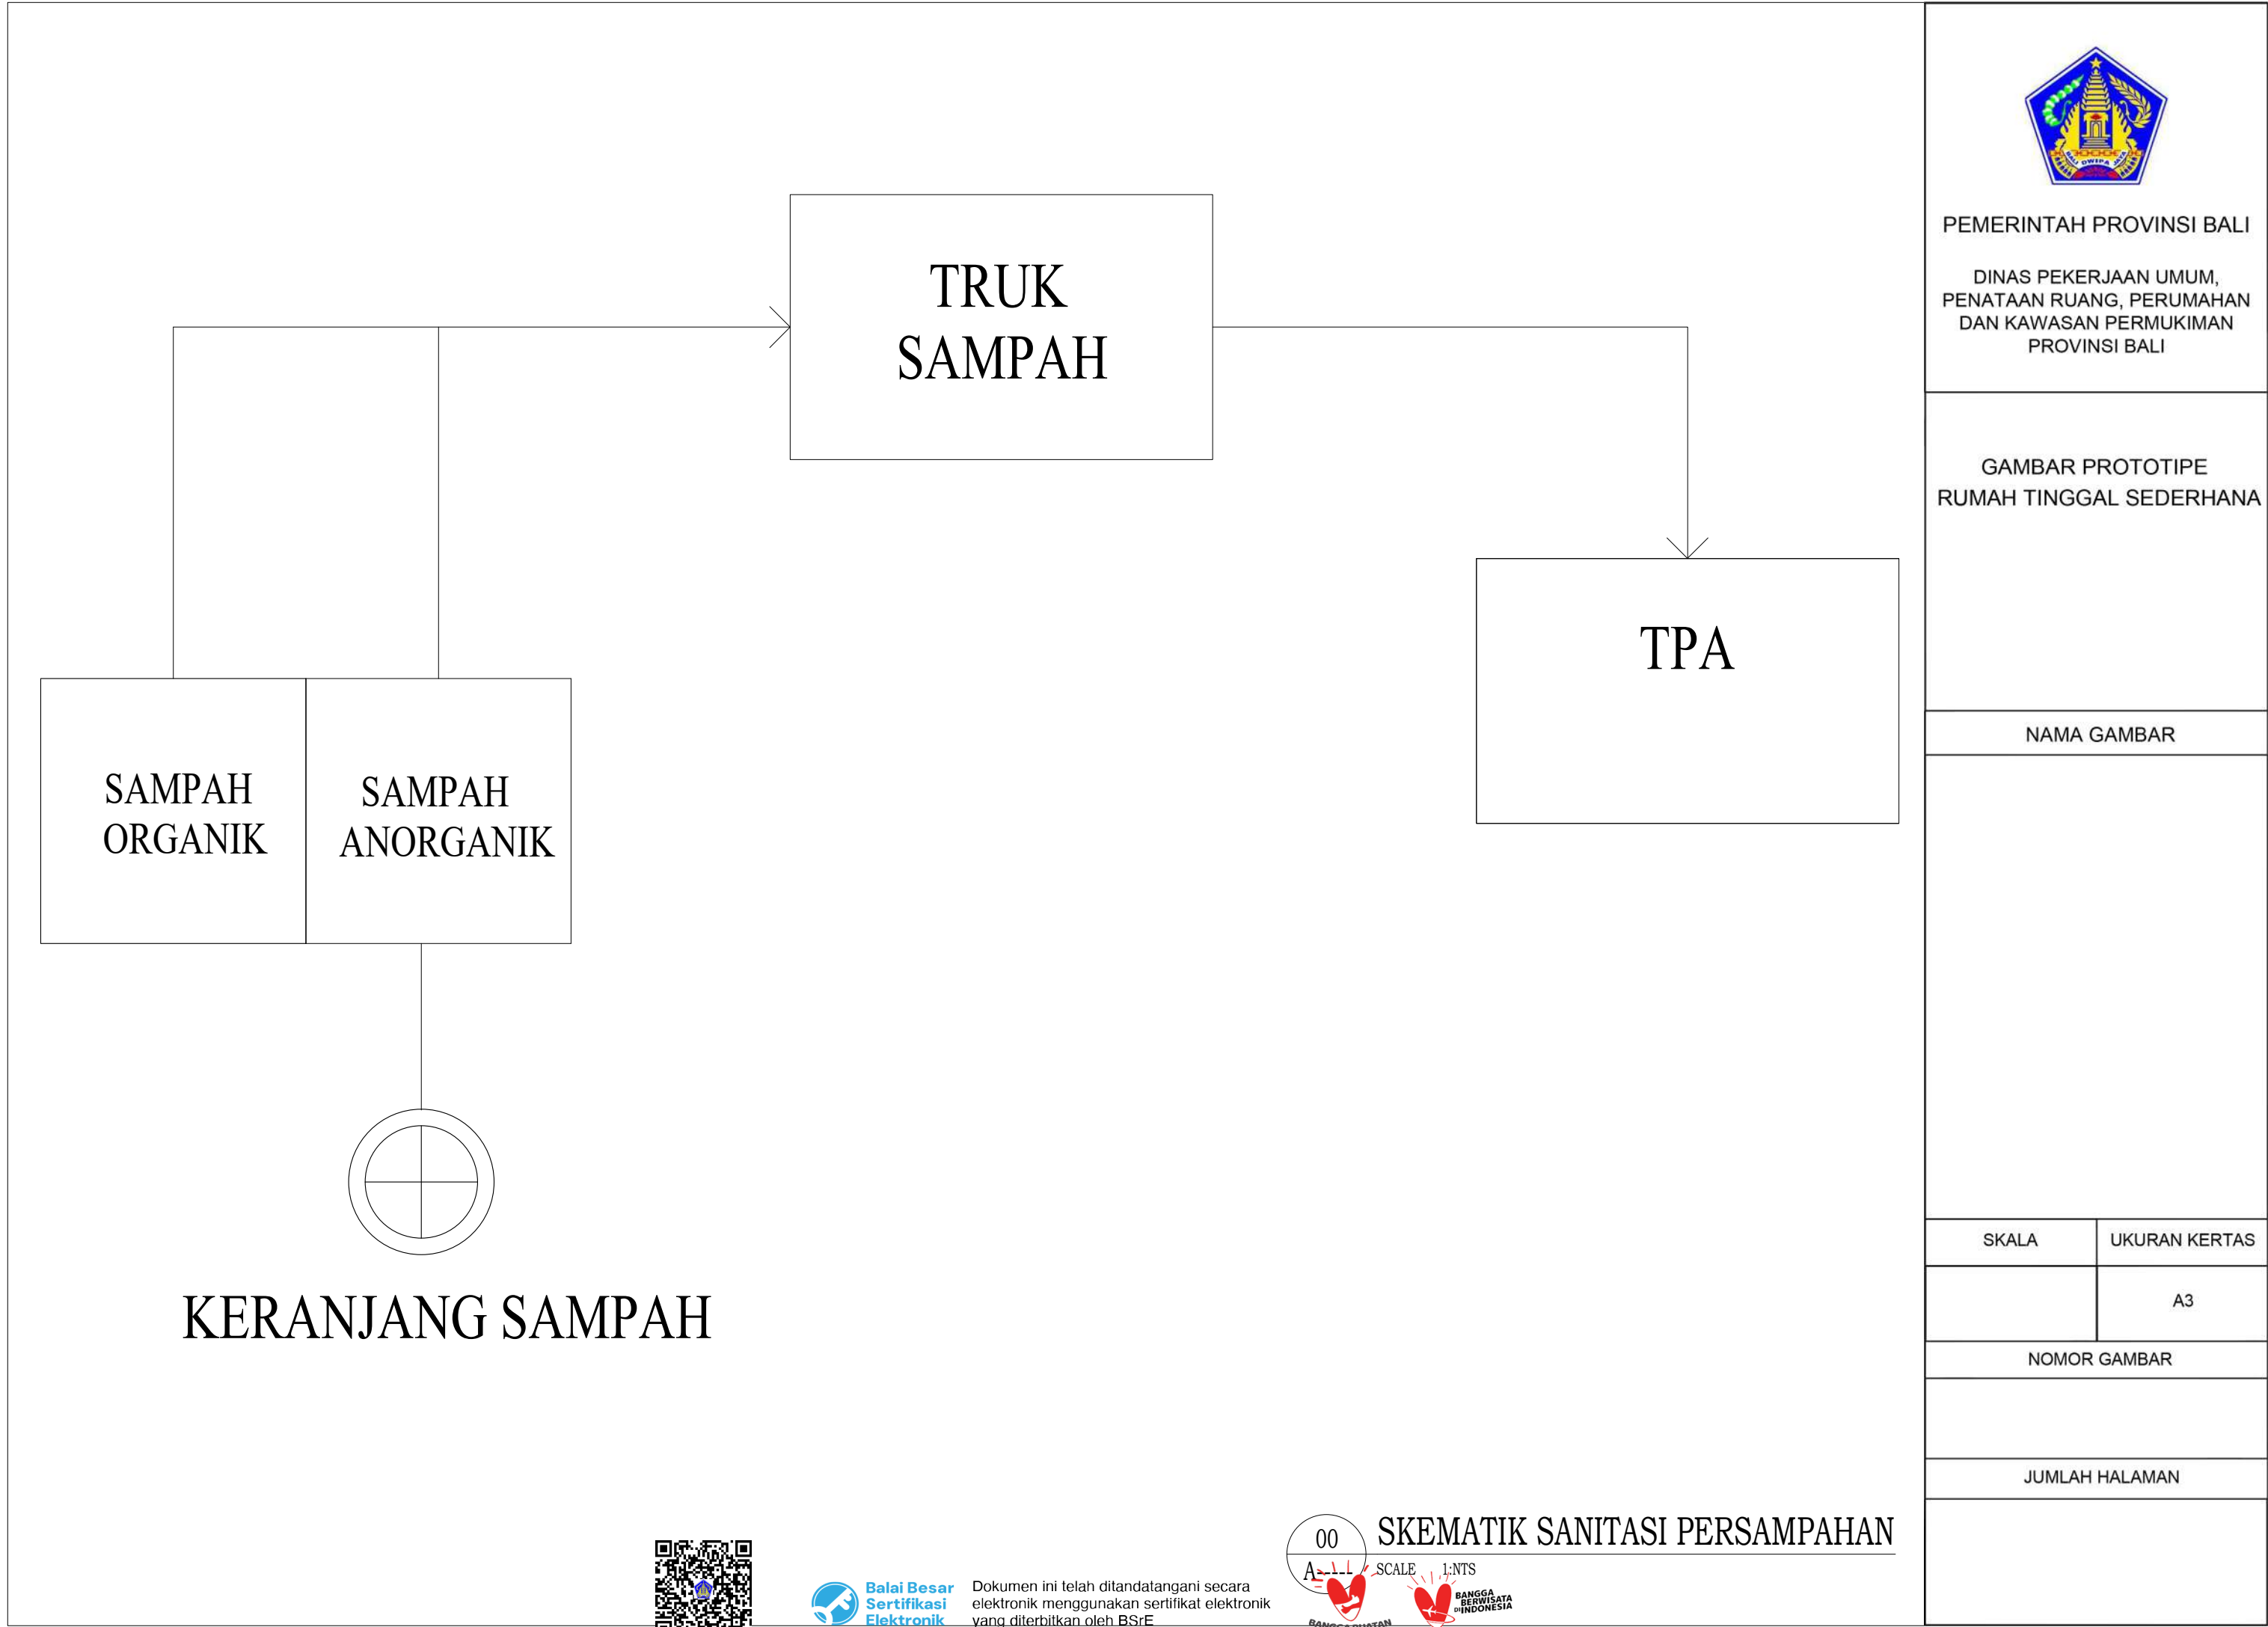



PEMERINTAH PROVINSI BALI

DINAS PEKERJAAN UMUM,  
PENATAAN RUANG, PERUMAHAN  
DAN KAWASAN PERMUKIMAN  
PROVINSI BALI

GAMBAR PROTOTIPE  
RUMAH TINGGAL SEDERHANA

NAMA GAMBAR





SKALA

UKURAN KERTAS

A3

NOMOR GAMBAR

JUMLAH HALAMAN

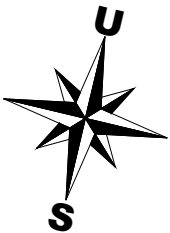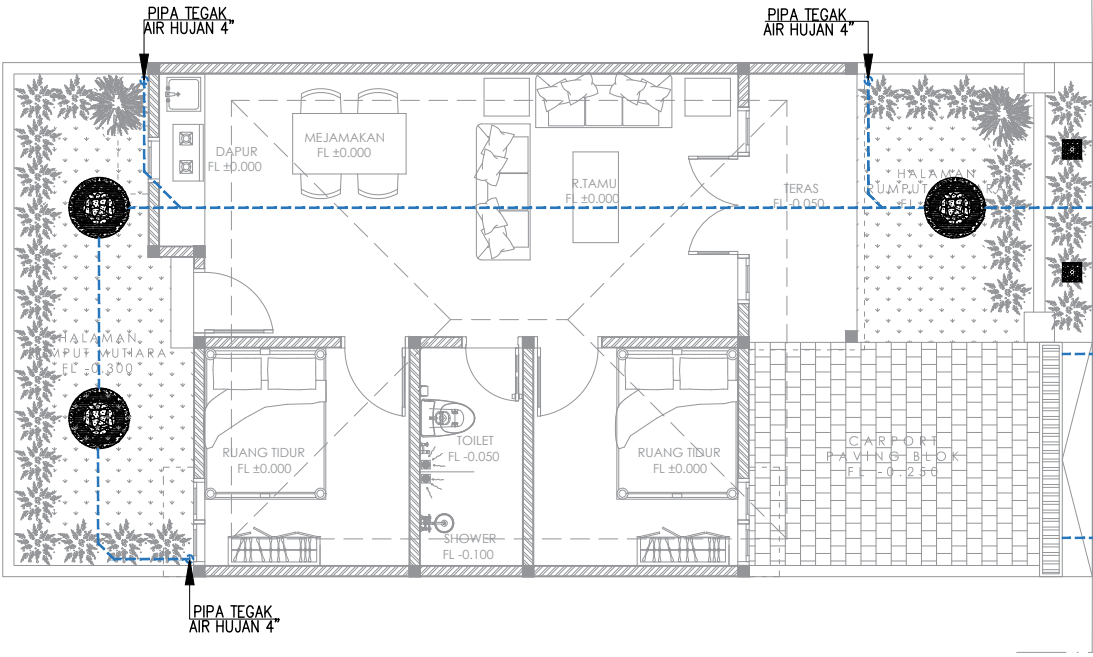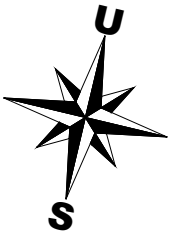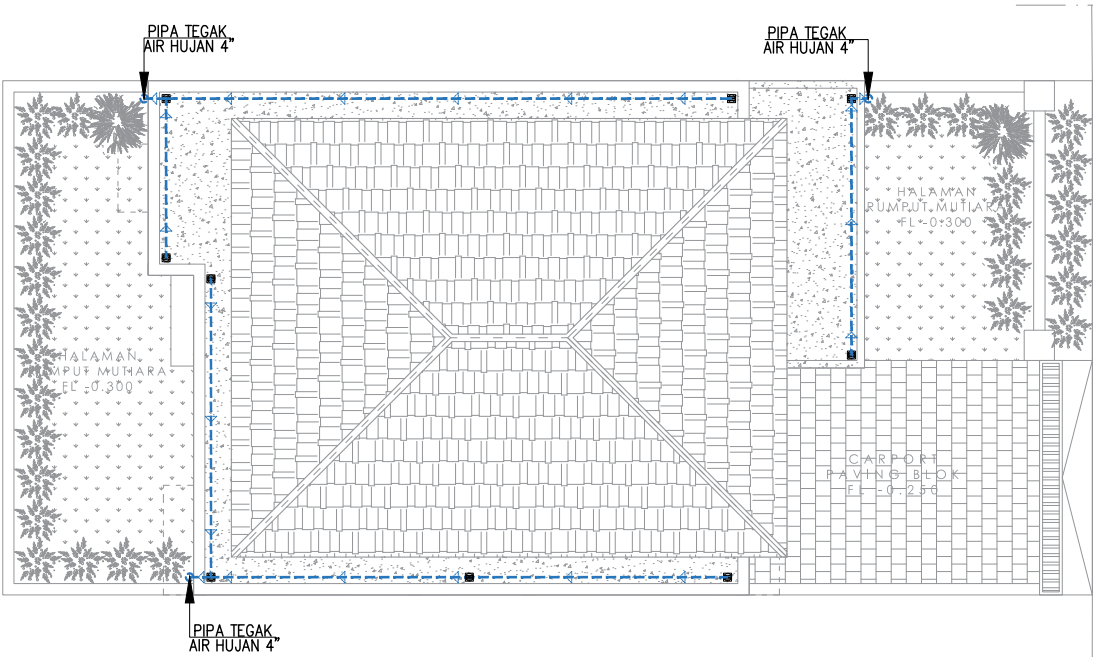

LEGENDA :	
	PIPA INSTALASI AIR HUJAN PVC AW CLASS ex. RUCKA
	SUMUR RESAPAN AIR HUJAN
	BIOPORI PVC Ø4\"/>
	ROOF DRAIN




Dokumen ini telah ditandatangani secara elektronik menggunakan sertifikat elektronik yang diterbitkan oleh BSR




DENAH INSTALASI AIR HUJAN

1:100




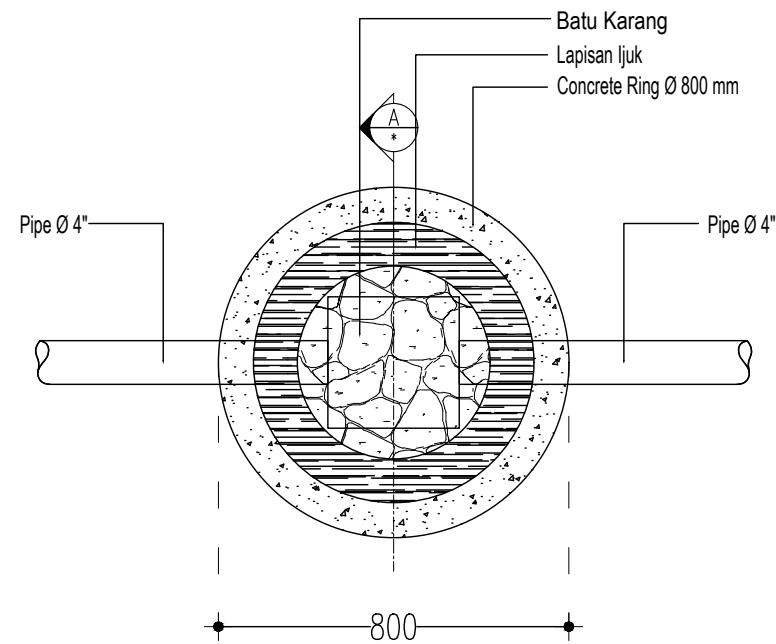


DENAH RESAPAN AIR HUJAN

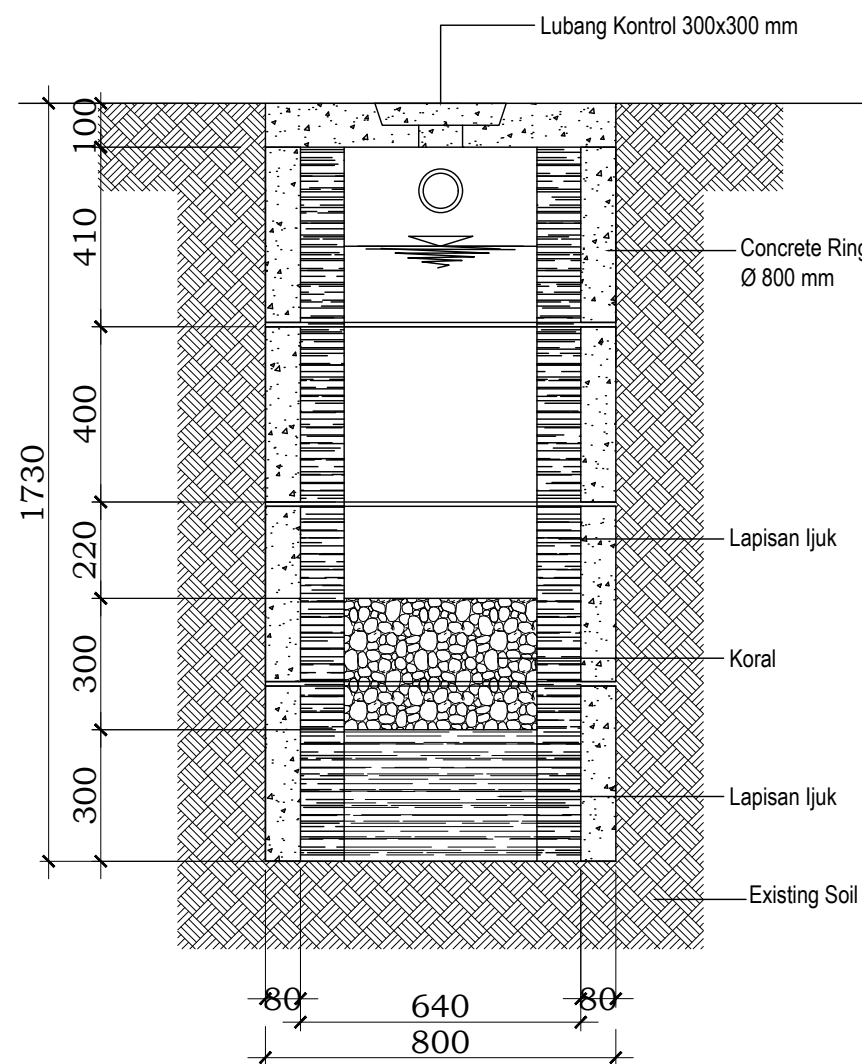



POTONGAN A-A RESAPAN AIR HUJAN

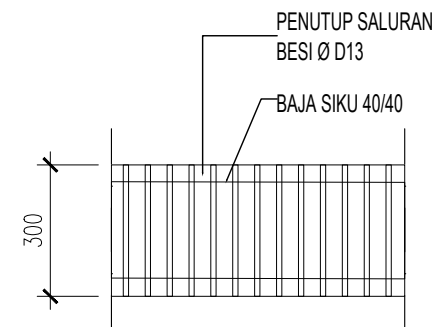

TAMPAK ATAS SALURAN

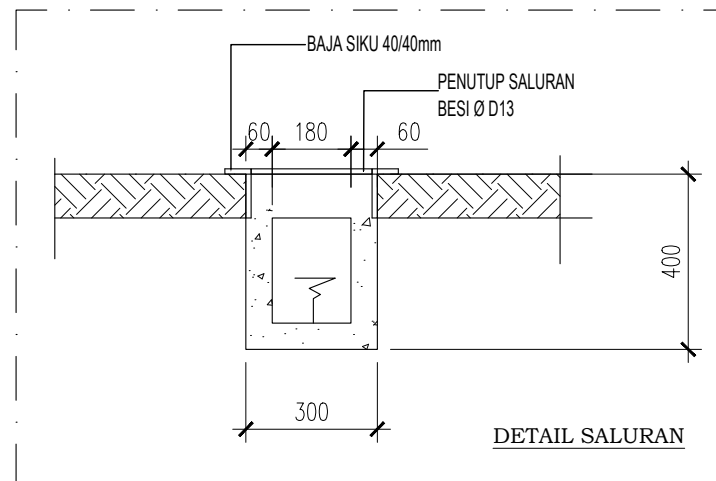

DETAIL SALURAN

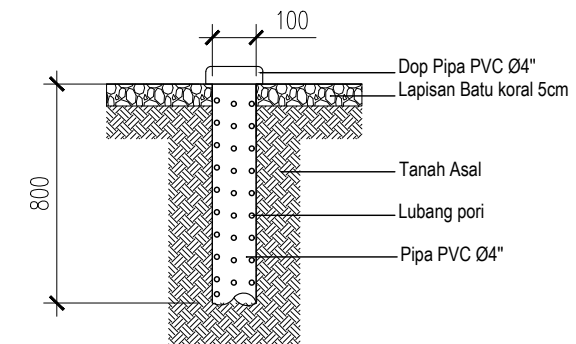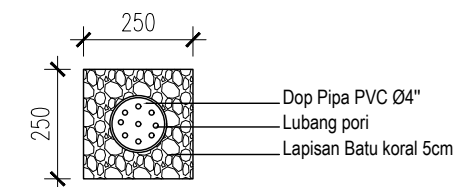

PEMERINTAH PROVINSI BALI

DINAS PEKERJAAN UMUM,  
PENATAAN RUANG, PERUMAHAN  
DAN KAWASAN PERMUKIMAN  
PROVINSI BALI

GAMBAR PROTOTIPE  
RUMAH TINGGAL SEDERHANA

NAMA GAMBAR

SKALA UKURAN KERTAS

A3

NOMOR GAMBAR

JUMLAH HALAMAN

00  
A----- SCALE 1:NTS

DETAIL SUMUR RESAPAN AIR HUJAN



Dokumen ini telah ditandatangani secara elektronik menggunakan sertifikat elektronik yang diterbitkan oleh BSR E







PEMERINTAH PROVINSI BALI

DINAS PEKERJAAN UMUM,  
PENATAAN RUANG, PERUMAHAN  
DAN KAWASAN PERMUKIMAN  
PROVINSI BALI

GAMBAR PROTOTIPE  
RUMAH TINGGAL SEDERHANA

NAMA GAMBAR


SKALA

UKURAN KERTAS

A3

NOMOR GAMBAR

JUMLAH HALAMAN

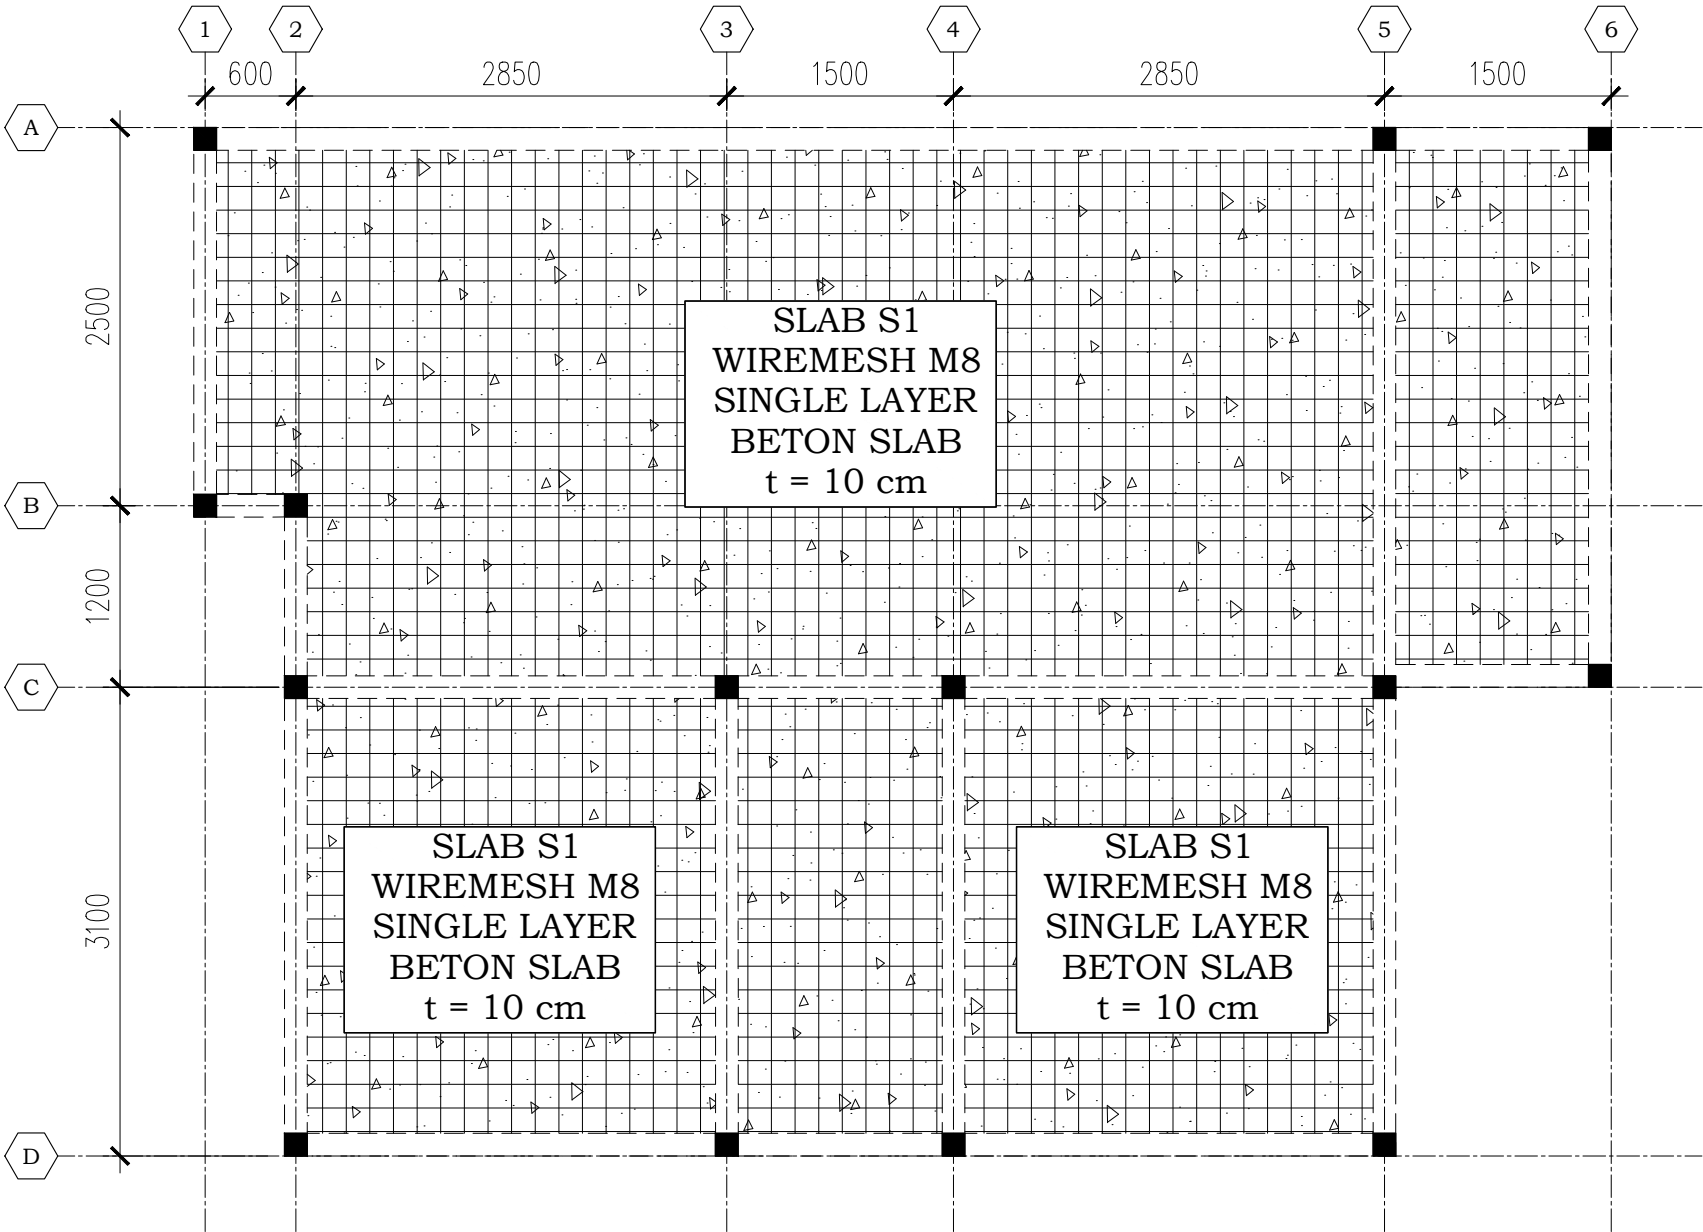

00 DENAH PELAT LANTAI  
A----- SCALE 1:50



Dokumen ini telah ditandatangani secara elektronik menggunakan sertifikat elektronik yang diterbitkan oleh BSR E





PEMERINTAH PROVINSI BALI

DINAS PEKERJAAN UMUM,  
PENATAAN RUANG, PERUMAHAN  
DAN KAWASAN PERMUKIMAN  
PROVINSI BALI

GAMBAR PROTOTIPE  
RUMAH TINGGAL SEDERHANA

NAMA GAMBAR


SKALA

UKURAN KERTAS

A3

NOMOR GAMBAR

JUMLAH HALAMAN

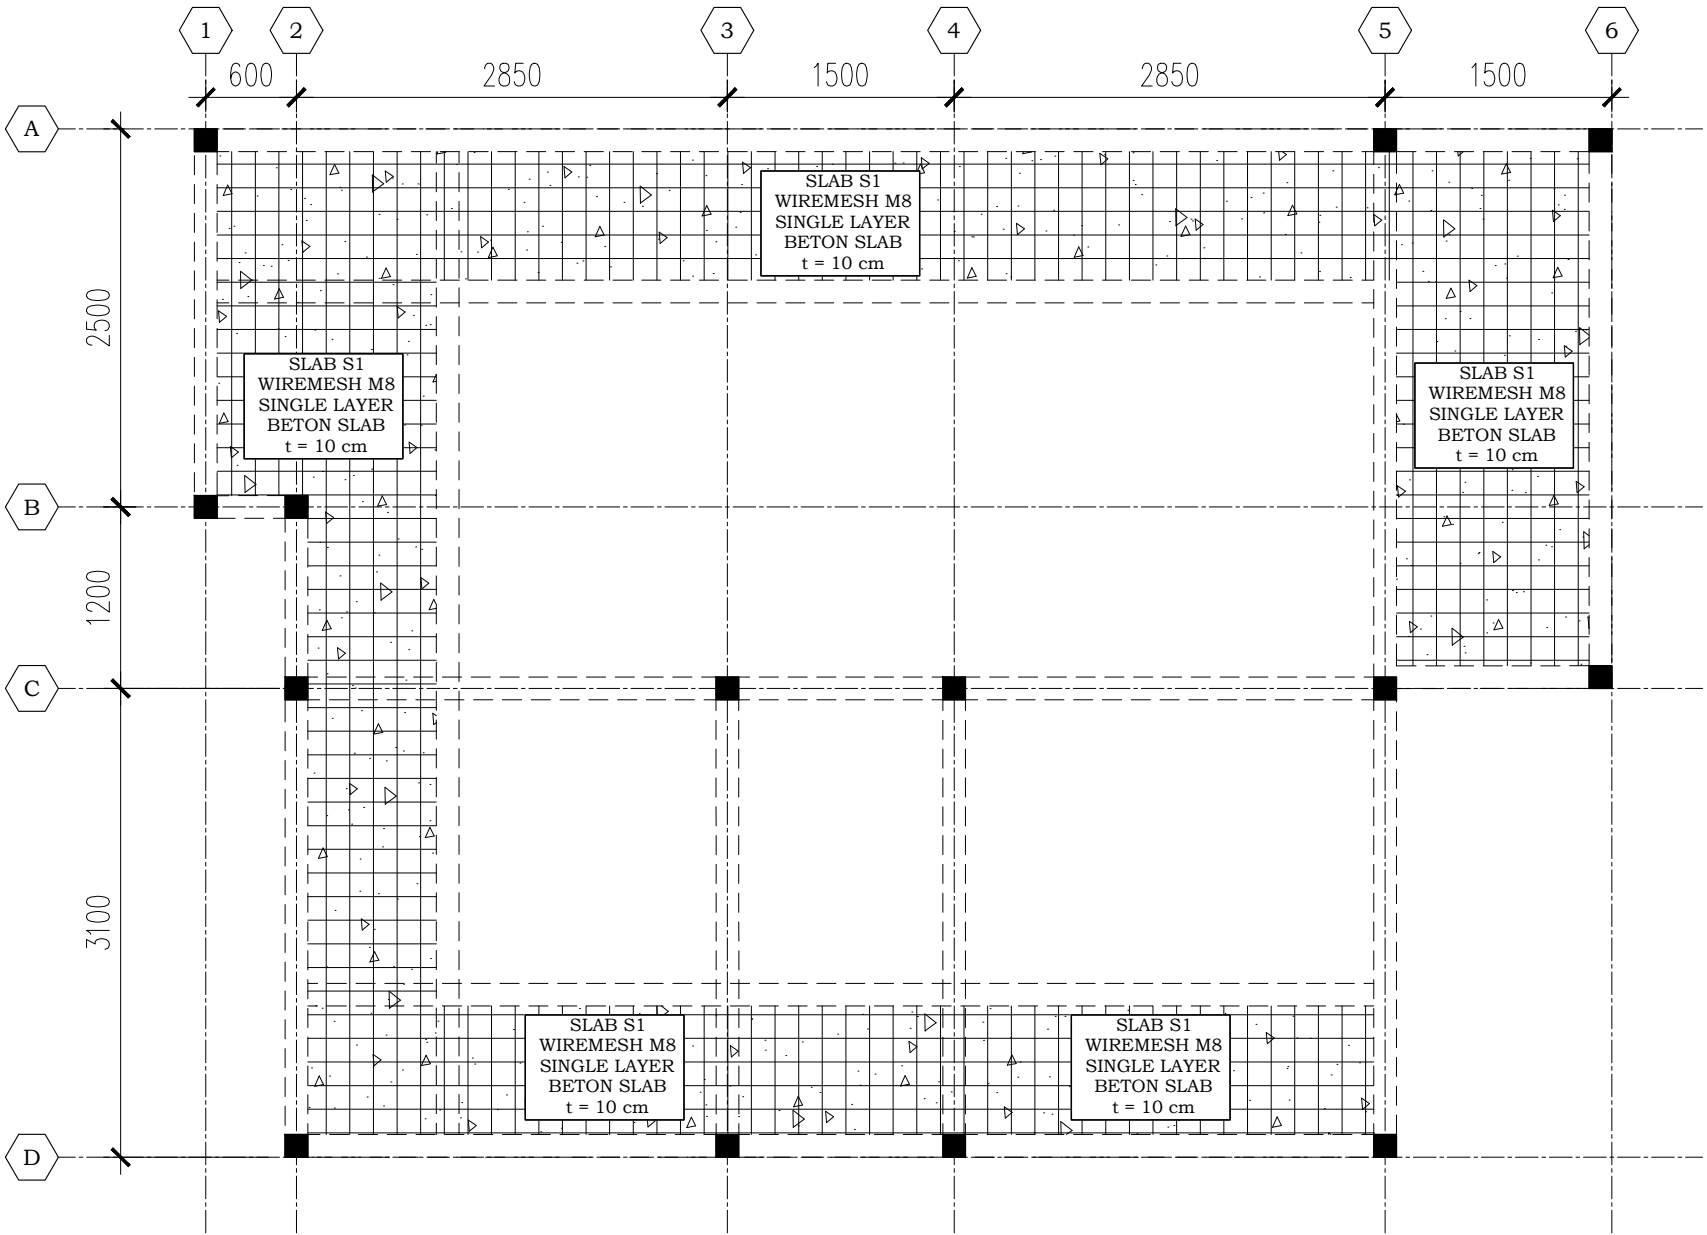

00 DENAH PELAT ATAP  
A----- SCALE 1:50



Dokumen ini telah ditandatangani secara elektronik menggunakan sertifikat elektronik yang diterbitkan oleh BSR





PEMERINTAH PROVINSI BALI

DINAS PEKERJAAN UMUM,  
PENATAAN RUANG, PERUMAHAN  
DAN KAWASAN PERMUKIMAN  
PROVINSI BALI

GAMBAR PROTOTIPE  
RUMAH TINGGAL SEDERHANA

NAMA GAMBAR

SKALA                      UKURAN KERTAS


A3

NOMOR GAMBAR


JUMLAH HALAMAN

DETAIL PONDASI MENERUS

DETAIL - A

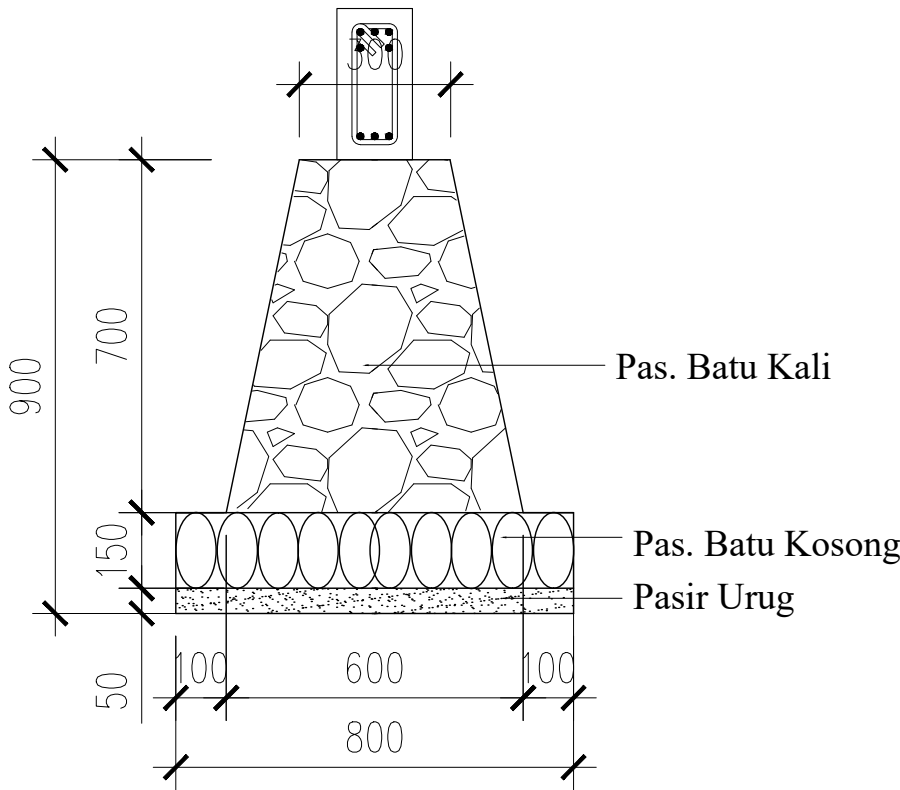

DETAIL - B

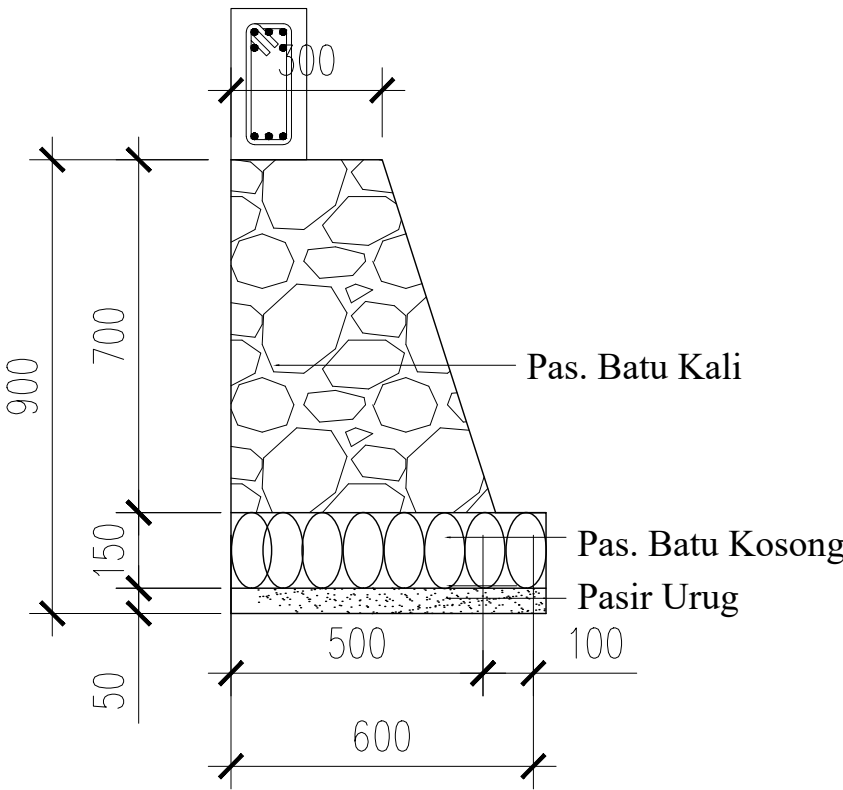

SCHEDULE OF COLUMN



TYPE	DIMENSION	SECTION DETAIL		REMARK	
		End of Column	Middle of Column		
KP	150X150	<div>4D13</div> <div><div>150</div><div></div><div>150</div></div> <div>STR. Ø8-100</div>	<div>4D13</div> <div><div>150</div><div></div><div>150</div></div> <div>STR. Ø8-150</div>	<div></div> <div>STR. Ø8</div>	



PEMERINTAH PROVINSI BALI

DINAS PEKERJAAN UMUM,  
PENATAAN RUANG, PERUMAHAN  
DAN KAWASAN PERMUKIMAN  
PROVINSI BALI

GAMBAR PROTOTIPE  
RUMAH TINGGAL SEDERHANA

NAMA GAMBAR

SKALA

UKURAN KERTAS

A3

NOMOR GAMBAR

JUMLAH HALAMAN



Dokumen ini telah ditandatangani secara elektronik menggunakan sertifikat elektronik yang diterbitkan oleh BSR E




00  
A-----

DETAIL KOLOM

SCALE 1:20

# SCHEDULE OF BEAM

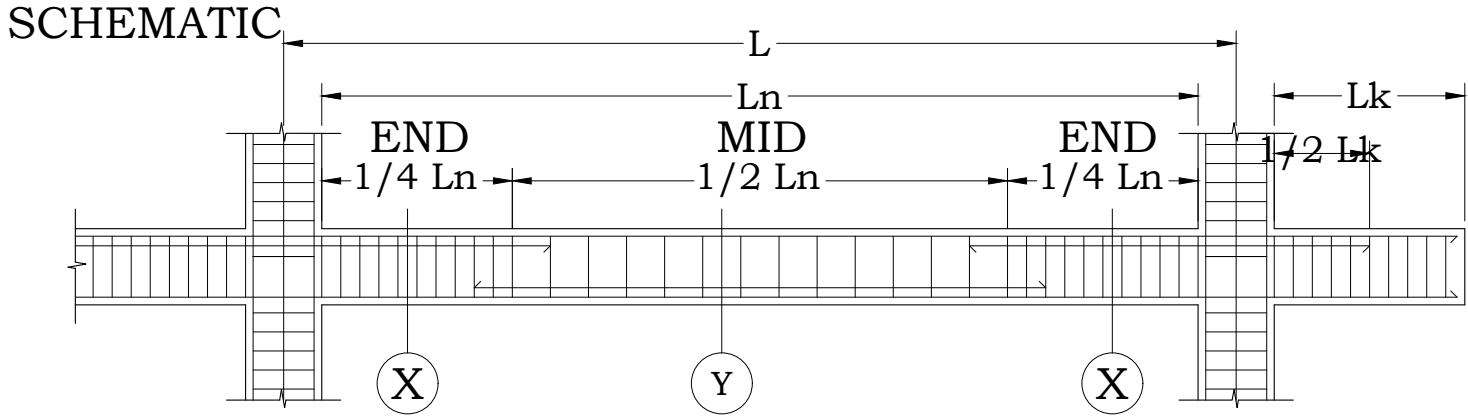

TYPE	DIMENSION	SECTION	
		SECTON. X	SECTION. Y
S1	150X300		
RB	150x300		



PEMERINTAH PROVINSI BALI

DINAS PEKERJAAN UMUM,  
PENATAAN RUANG, PERUMAHAN  
DAN KAWASAN PERMUKIMAN  
PROVINSI BALI

GAMBAR PROTOTIPE  
RUMAH TINGGAL SEDERHANA

NAMA GAMBAR

SKALA

UKURAN KERTAS

A3

NOMOR GAMBAR

JUMLAH HALAMAN



Dokumen ini telah ditandatangani secara elektronik menggunakan sertifikat elektronik yang diterbitkan oleh BSR E




00  
A-----

**DETAIL BALOK**

SCALE 1:15



TYPE of SLAB: <u>S1</u>	THK : 100 mm / K 250
	$L_y < L_x$

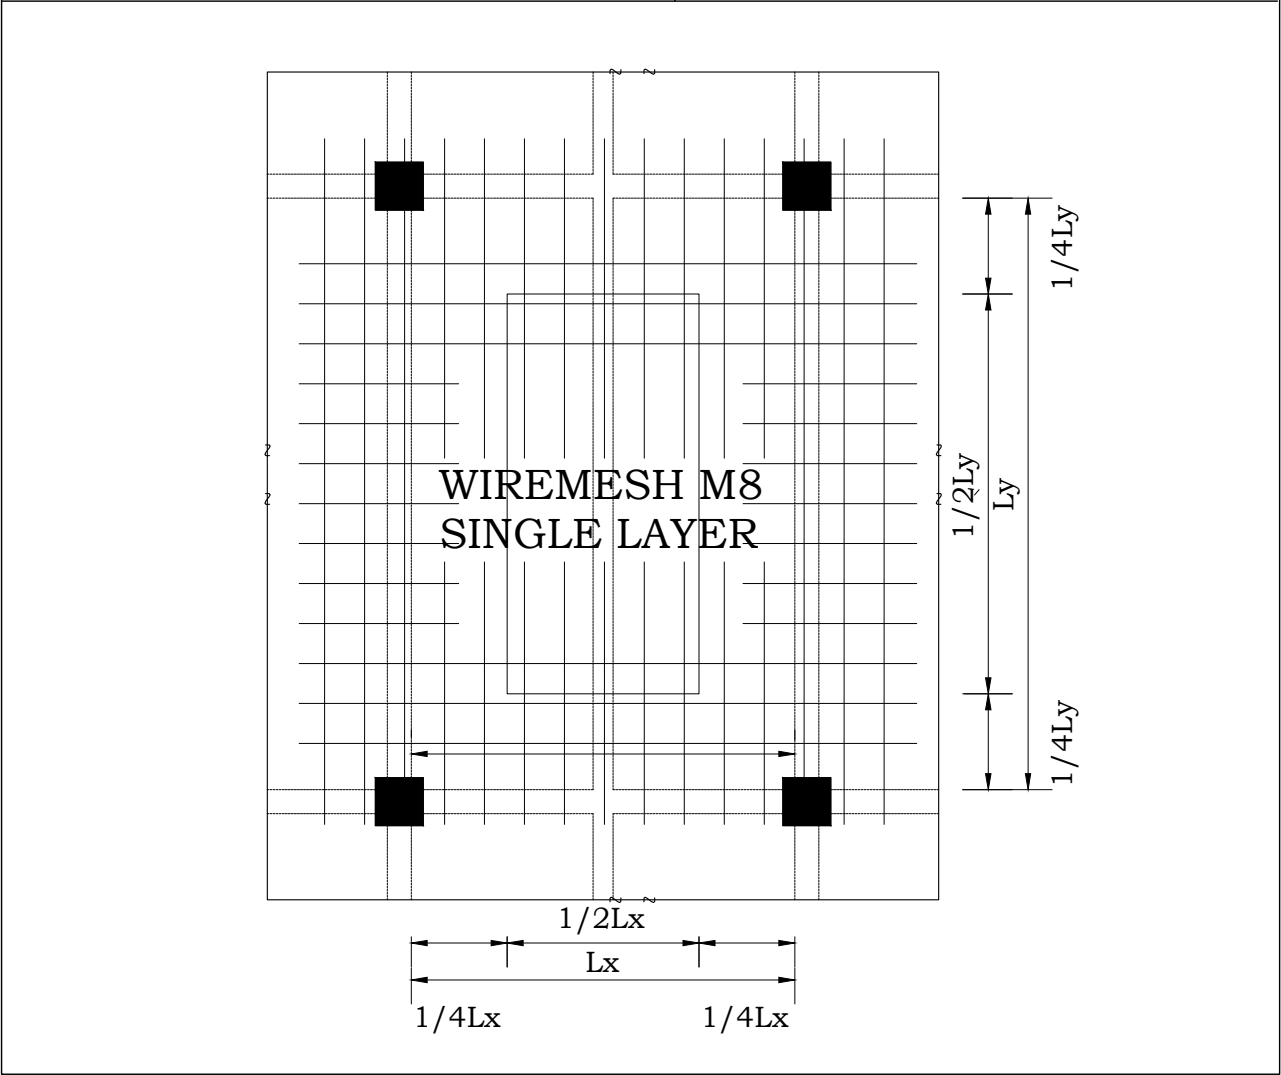

DETAIL PENULANGAN PELAT LANTAI	
Pelat Lantai dan Pelat Atap	<div>Wiremesh M8</div>



PEMERINTAH PROVINSI BALI

DINAS PEKERJAAN UMUM,  
PENATAAN RUANG, PERUMAHAN  
DAN KAWASAN PERMUKIMAN  
PROVINSI BALI

GAMBAR PROTOTIPE  
RUMAH TINGGAL SEDERHANA

NAMA GAMBAR

SKALA	UKURAN KERTAS
	A3

NOMOR GAMBAR

JUMLAH HALAMAN





PEMERINTAH PROVINSI BALI

DINAS PEKERJAAN UMUM,  
PENATAAN RUANG, PERUMAHAN  
DAN KAWASAN PERMUKIMAN  
PROVINSI BALI

GAMBAR PROTOTIPE  
RUMAH TINGGAL SEDERHANA

NAMA GAMBAR


SKALA

UKURAN KERTAS

A3

NOMOR GAMBAR

JUMLAH HALAMAN

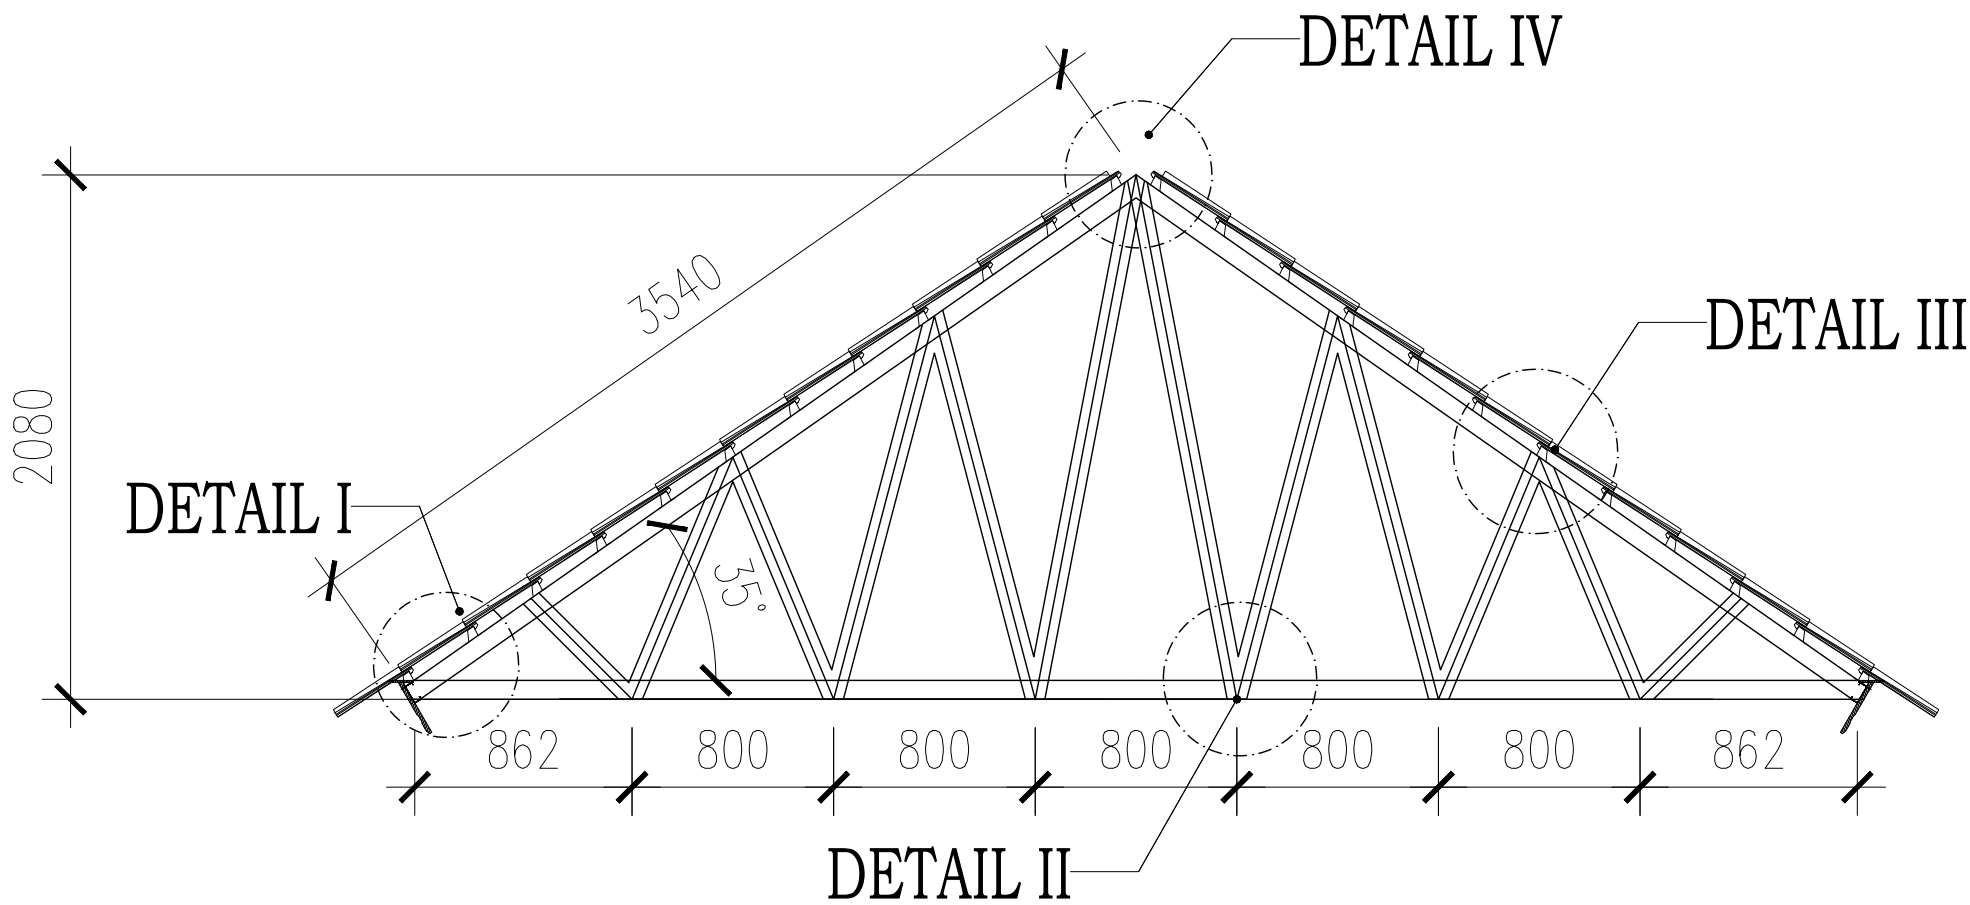

00  
A-----  
DETAIL ATAP  
SCALE 1:30



Dokumen ini telah ditandatangani secara elektronik menggunakan sertifikat elektronik yang diterbitkan oleh BSR E





PEMERINTAH PROVINSI BALI

DINAS PEKERJAAN UMUM,  
PENATAAN RUANG, PERUMAHAN  
DAN KAWASAN PERMUKIMAN  
PROVINSI BALI

GAMBAR PROTOTIPE  
RUMAH TINGGAL SEDERHANA

NAMA GAMBAR





SKALA

UKURAN KERTAS

A3

NOMOR GAMBAR

JUMLAH HALAMAN

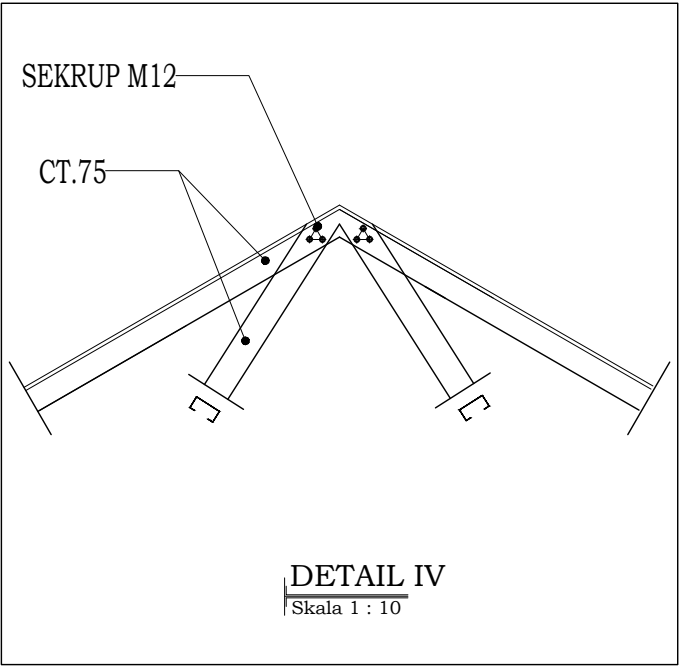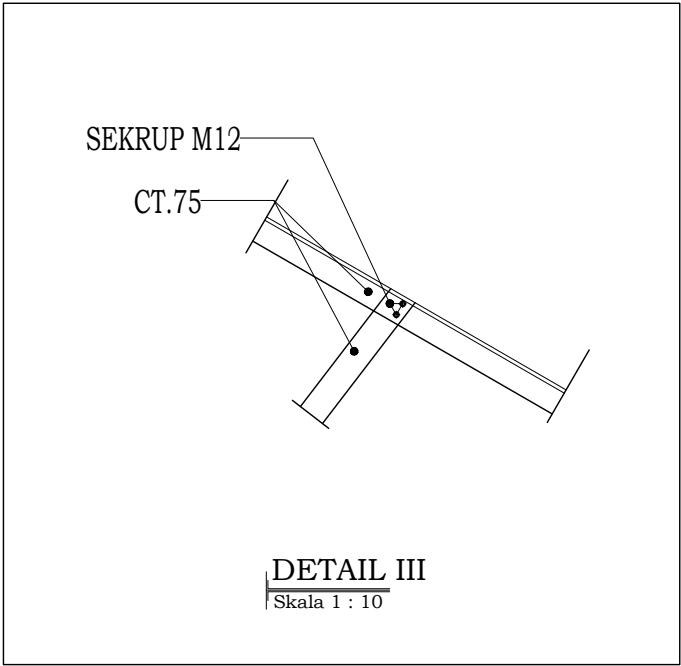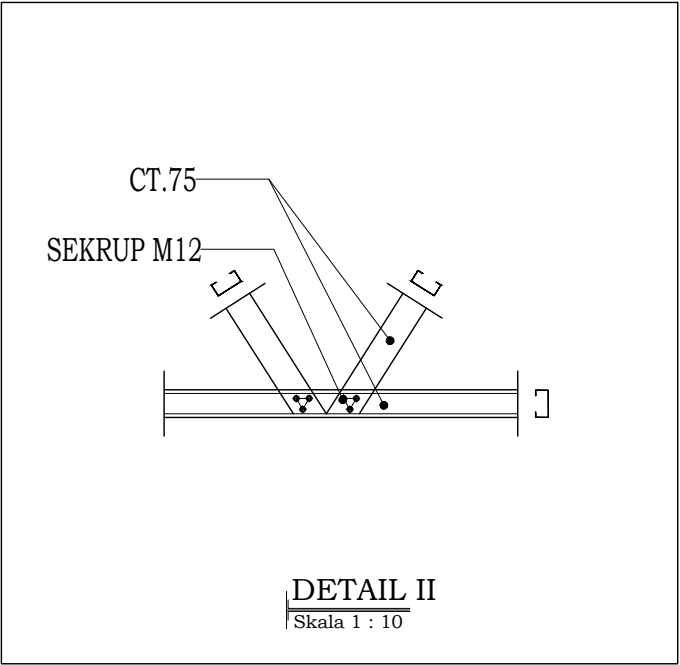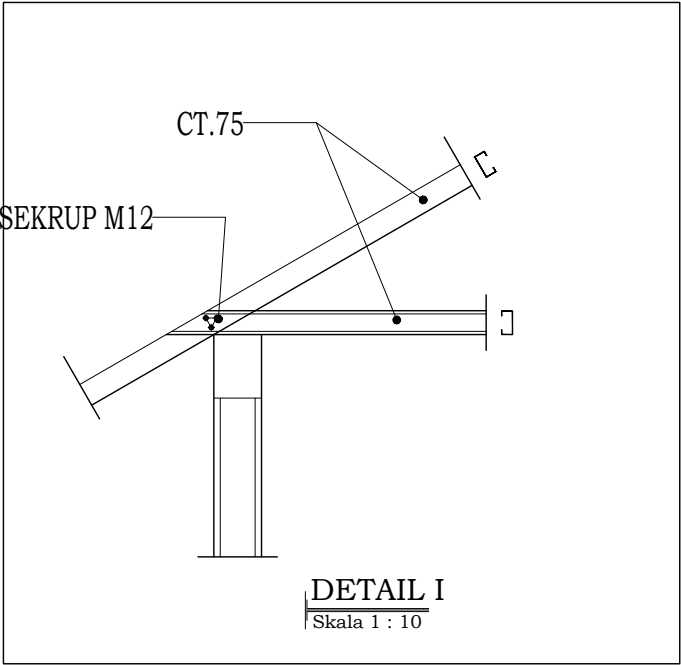

BENTUK PROFIL	KODE	KETERANGAN
	CT.75	C TRUSS 75mm tebal 0,75 mm



Dokumen ini telah ditandatangani secara elektronik menggunakan sertifikat elektronik yang diterbitkan oleh BSrE



00 DETAIL SAMBUNGAN BAJA RINGAN

SCALE 1:20



PEMERINTAH PROVINSI BALI

DINAS PEKERJAAN UMUM,  
PENATAAN RUANG, PERUMAHAN  
DAN KAWASAN PERMUKIMAN  
PROVINSI BALI

GAMBAR PROTOTIPE  
RUMAH TINGGAL SEDERHANA

NAMA GAMBAR


SKALA

UKURAN KERTAS

A3

NOMOR GAMBAR

JUMLAH HALAMAN

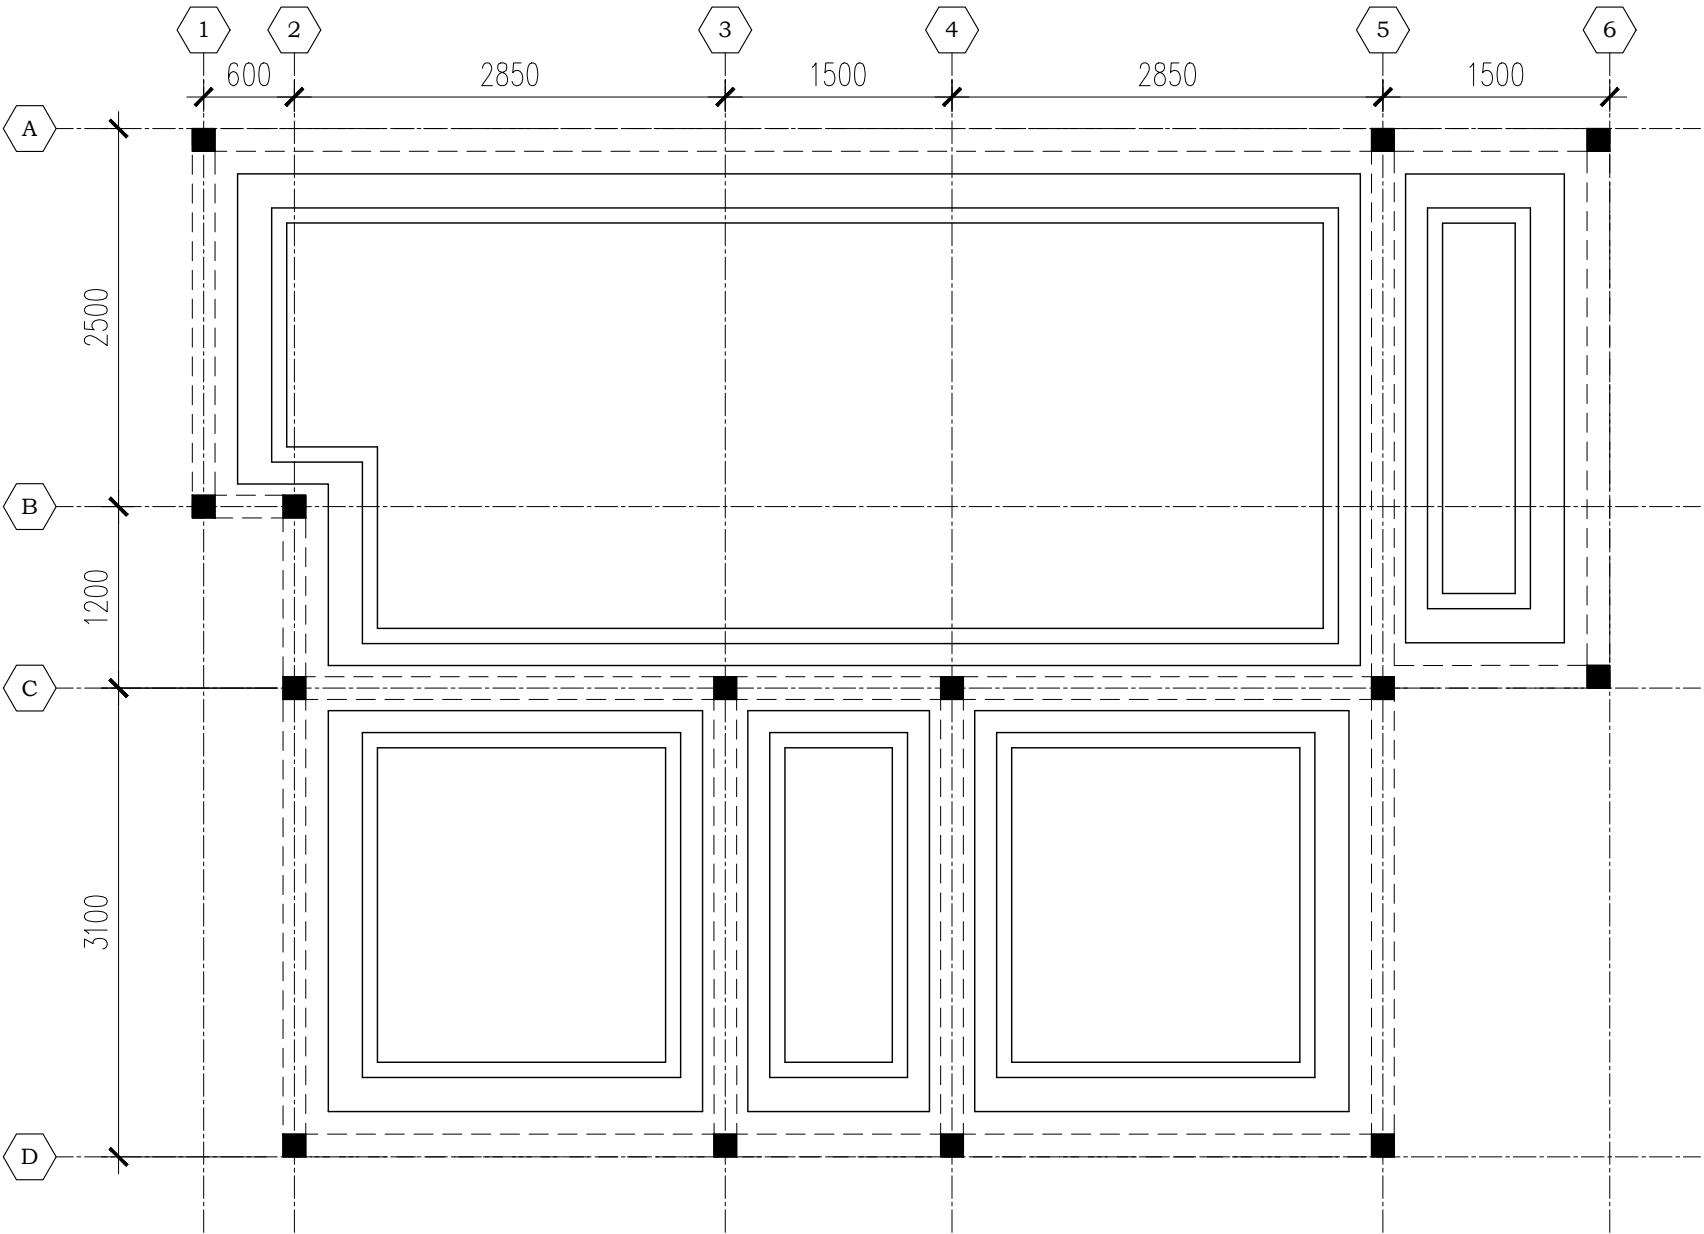

00  
A----- SCALE 1:50

DENAH PONDASI MENERUS



Dokumen ini telah ditandatangani secara elektronik menggunakan sertifikat elektronik yang diterbitkan oleh BSR E





PEMERINTAH PROVINSI BALI

DINAS PEKERJAAN UMUM,  
PENATAAN RUANG, PERUMAHAN  
DAN KAWASAN PERMUKIMAN  
PROVINSI BALI

GAMBAR PROTOTIPE  
RUMAH TINGGAL SEDERHANA

NAMA GAMBAR


SKALA

UKURAN KERTAS

A3

NOMOR GAMBAR

JUMLAH HALAMAN

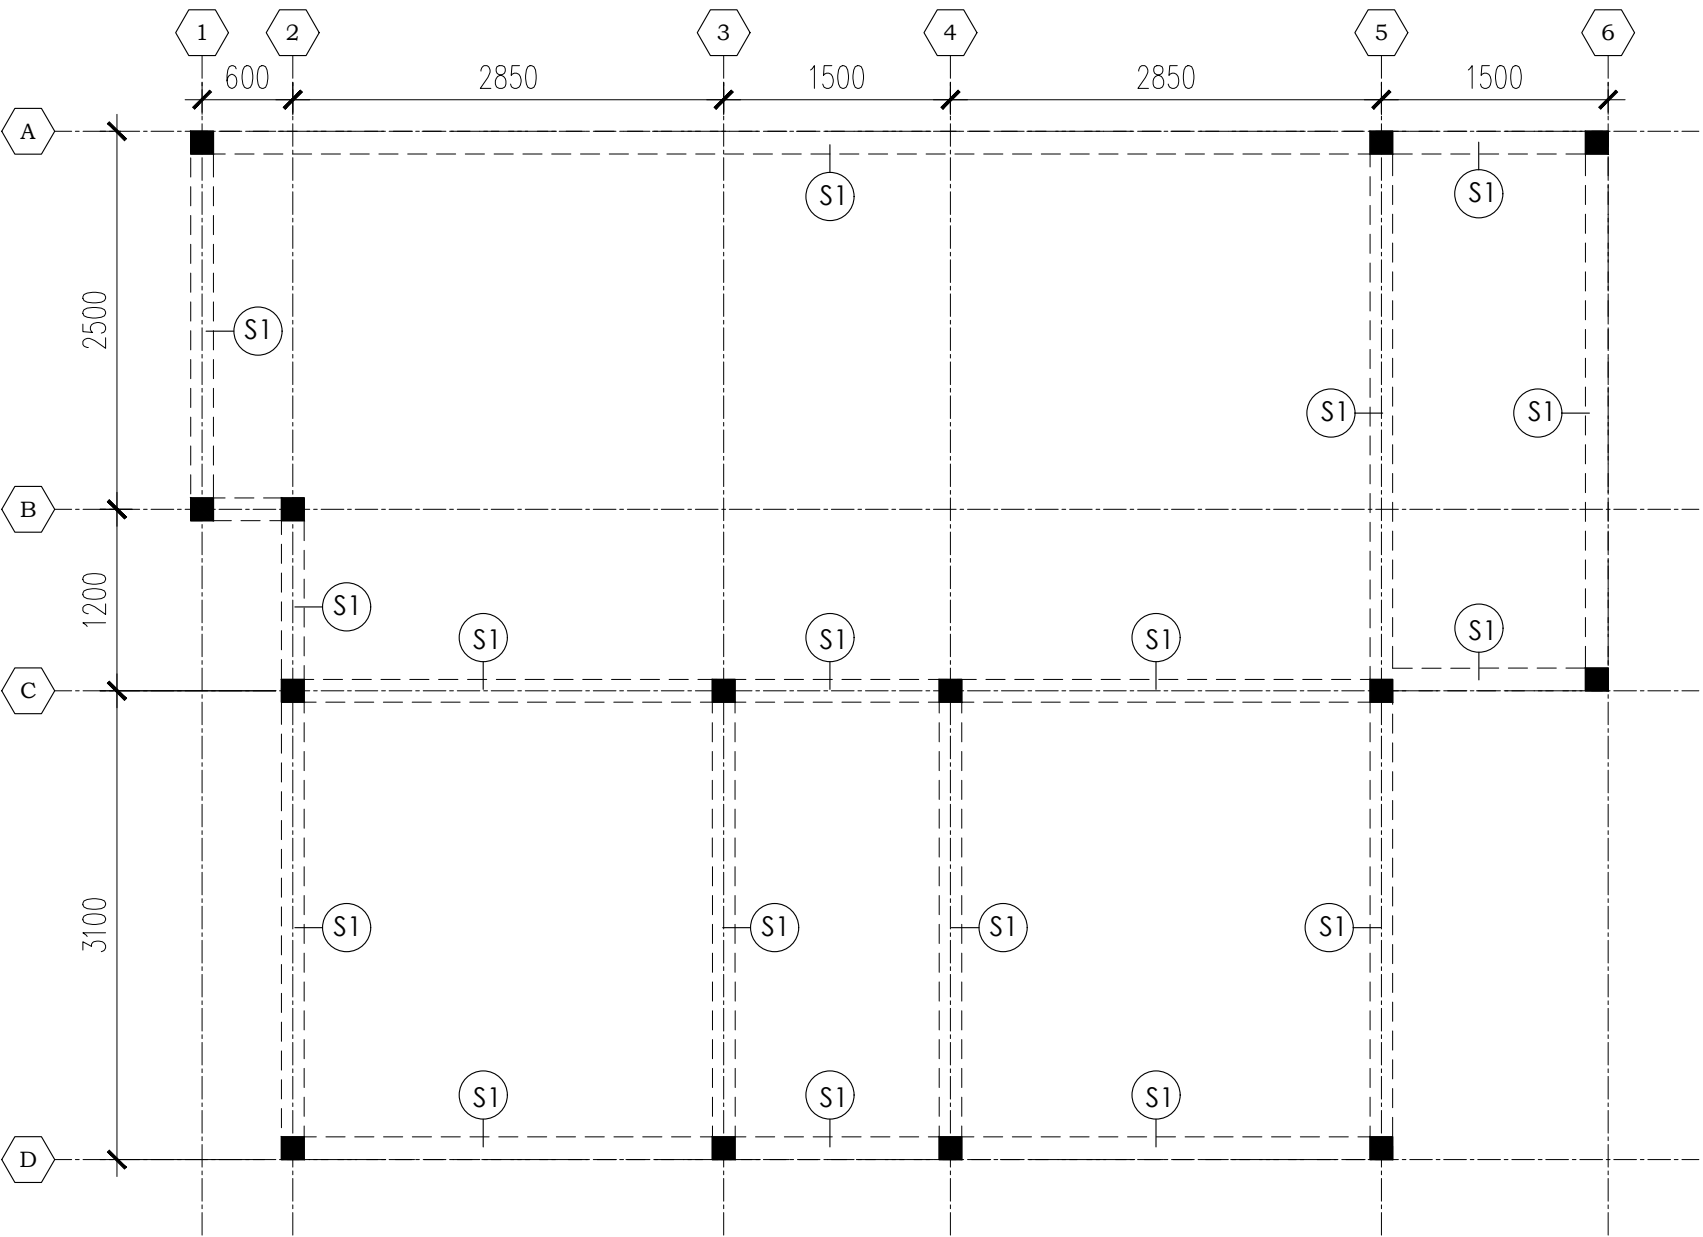

00 DENAH SLOOF  
A----- SCALE 1:50



Dokumen ini telah ditandatangani secara elektronik menggunakan sertifikat elektronik yang diterbitkan oleh BSR E







PEMERINTAH PROVINSI BALI

DINAS PEKERJAAN UMUM,  
PENATAAN RUANG, PERUMAHAN  
DAN KAWASAN PERMUKIMAN  
PROVINSI BALI

GAMBAR PROTOTIPE  
RUMAH TINGGAL SEDERHANA

NAMA GAMBAR


SKALA

UKURAN KERTAS

A3

NOMOR GAMBAR

JUMLAH HALAMAN

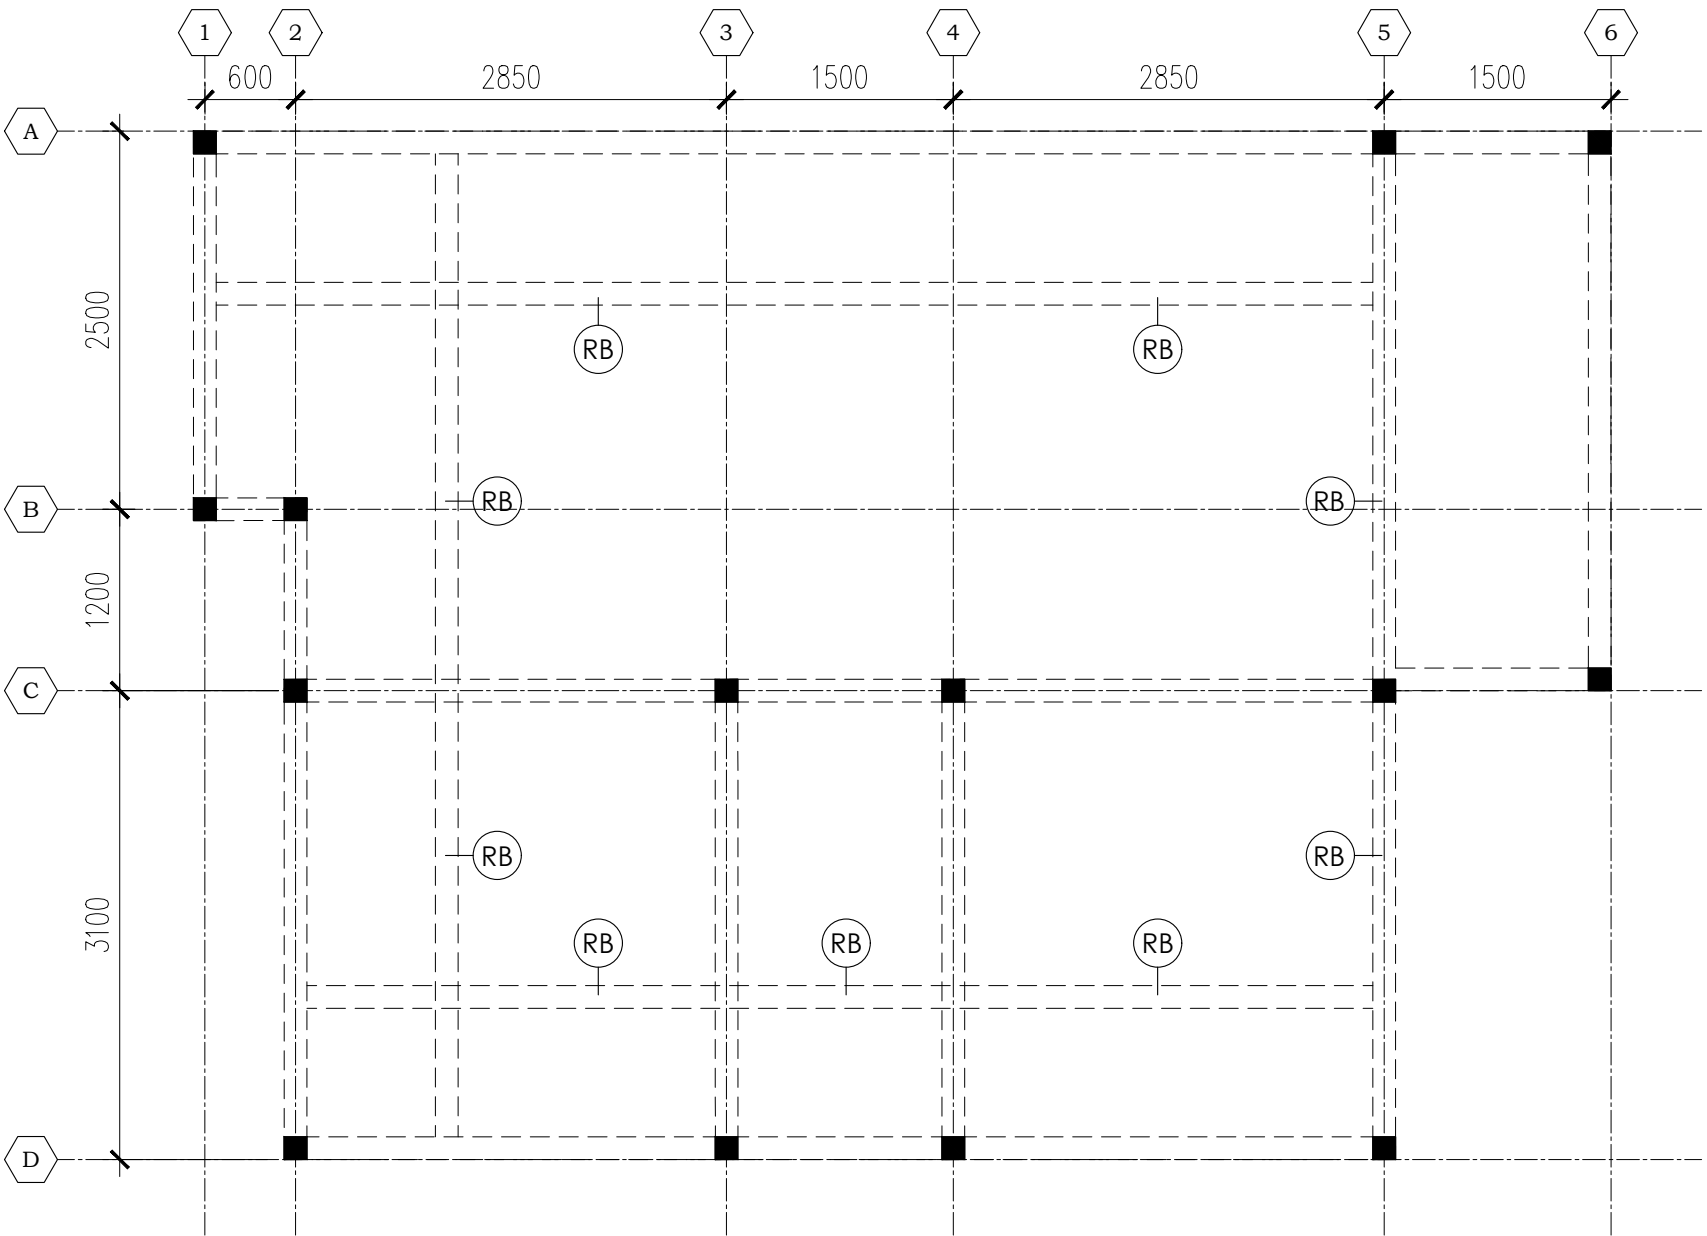


00 DENAH RING BALOK  
A----- SCALE 1:50



Dokumen ini telah ditandatangani secara elektronik menggunakan sertifikat elektronik yang diterbitkan oleh BSrE



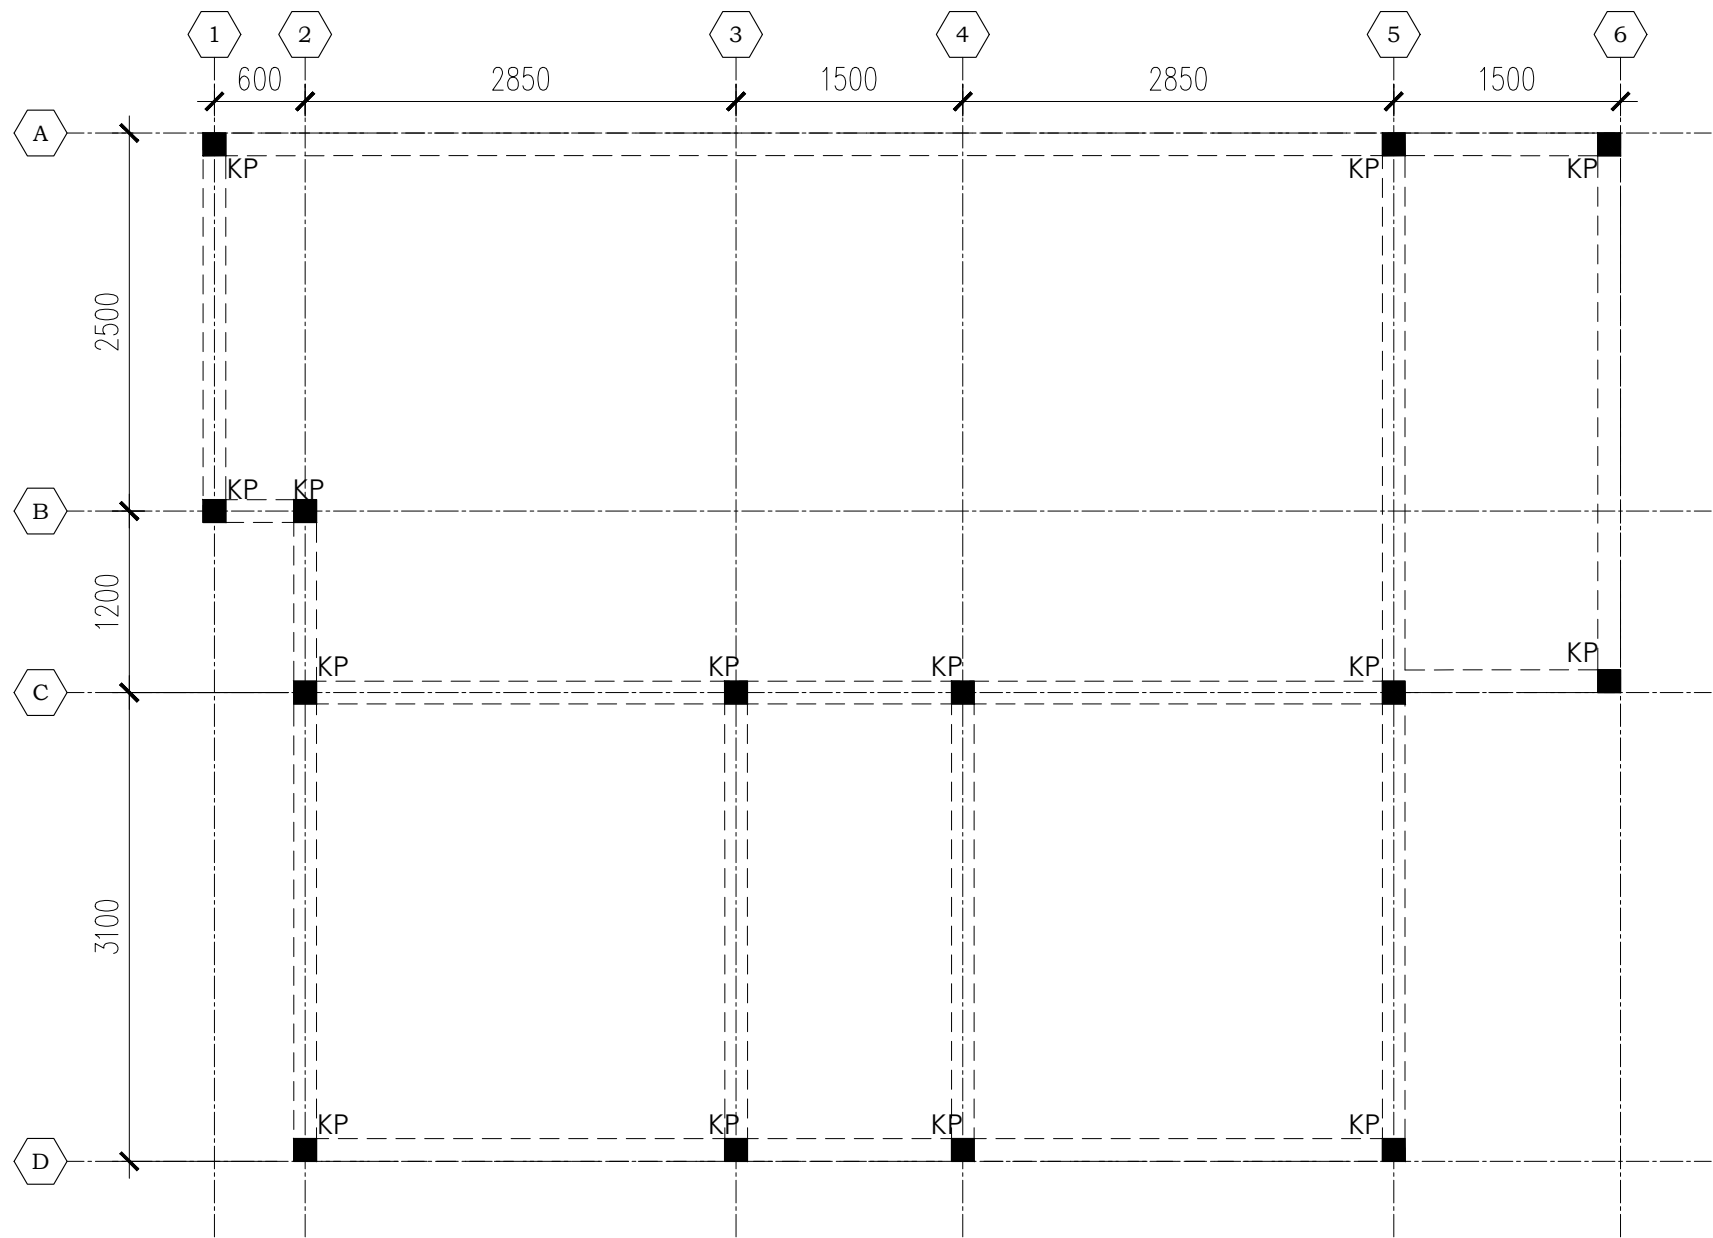

PEMERINTAH PROVINSI BALI

DINAS PEKERJAAN UMUM,  
PENATAAN RUANG, PERUMAHAN  
DAN KAWASAN PERMUKIMAN  
PROVINSI BALI

GAMBAR PROTOTIPE  
RUMAH TINGGAL SEDERHANA

NAMA GAMBAR

SKALA	UKURAN KERTAS
	A3
NOMOR GAMBAR	
JUMLAH HALAMAN	

00  
A----- DENAH KOLOM LANTAI  
SCALE 1:50



Dokumen ini telah ditandatangani secara elektronik menggunakan sertifikat elektronik yang diterbitkan oleh BSR E






PEMERINTAH PROVINSI BALI

DINAS PEKERJAAN UMUM,  
PENATAAN RUANG, PERUMAHAN  
DAN KAWASAN PERMUKIMAN  
PROVINSI BALI

GAMBAR PROTOTIPE  
RUMAH TINGGAL SEDERHANA

NAMA GAMBAR

SKALA	UKURAN KERTAS
	A3
NOMOR GAMBAR	
JUMLAH HALAMAN	

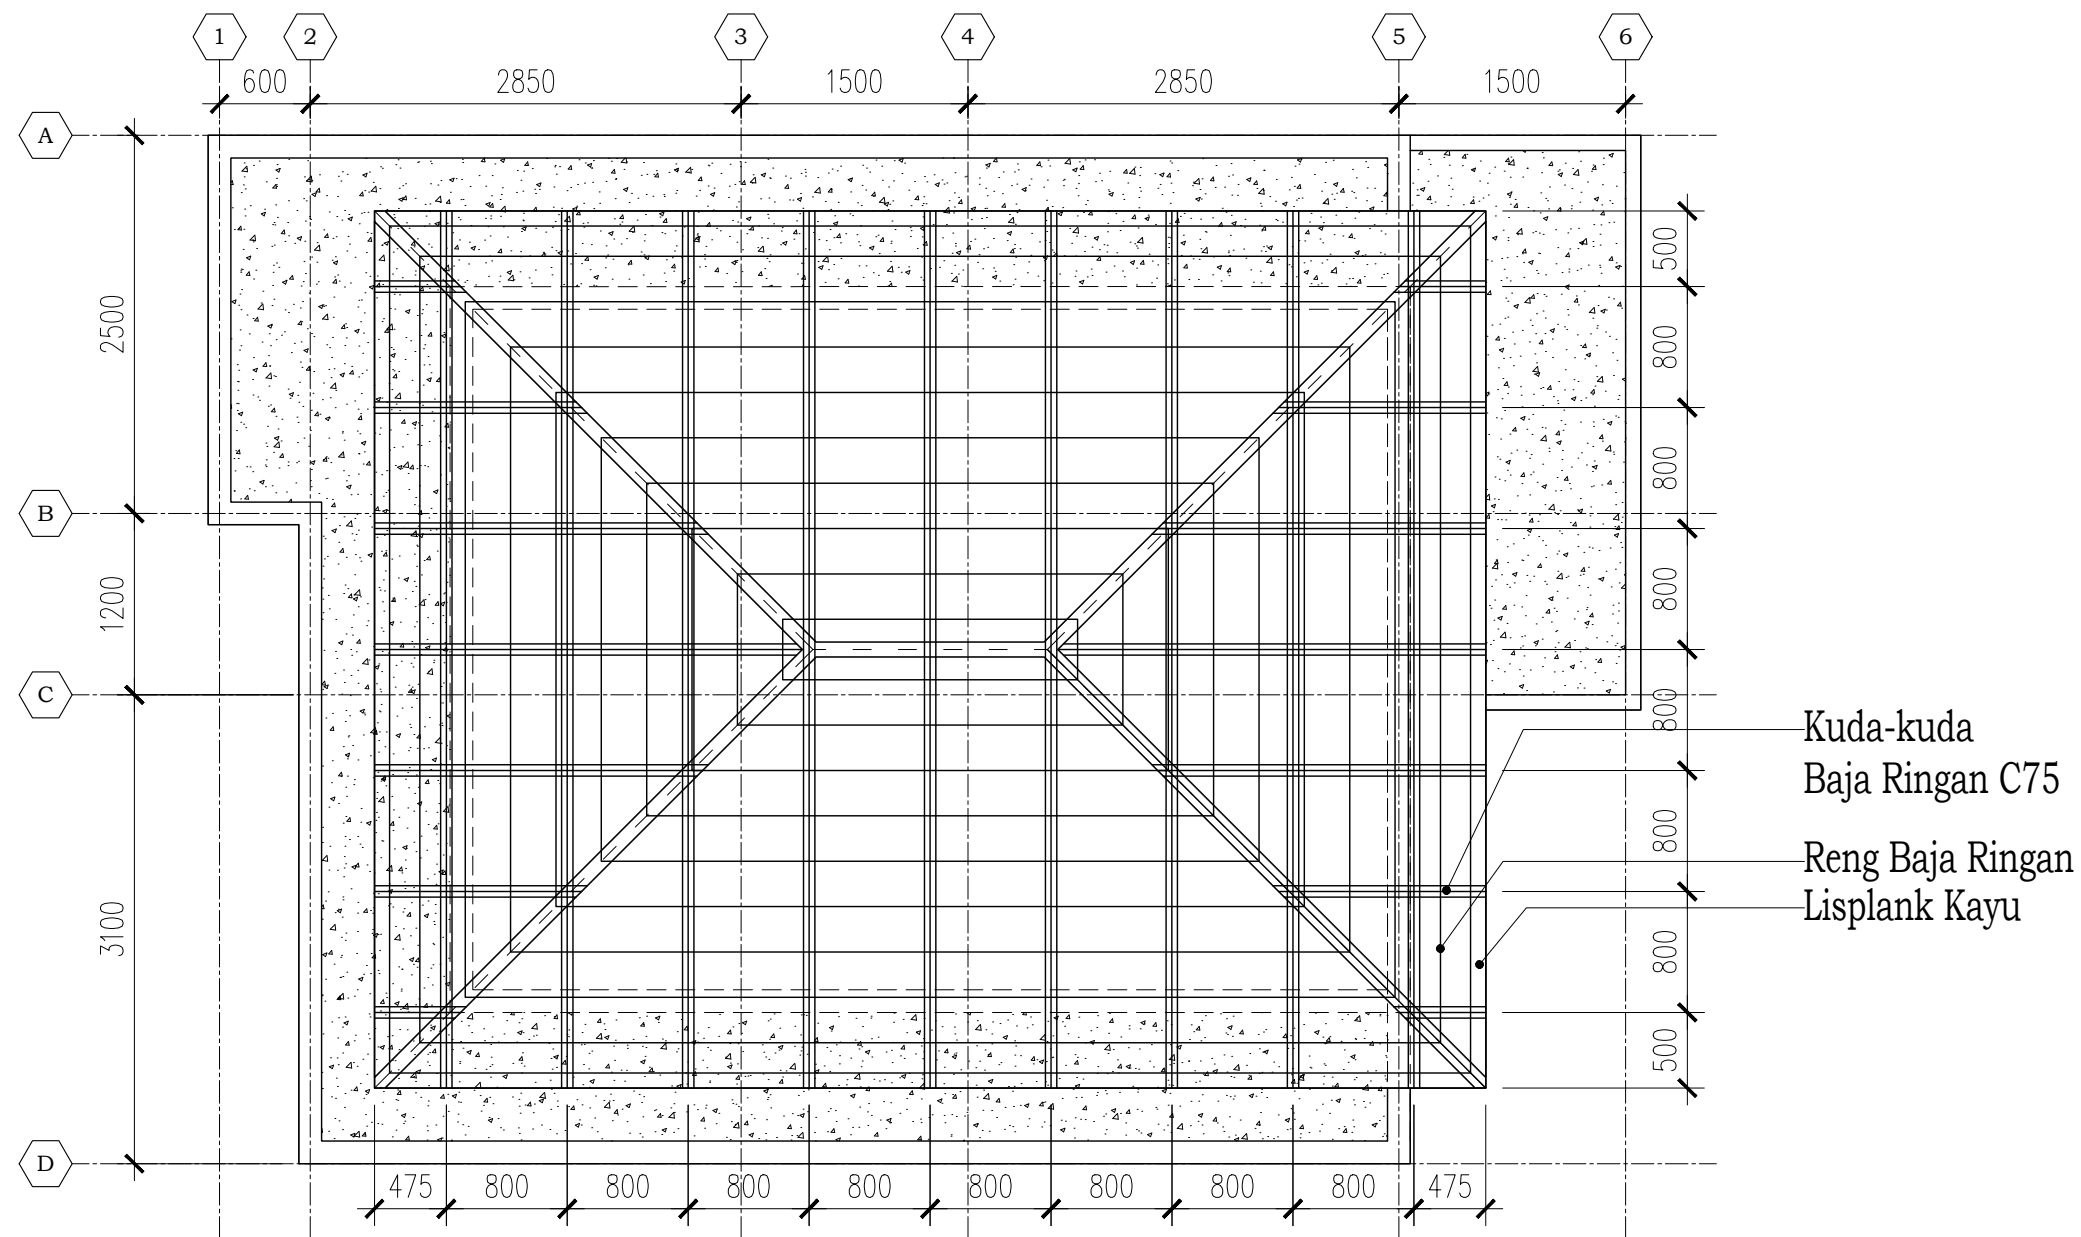

00 RENCANA ATAP  
A----- SCALE 1:50



Dokumen ini telah ditandatangani secara elektronik menggunakan sertifikat elektronik yang diterbitkan oleh BSRF





PEMERINTAH PROVINSI BALI

DINAS PEKERJAAN UMUM,  
PENATAAN RUANG, PERUMAHAN  
DAN KAWASAN PERMUKIMAN  
PROVINSI BALI

GAMBAR PROTOTIPE  
RUMAH TINGGAL SEDERHANA

NAMA GAMBAR



SKALA

UKURAN KERTAS

A3

NOMOR GAMBAR

JUMLAH HALAMAN

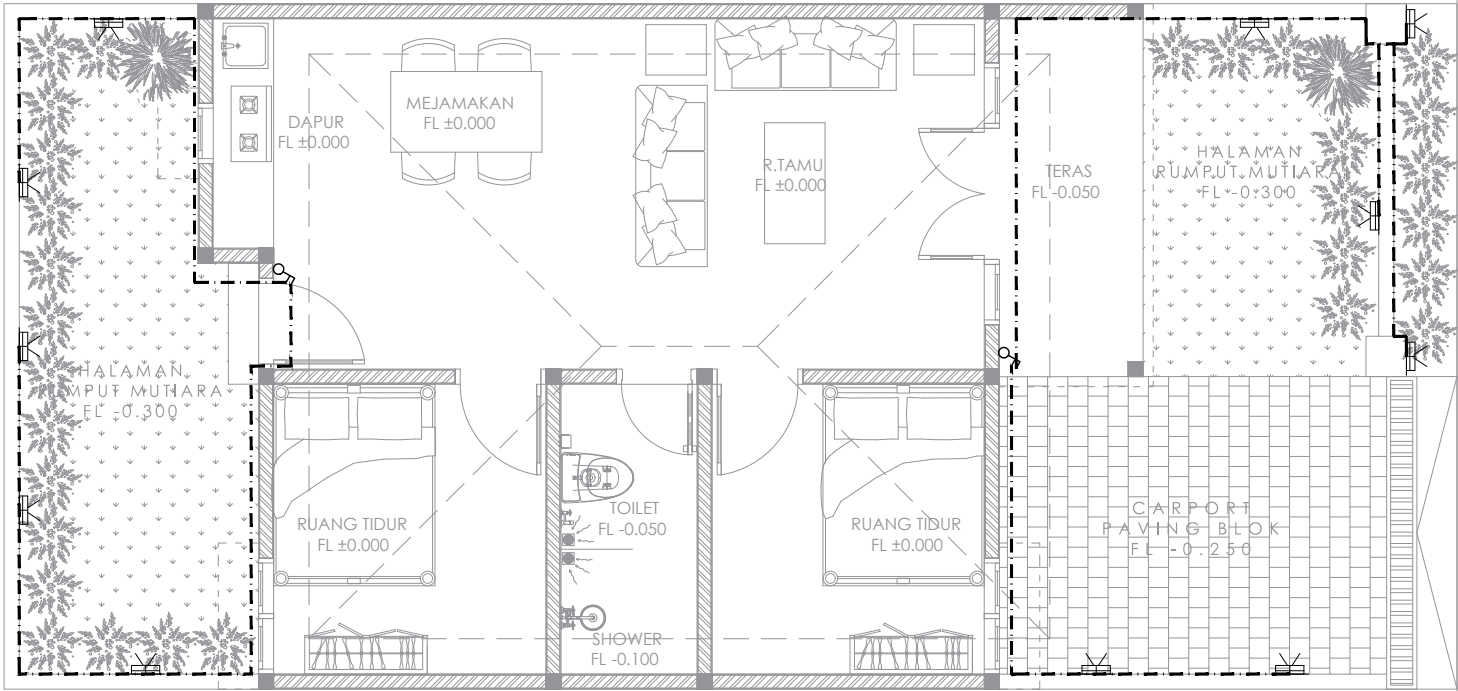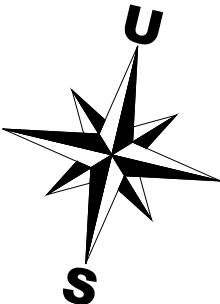

LEGENDA

SIMBOL	DESKRIPSI
	LAMPU KAPAL 7W-220 V
	KABEL INSTALASI NYY 3x2,5mm+KONDUIT
	SAKLAR SERI - 10A



Dokumen ini telah ditandatangani secara elektronik menggunakan sertifikat elektronik yang diterbitkan oleh BSR E



00  
A-####

DENAH INSTALASI LAMPU TAMAN

SCALE 1:75



PEMERINTAH PROVINSI BALI

DINAS PEKERJAAN UMUM,  
PENATAAN RUANG, PERUMAHAN  
DAN KAWASAN PERMUKIMAN  
PROVINSI BALI

GAMBAR PROTOTIPE  
RUMAH TINGGAL SEDERHANA


NAMA GAMBAR

SKALA                      UKURAN KERTAS

A3

NOMOR GAMBAR

JUMLAH HALAMAN

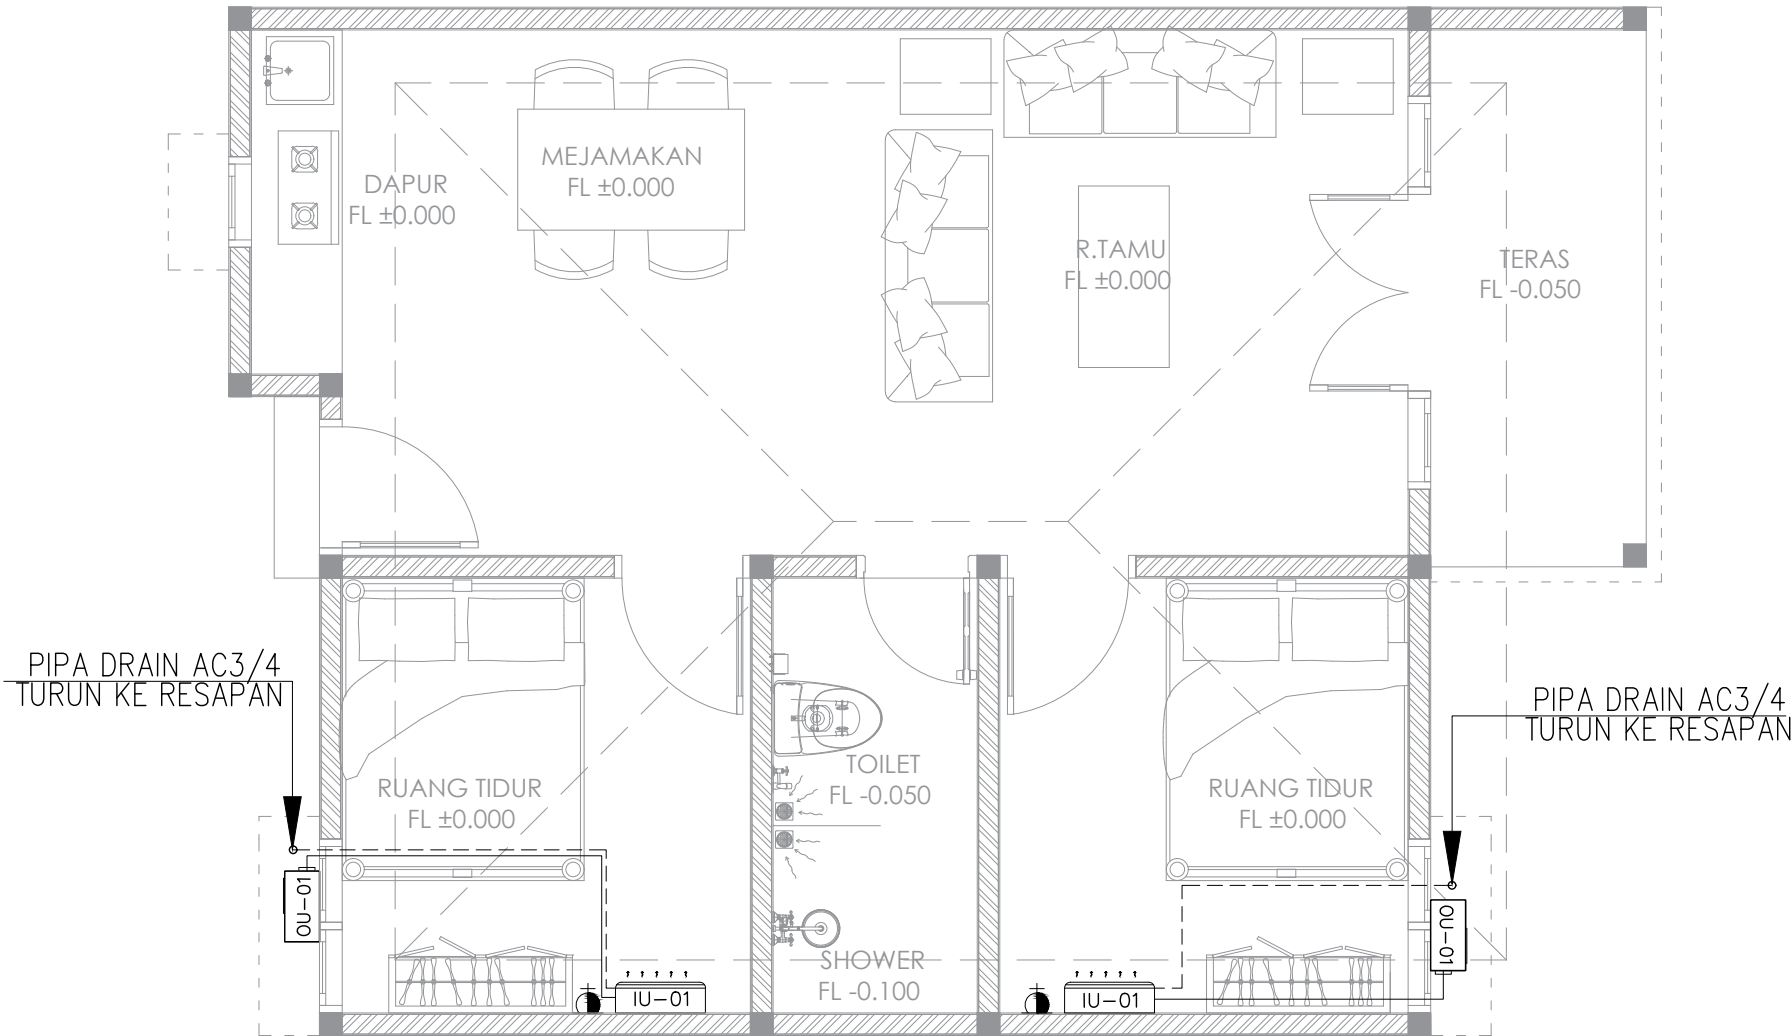

NO	KODE	KAPASITAS (BTU/H)	TIPE INDOOR UNIT
1	IU-01	5.000 (1/2 PK)	WALL MOUNTED

KETERANGAN GAMBAR :	
	STOP KONTAK AC
	AC SPLIT
	OUTDOOR AC

SIMBOL	DESKRIPSI
	PIPA REFRIGERANT : MATERIAL : COPPER TUBE "L" CLASS 0,60-0,98mm ISOLASI PIPA : AEROFLEX - 19 mm SETIAP PIPA YANG TERTANAM AEROFLEX - 25 mm UNTUK PIPA YANG EXPOSE
	PIPA DRAIN : MATERIAL : PVC AW CLASS ISOLASI PIPA : AEROFLEX - 13 mm



Dokumen ini telah ditandatangani secara elektronik menggunakan sertifikat elektronik yang diterbitkan oleh BSR E







PEMERINTAH PROVINSI BALI

DINAS PEKERJAAN UMUM,  
PENATAAN RUANG, PERUMAHAN  
DAN KAWASAN PERMUKIMAN  
PROVINSI BALI

GAMBAR PROTOTIPE  
RUMAH TINGGAL SEDERHANA

NAMA GAMBAR


SKALA

UKURAN KERTAS

A3

NOMOR GAMBAR

JUMLAH HALAMAN

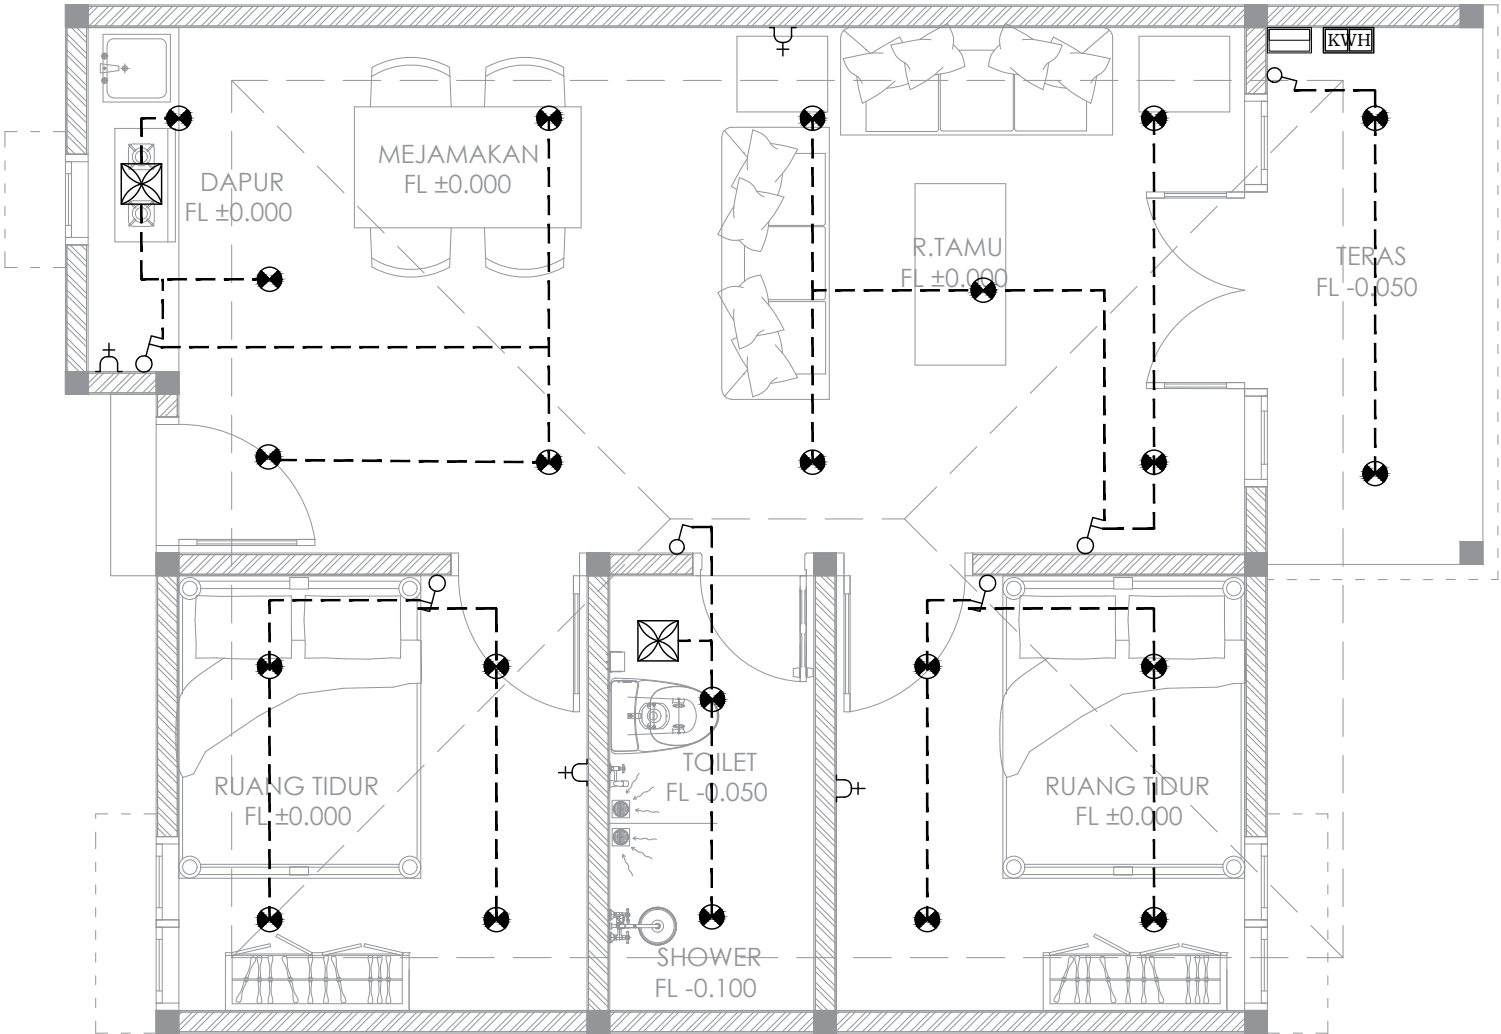

LEGENDA

SIMBOL	DESKRIPSI
	KWH METER
	PANEL MCB
	DOWN LIGHT 10W – 220V
	SAKLAR ENKEL – 10A
	SAKLAR SERI – 10A
	EXHAUST FAN 80 CM/H – 11W 220V
	KABEL INSTALASI NYM 3x2,5mm+KONDUIT



Dokumen ini telah ditandatangani secara elektronik menggunakan sertifikat elektronik yang diterbitkan oleh BSR E




00  
A-####

DENAH INSTALASI LISTRIK


SCALE 1:50

KWH PLN  
1.300 VA

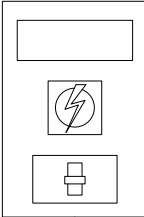

NYN 3 x 4mm2

PP.PUBLIC  
BOX MCB 7 GROUP

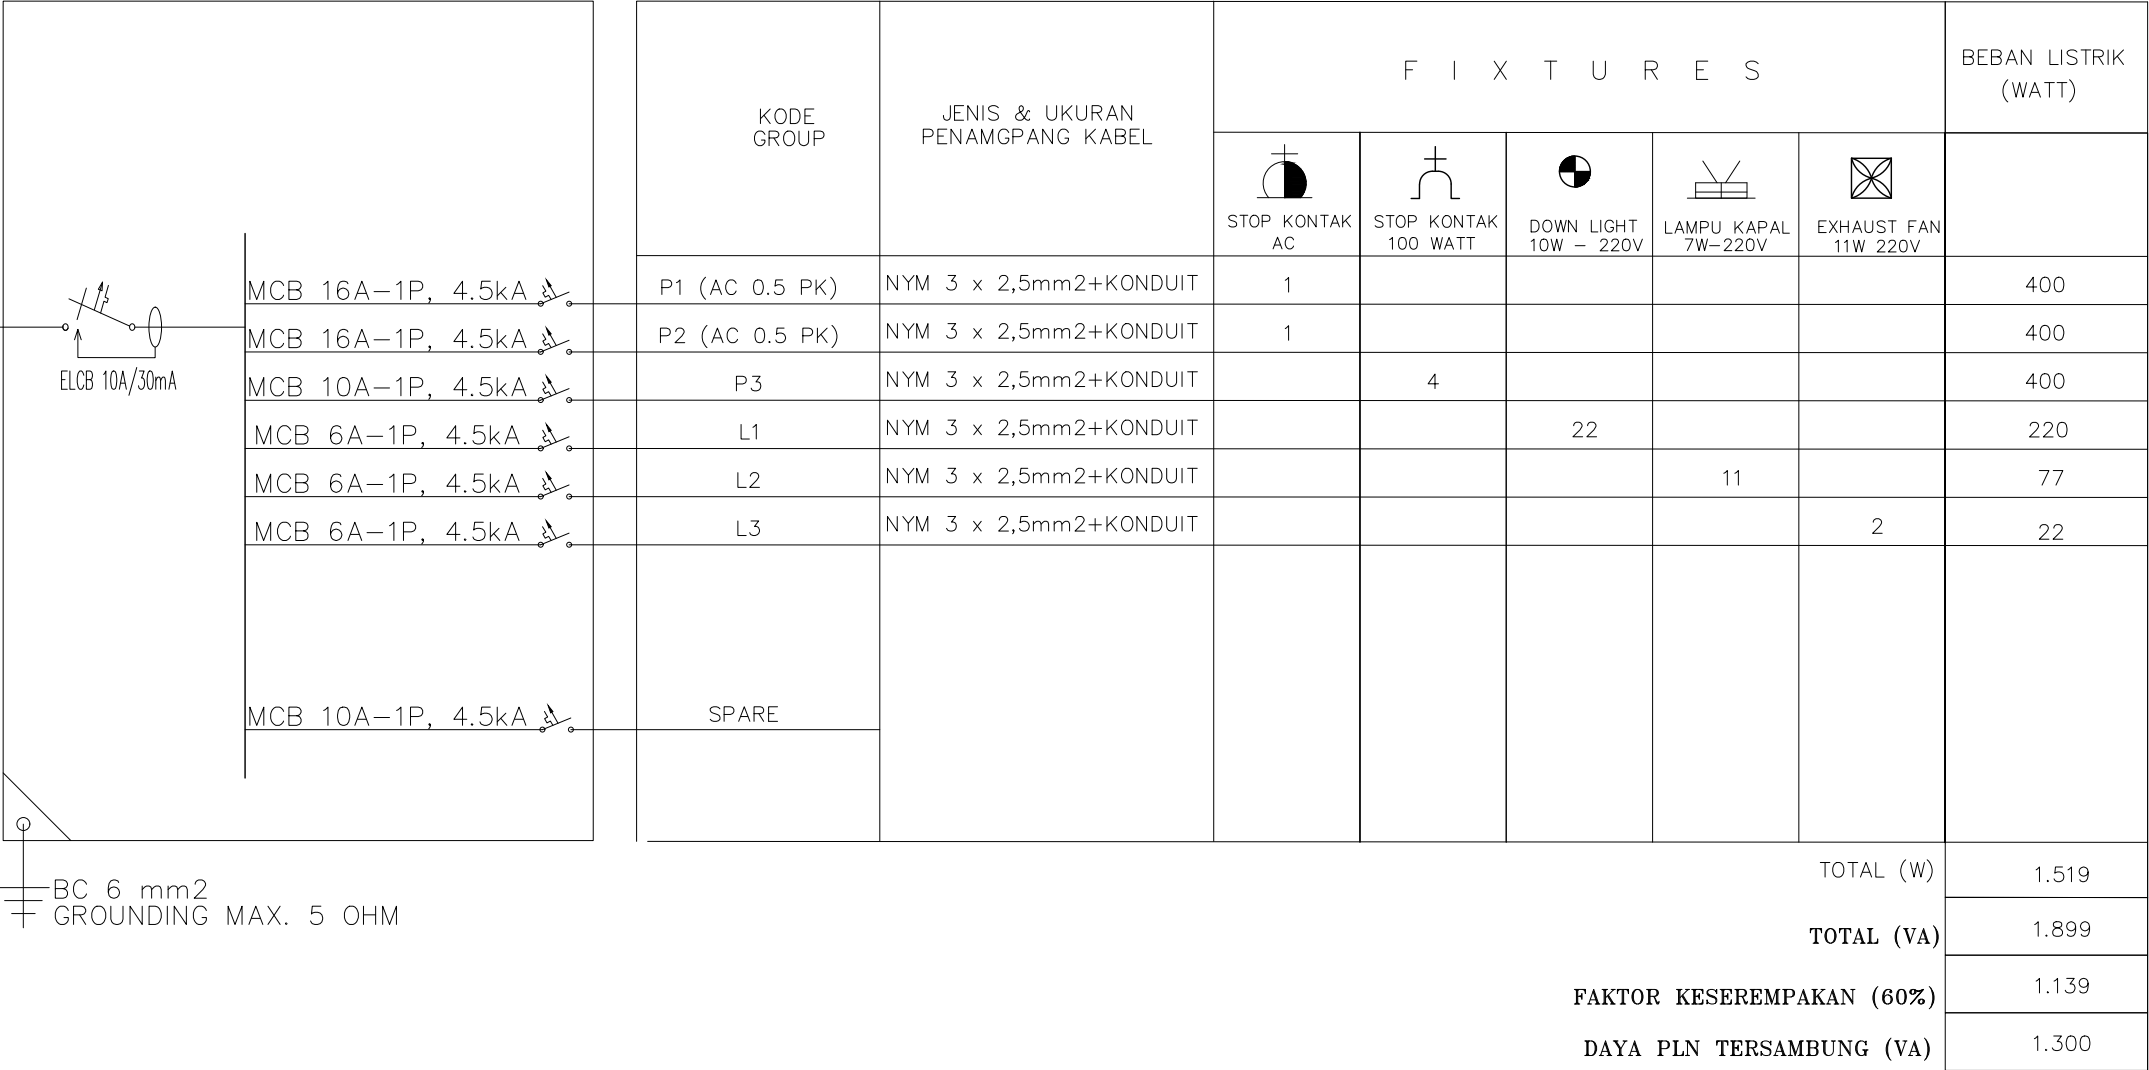

BC 6 mm2  
GROUNDING MAX. 5 OHM



PEMERINTAH PROVINSI BALI

DINAS PEKERJAAN UMUM,  
PENATAAN RUANG, PERUMAHAN  
DAN KAWASAN PERMUKIMAN  
PROVINSI BALI

GAMBAR PROTOTIPE  
RUMAH TINGGAL SEDERHANA

NAMA GAMBAR

SKALA

UKURAN KERTAS

A3

NOMOR GAMBAR

JUMLAH HALAMAN



Dokumen ini telah ditandatangani secara elektronik menggunakan sertifikat elektronik yang diterbitkan oleh BSrE



00

A-----

WIRING DIAGRAM

SCALE 1:NTS



PEMERINTAH PROVINSI BALI

DINAS PEKERJAAN UMUM,  
PENATAAN RUANG, PERUMAHAN  
DAN KAWASAN PERMUKIMAN  
PROVINSI BALI

GAMBAR PROTOTIPE  
RUMAH TINGGAL SEDERHANA

NAMA GAMBAR


SKALA

UKURAN KERTAS

A3

NOMOR GAMBAR

JUMLAH HALAMAN

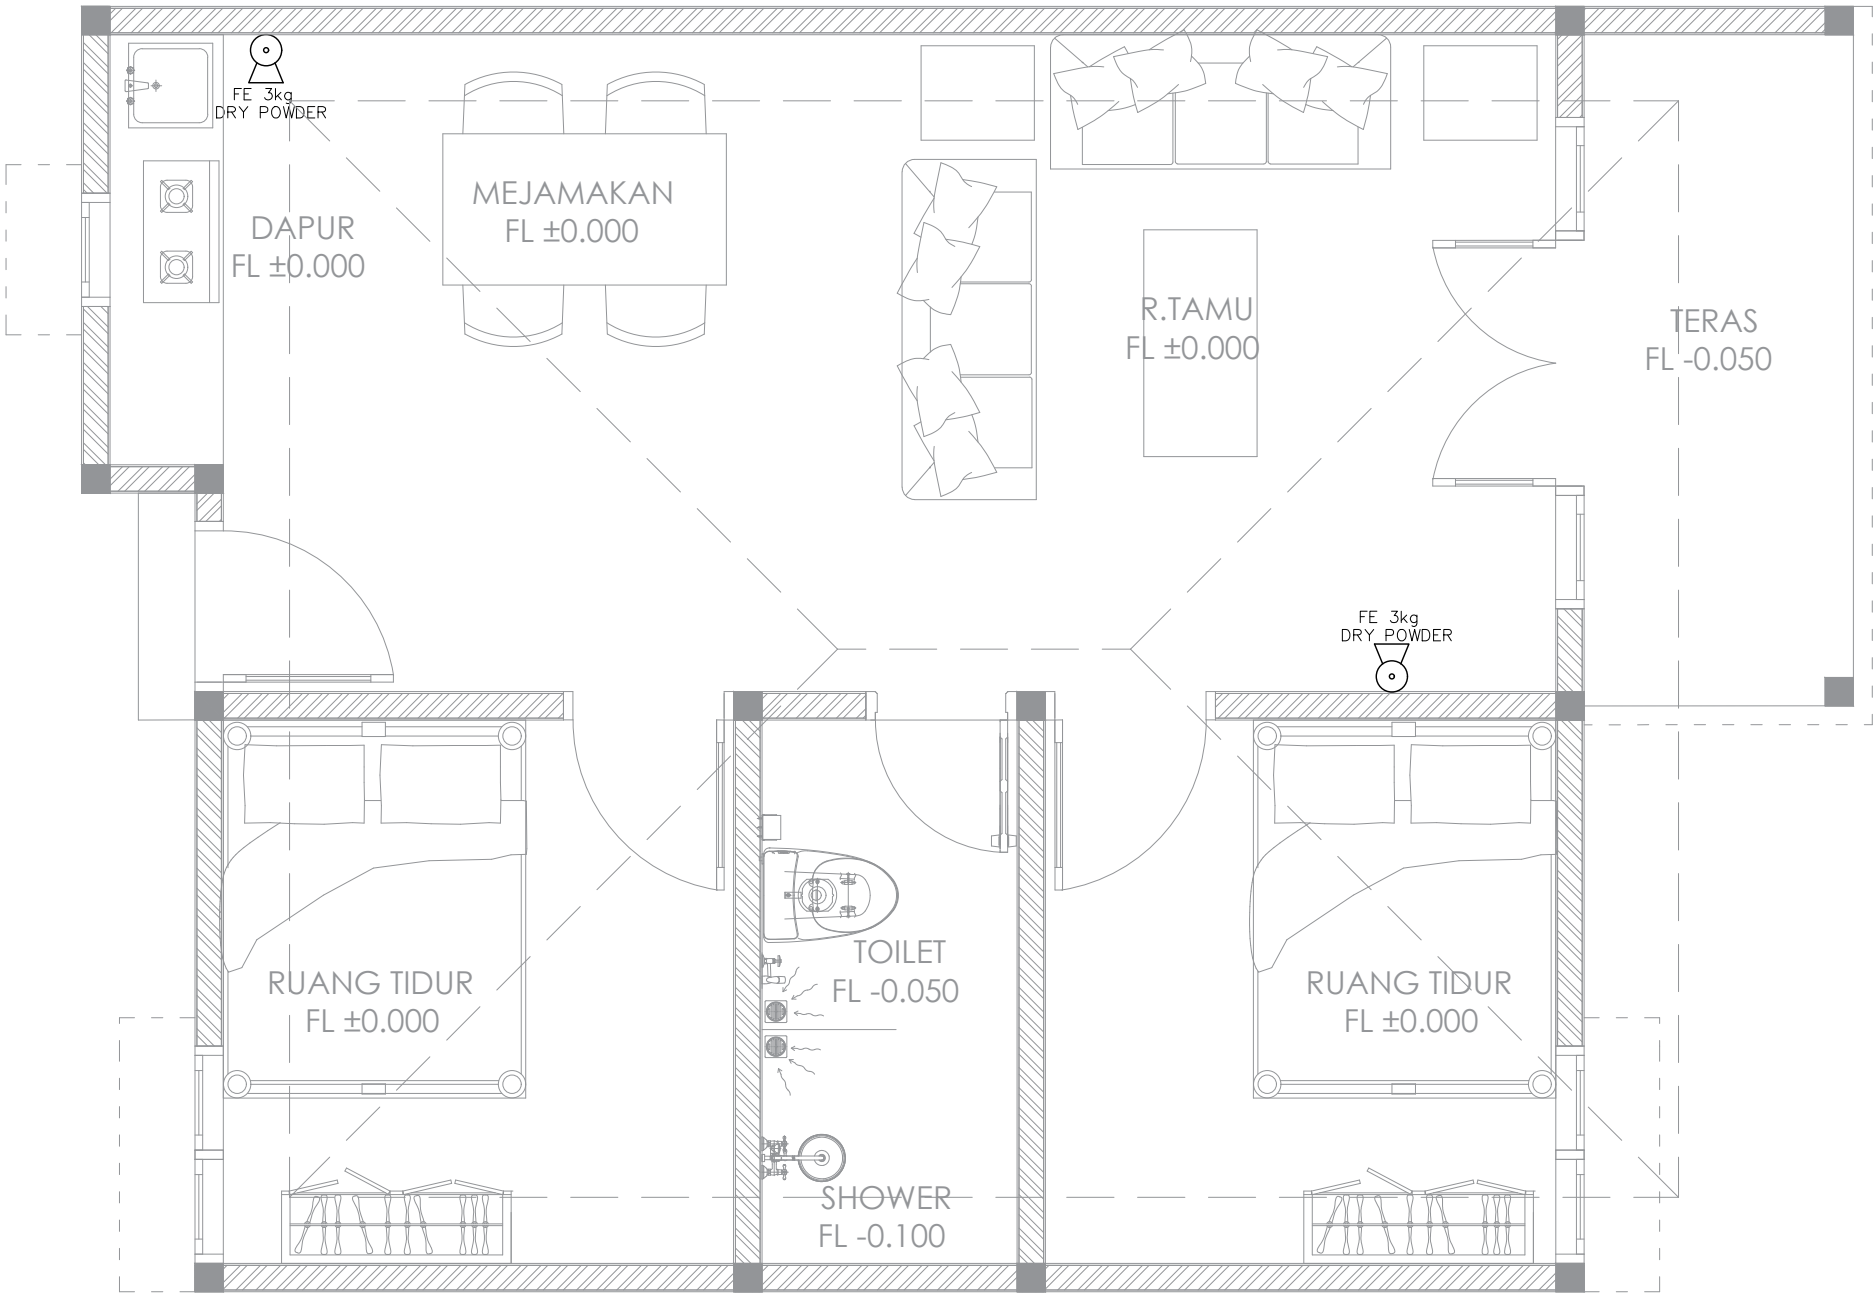

LEGENDA :



FIRE EXTINGUISHER 3kg,  
CHEMICAL DRY POWDER  
ex. APPRON



Dokumen ini telah ditandatangani secara elektronik menggunakan sertifikat elektronik yang diterbitkan oleh BSR E



00

A-----

DENAH INSTALASI APAR

SCALE 1:NTS



PEMERINTAH PROVINSI BALI

DINAS PEKERJAAN UMUM,  
PENATAAN RUANG, PERUMAHAN  
DAN KAWASAN PERMUKIMAN  
PROVINSI BALI

GAMBAR PROTOTIPE  
RUMAH TINGGAL SEDERHANA

NAMA GAMBAR


SKALA

UKURAN KERTAS

A3

NOMOR GAMBAR

JUMLAH HALAMAN

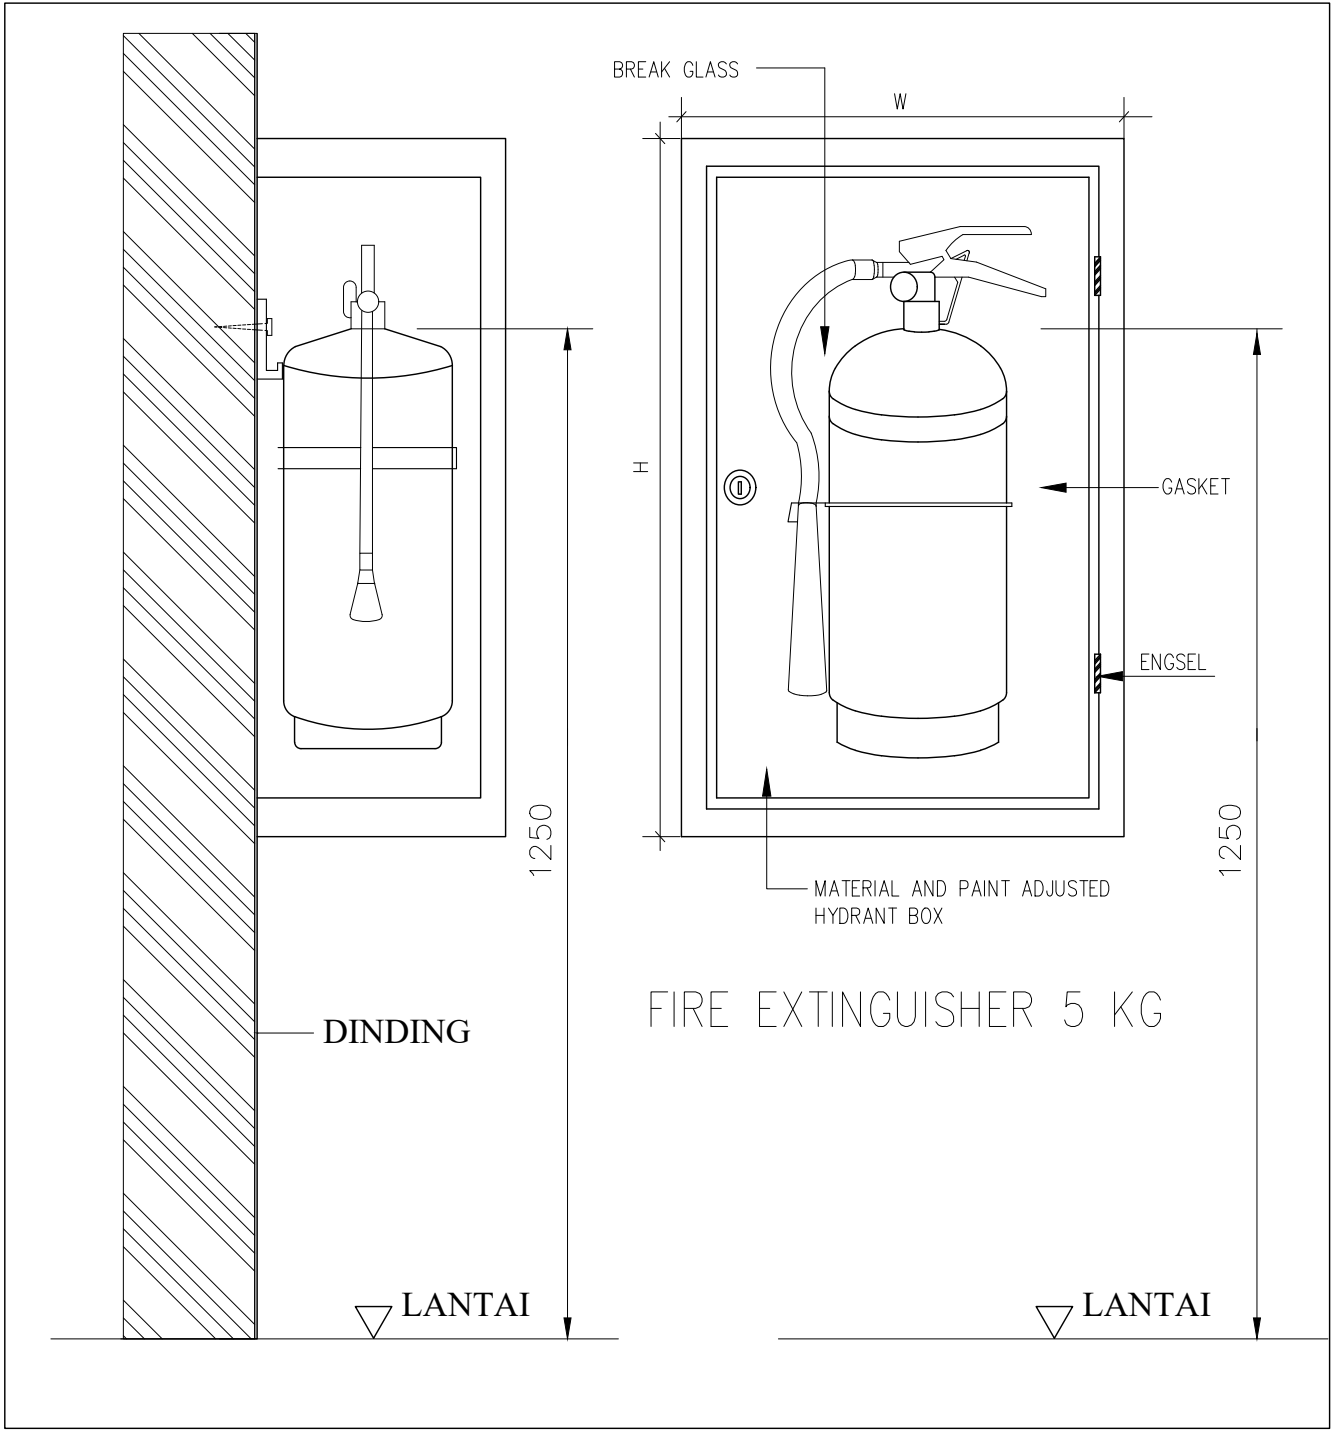

Dokumen ini telah ditandatangani secara elektronik menggunakan sertifikat elektronik yang diterbitkan oleh BSrE



00  
A-----

DETAIL APAR

SCALE 1:NTS





PEMERINTAH PROVINSI BALI

DINAS PEKERJAAN UMUM,  
PENATAAN RUANG, PERUMAHAN  
DAN KAWASAN PERMUKIMAN  
PROVINSI BALI

GAMBAR PROTOTYPE  
RUMAH TINGGAL SEDERHANA

NAMA GAMBAR



SKALA

UKURAN KERTAS

A3

NOMOR GAMBAR

JUMLAH HALAMAN

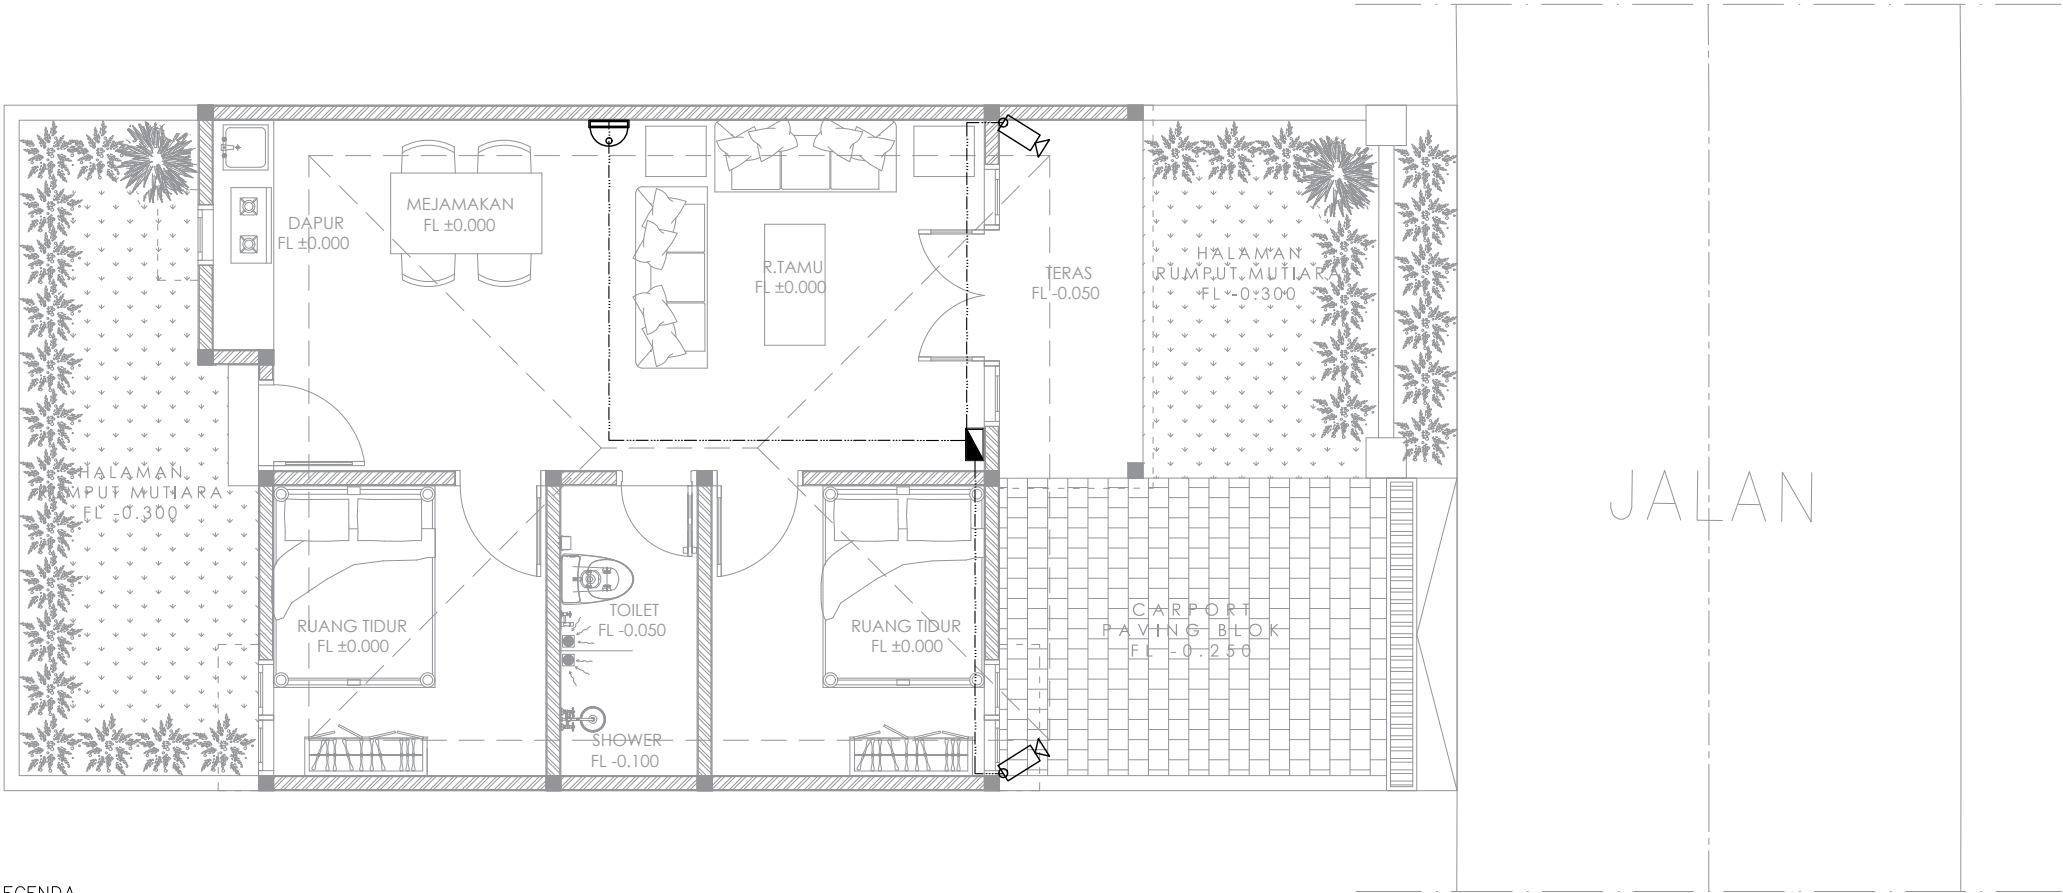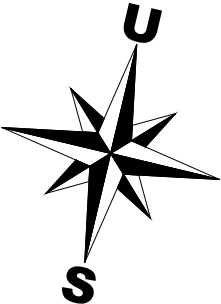

LEGENDA

SIMBOL	DESKRIPSI
	DECODER CCTV + HARDISK 2 TB
	CAMERA (FIXED)
	CAMERA (DOME)
	KABEL INSTALASI CCTV COAXIAL RG 59 + KABEL POWER




Dokumen ini telah ditandatangani secara elektronik menggunakan sertifikat elektronik yang diterbitkan oleh BSE



00  
A-----

DENAH INST. TITIK CCTV

SCALE 1:NTS

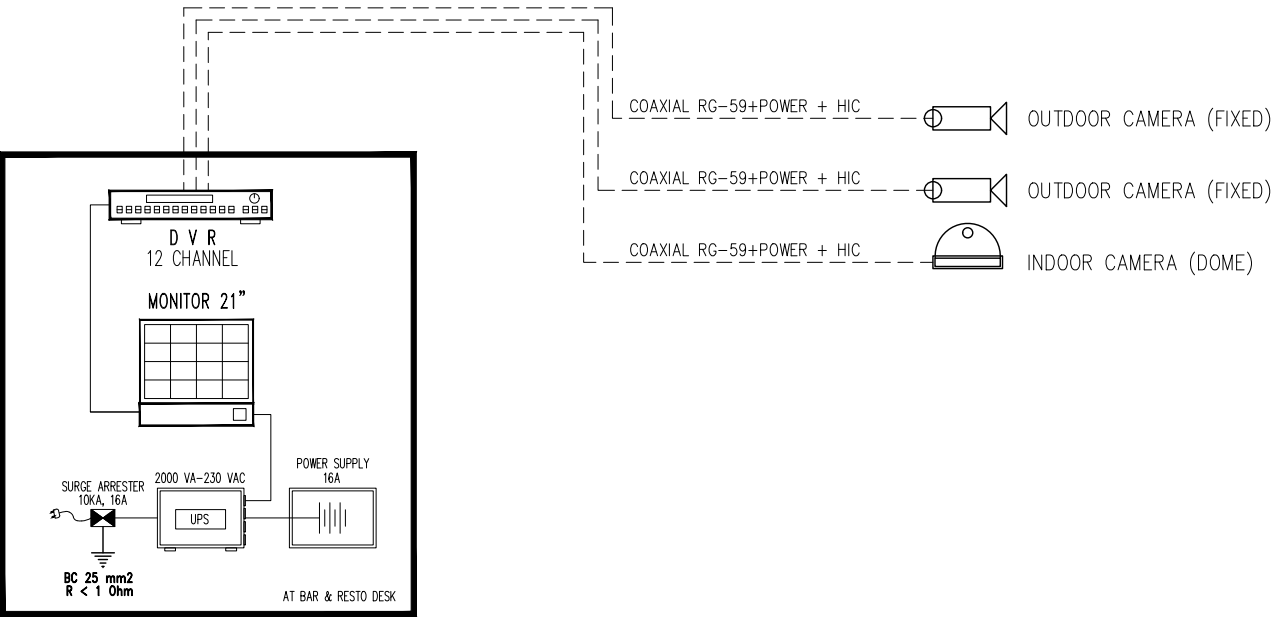

LANTAI 1  
▼



PEMERINTAH PROVINSI BALI

DINAS PEKERJAAN UMUM,  
PENATAAN RUANG, PERUMAHAN  
DAN KAWASAN PERMUKIMAN  
PROVINSI BALI

GAMBAR PROTOTIPE  
RUMAH TINGGAL SEDERHANA

NAMA GAMBAR

SKALA	UKURAN KERTAS
	A3

NOMOR GAMBAR

JUMLAH HALAMAN



Dokumen ini telah ditandatangani secara elektronik menggunakan sertifikat elektronik yang diterbitkan oleh BSrE



00  
A----- SKEMATIK INST. CCTV

SCALE 1:NTS





PEMERINTAH PROVINSI BALI

DINAS PEKERJAAN UMUM,  
PENATAAN RUANG, PERUMAHAN  
DAN KAWASAN PERMUKIMAN  
PROVINSI BALI

GAMBAR PROTOTIPE  
RUMAH TINGGAL SEDERHANA

NAMA GAMBAR



SKALA

UKURAN KERTAS

A3

NOMOR GAMBAR

JUMLAH HALAMAN

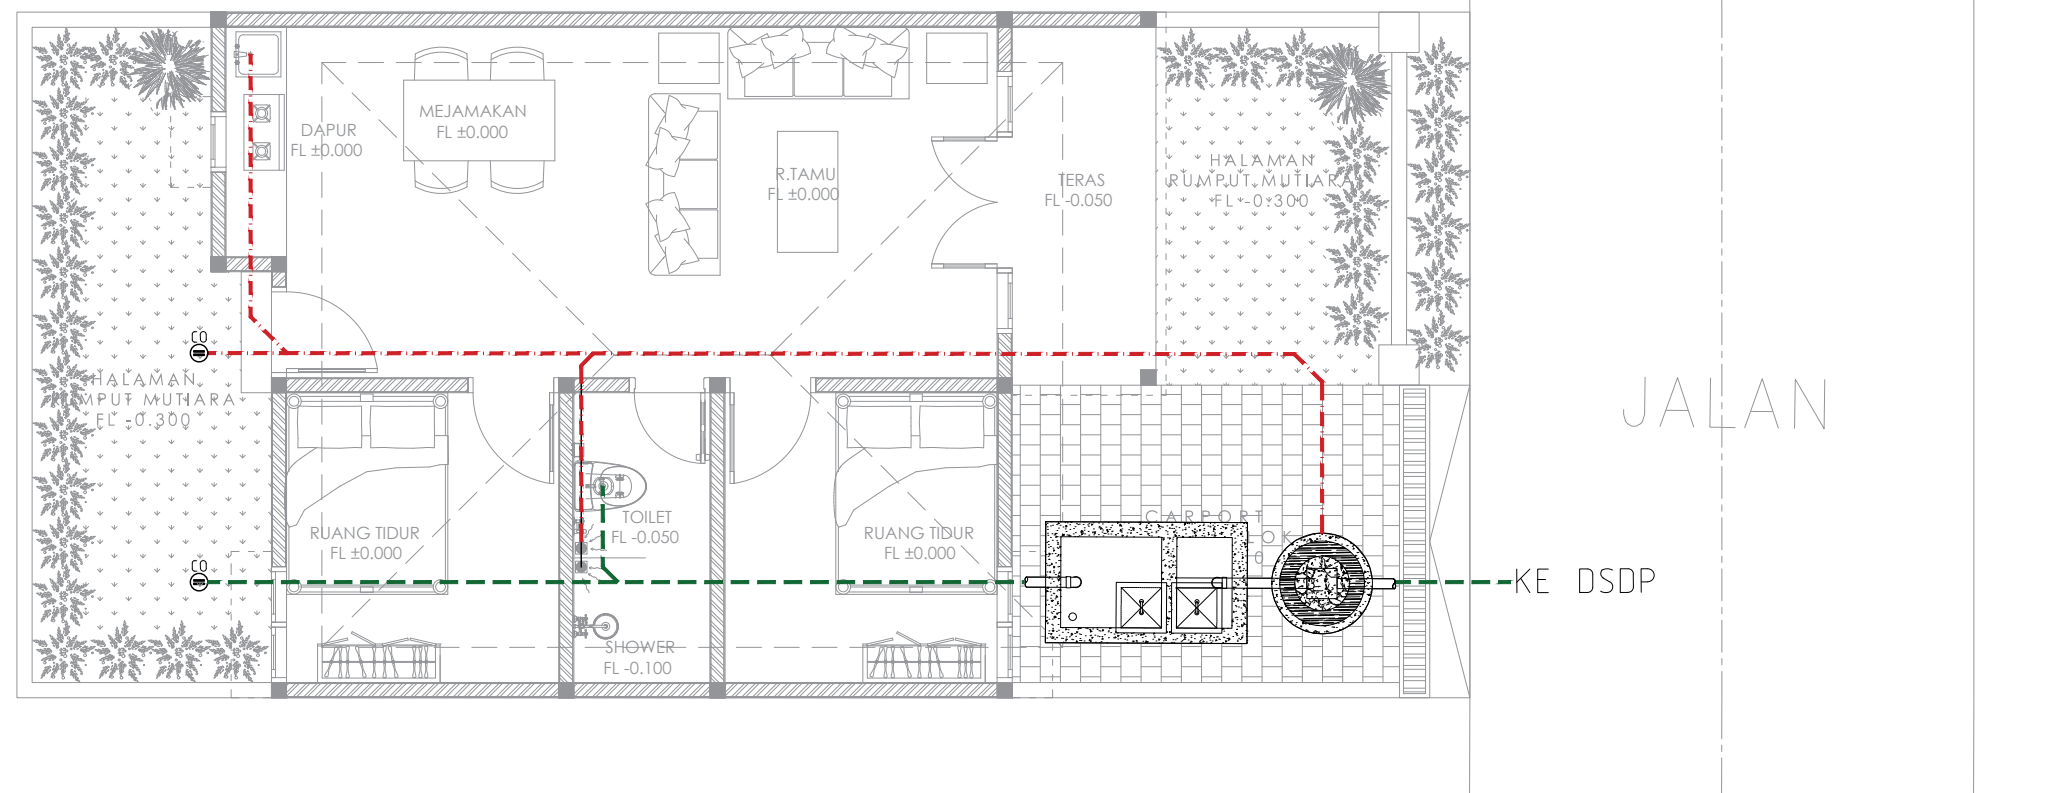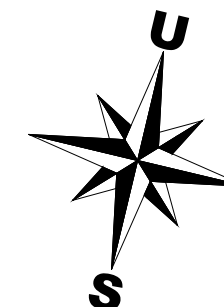

LEGENDA :

--- PIPA INSTALASI AIR KOTOR  
PVC AW CLASS (10kg/cm2)

--- PIPA INSTALASI AIR BEKAS  
PVC AW CLASS (10kg/cm2)

⊖ PVC CLEAN OUT



Dokumen ini telah ditandatangani secara elektronik menggunakan sertifikat elektronik yang diterbitkan oleh BSR




00

A-----

DENAH SANITASI AIR KOTOR

SCALE 1:75

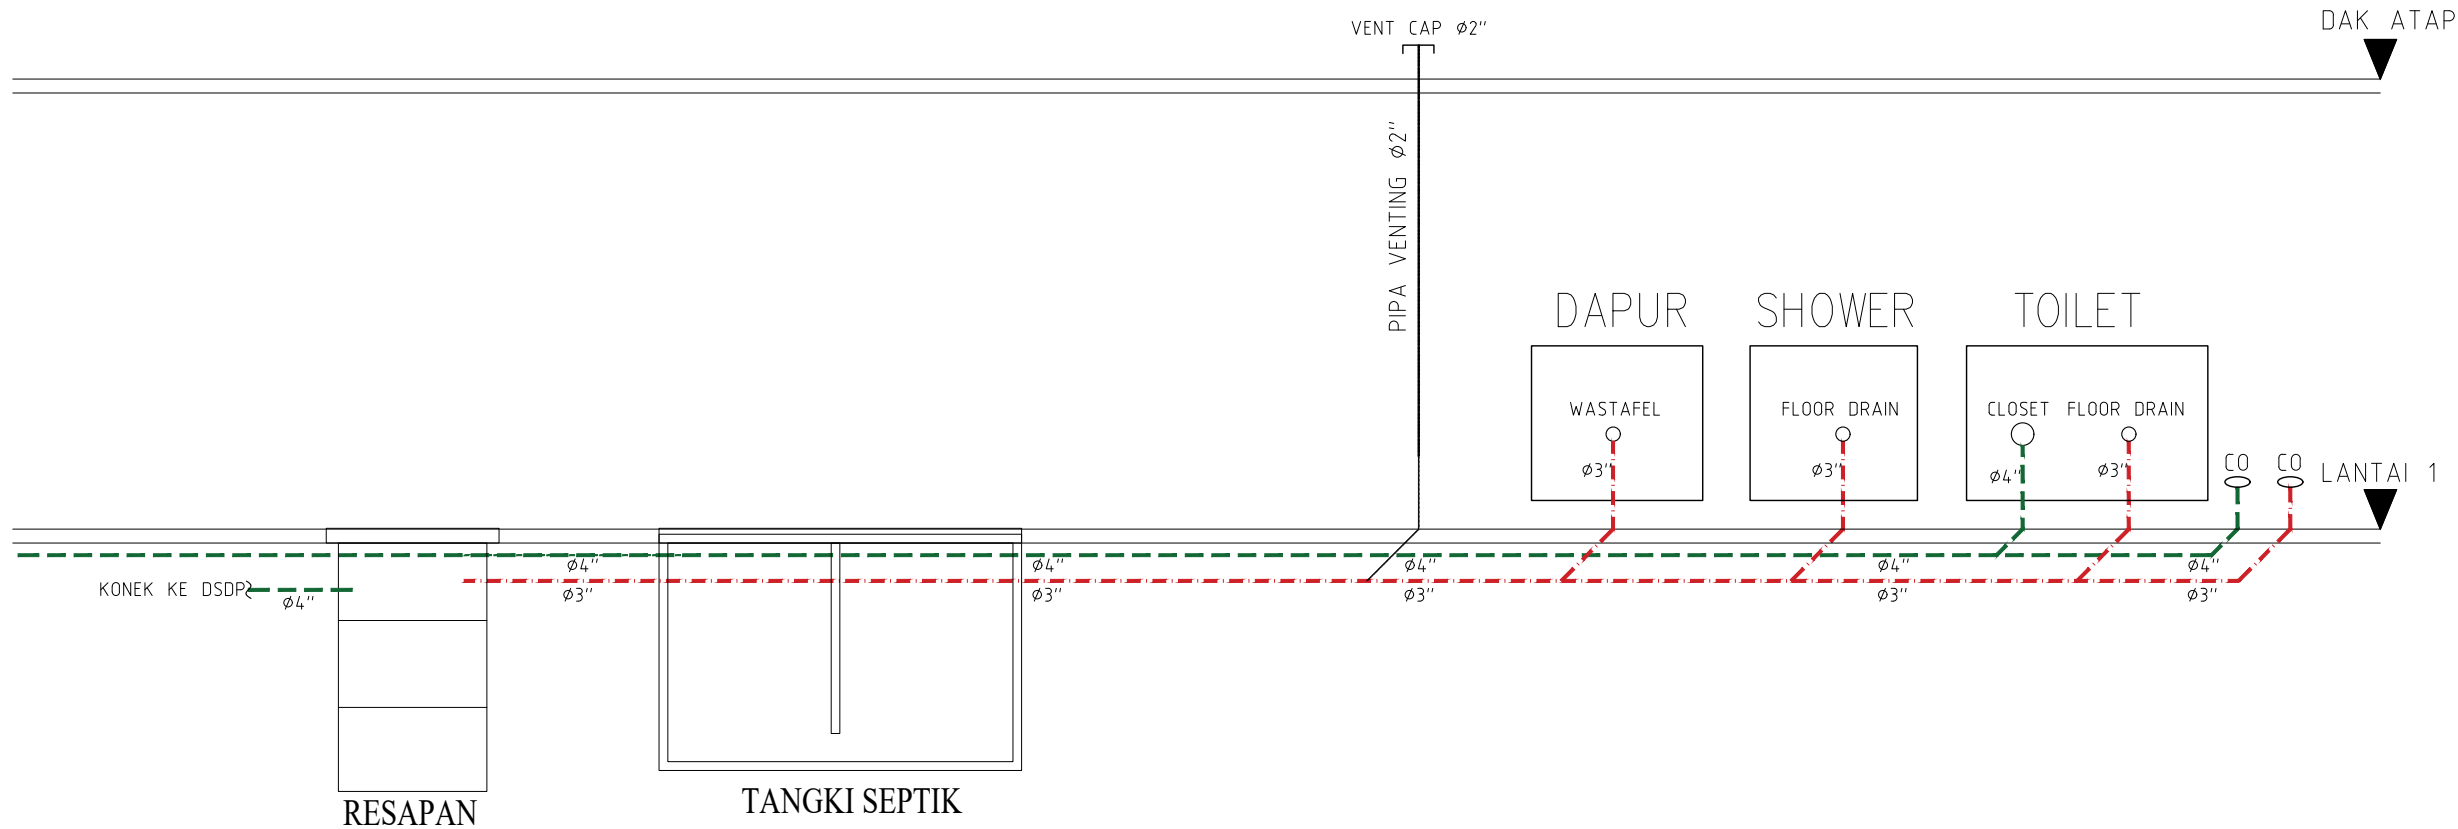

LEGENDA :

- PIPA INSTALASI AIR KOTOR  
PVC AW CLASS (10kg/cm2)
- PIPA INSTALASI AIR BEKAS  
PVC AW CLASS (10kg/cm2)
- PVC CLEAN OUT



PEMERINTAH PROVINSI BALI

DINAS PEKERJAAN UMUM,  
PENATAAN RUANG, PERUMAHAN  
DAN KAWASAN PERMUKIMAN  
PROVINSI BALI

GAMBAR PROTOTIPE  
RUMAH TINGGAL SEDERHANA

NAMA GAMBAR

SKALA	UKURAN KERTAS
	A3
NOMOR GAMBAR	
JUMLAH HALAMAN	



Dokumen ini telah ditandatangani secara elektronik menggunakan sertifikat elektronik yang diterbitkan oleh BSR E



# SKEMATIK SANITASI AIR KOTOR

SCALE 1:NTS



PEMERINTAH PROVINSI BALI

DINAS PEKERJAAN UMUM,  
PENATAAN RUANG, PERUMAHAN  
DAN KAWASAN PERMUKIMAN  
PROVINSI BALI

GAMBAR PROTOTYPE  
RUMAH TINGGAL SEDERHANA

NAMA GAMBAR






SKALA

UKURAN KERTAS

A3

NOMOR GAMBAR

JUMLAH HALAMAN

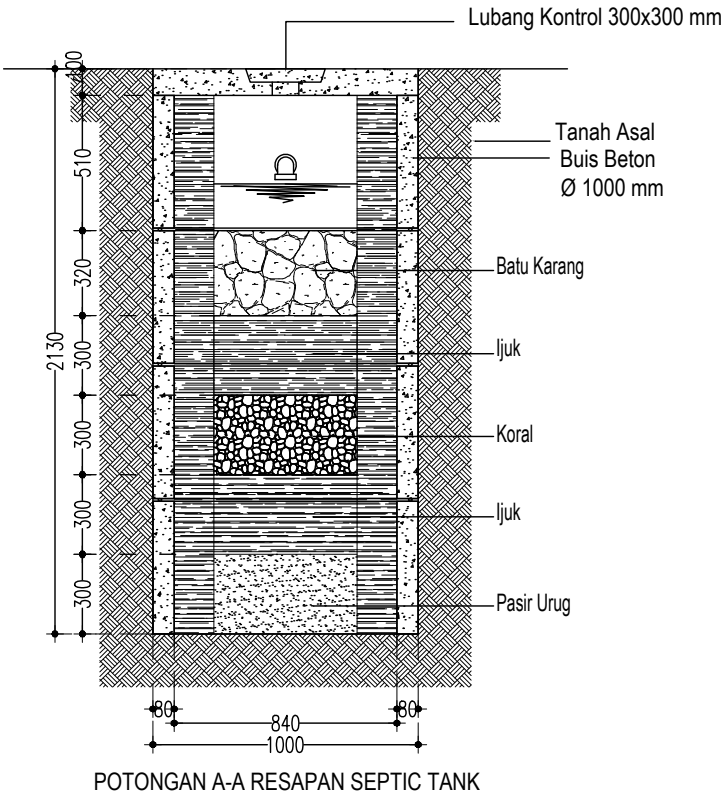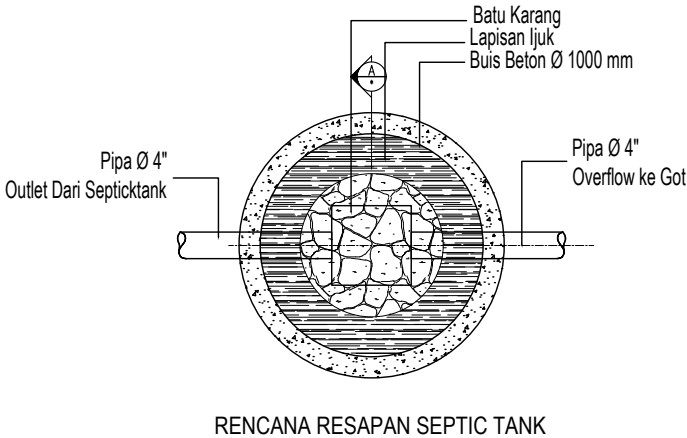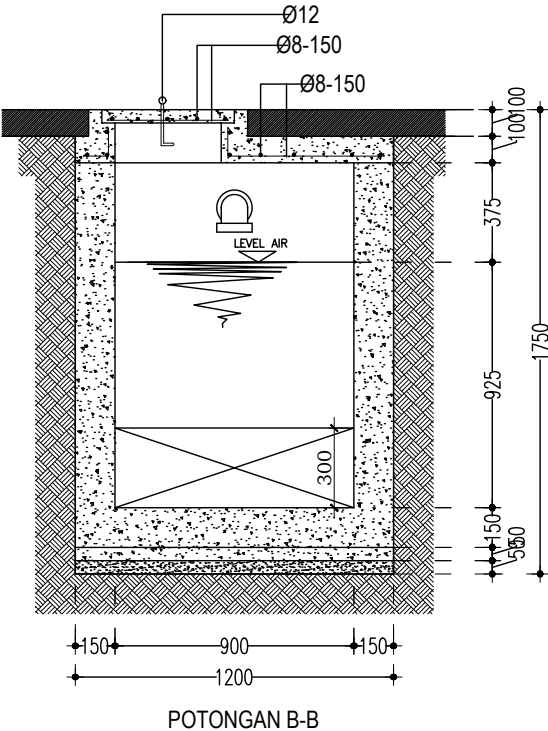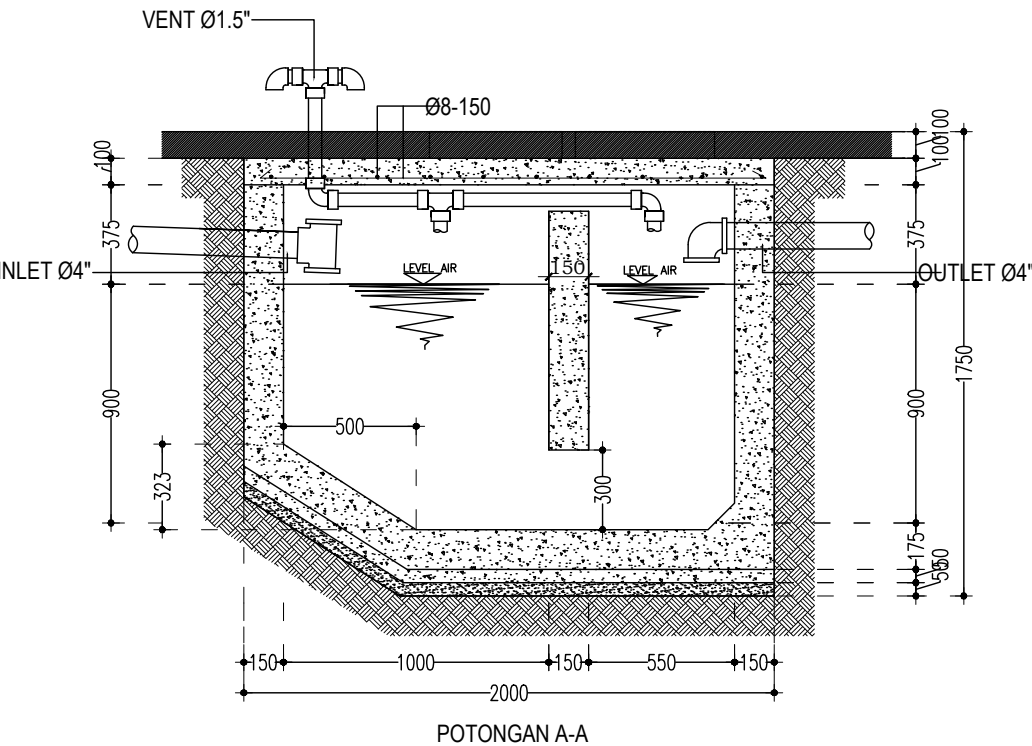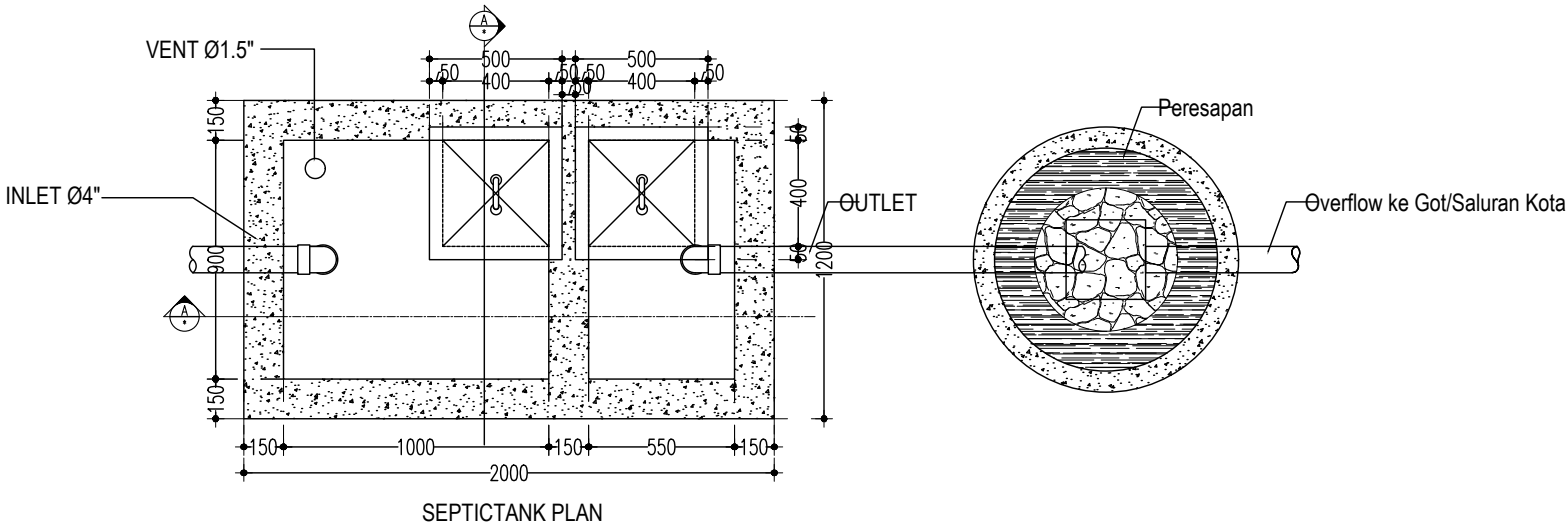



PEMERINTAH PROVINSI BALI

DINAS PEKERJAAN UMUM,  
PENATAAN RUANG, PERUMAHAN  
DAN KAWASAN PERMUKIMAN  
PROVINSI BALI

GAMBAR PROTOTIPE  
RUMAH TINGGAL SEDERHANA

NAMA GAMBAR



SKALA

UKURAN KERTAS

A3

NOMOR GAMBAR

JUMLAH HALAMAN

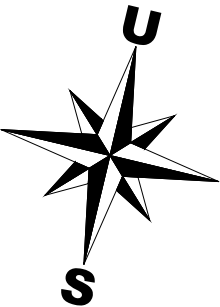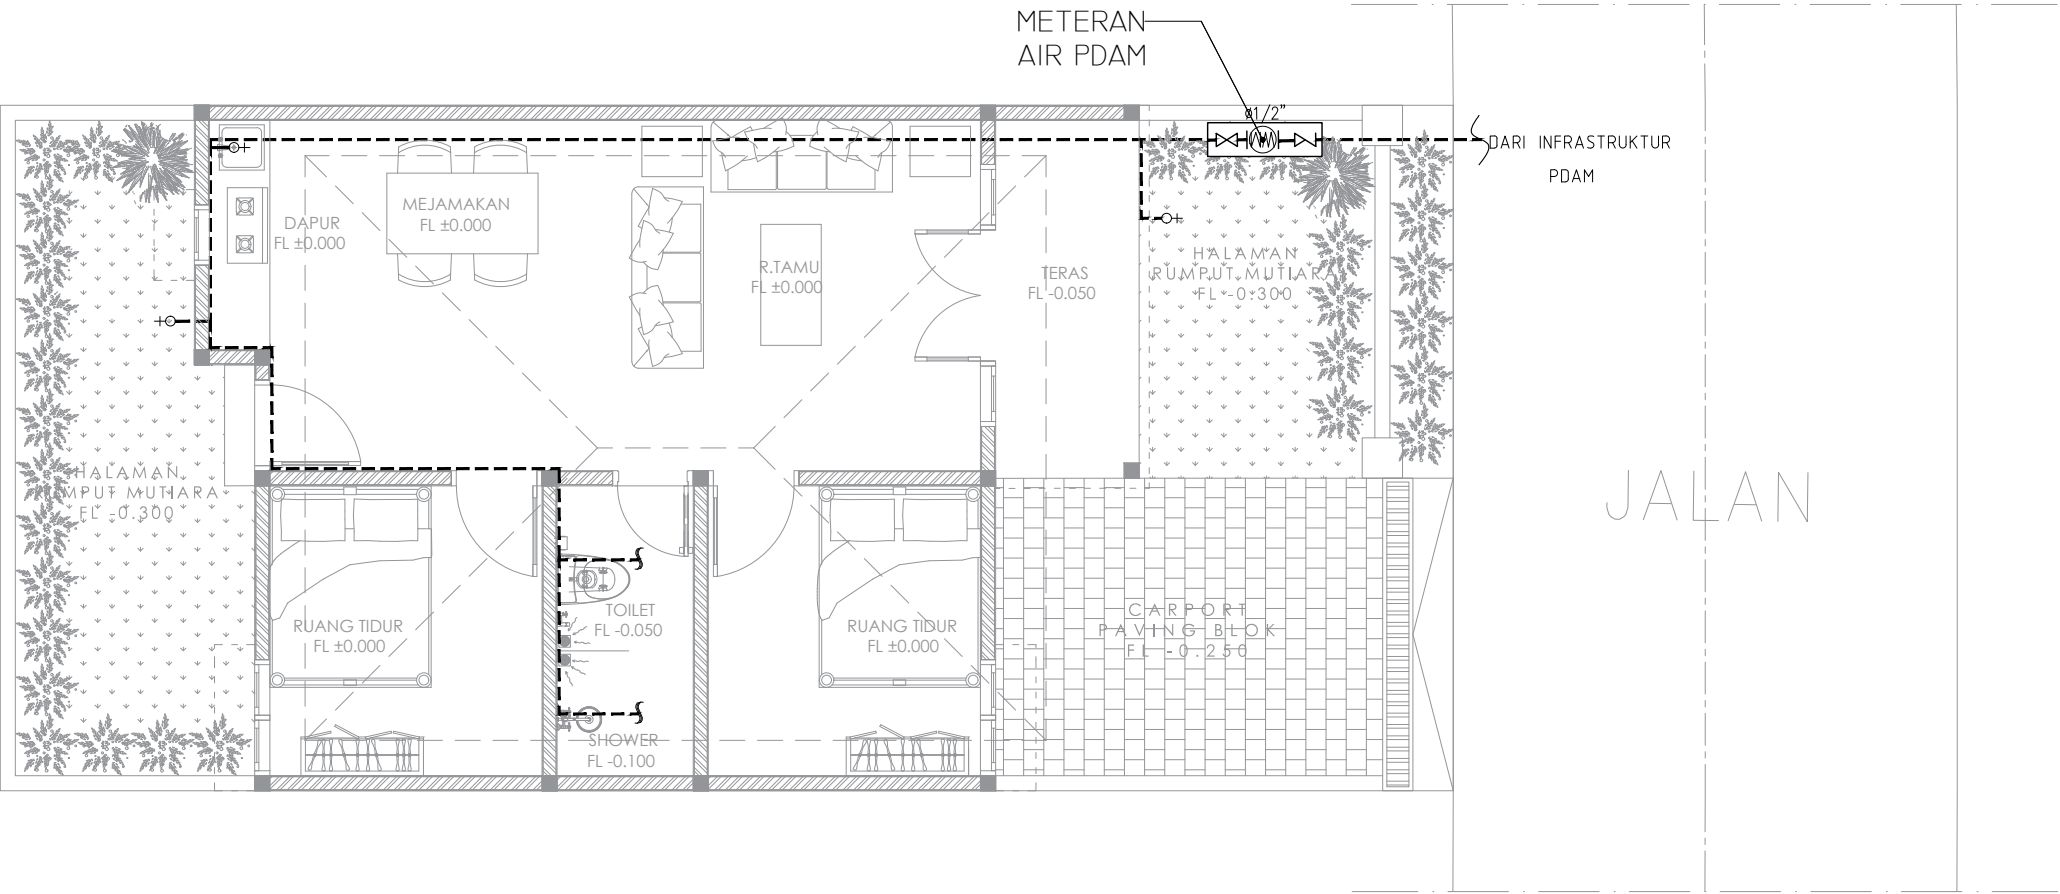

Dokumen ini telah ditandatangani secara elektronik menggunakan sertifikat elektronik yang diterbitkan oleh BSrE



DENAH SANITASI AIR BERSIH

1:75



PEMERINTAH PROVINSI BALI

DINAS PEKERJAAN UMUM,  
PENATAAN RUANG, PERUMAHAN  
DAN KAWASAN PERMUKIMAN  
PROVINSI BALI

GAMBAR PROTOTIPE  
RUMAH TINGGAL SEDERHANA

NAMA GAMBAR


SKALA

UKURAN KERTAS

A3

NOMOR GAMBAR

JUMLAH HALAMAN

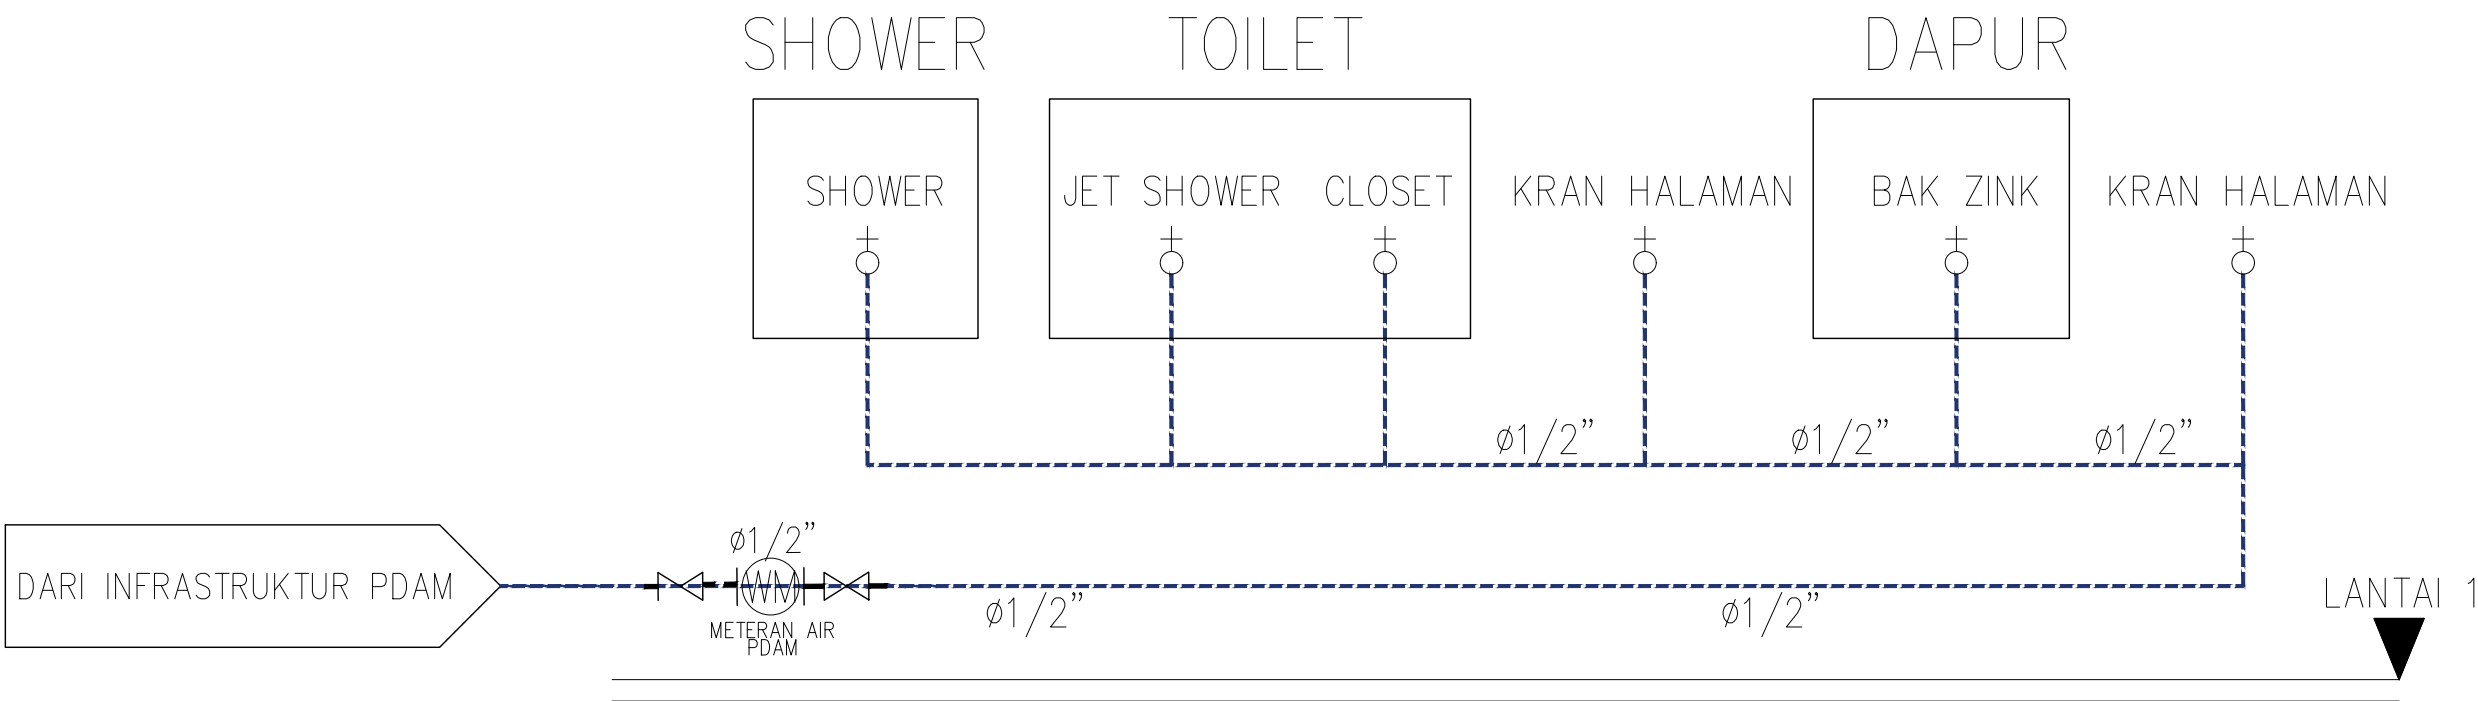

Dokumen ini telah ditandatangani secara elektronik menggunakan sertifikat elektronik yang diterbitkan oleh BSrE

00  
A-####

SCALE 1:NTS



SKEMATIK SANITASI AIR BERSIH





PEMERINTAH PROVINSI BALI

DINAS PEKERJAAN UMUM,  
PENATAAN RUANG, PERUMAHAN  
DAN KAWASAN PERMUKIMAN  
PROVINSI BALI

GAMBAR PROTOTIPE  
RUMAH TINGGAL SEDERHANA

NAMA GAMBAR



SKALA

UKURAN KERTAS

A3

NOMOR GAMBAR

JUMLAH HALAMAN

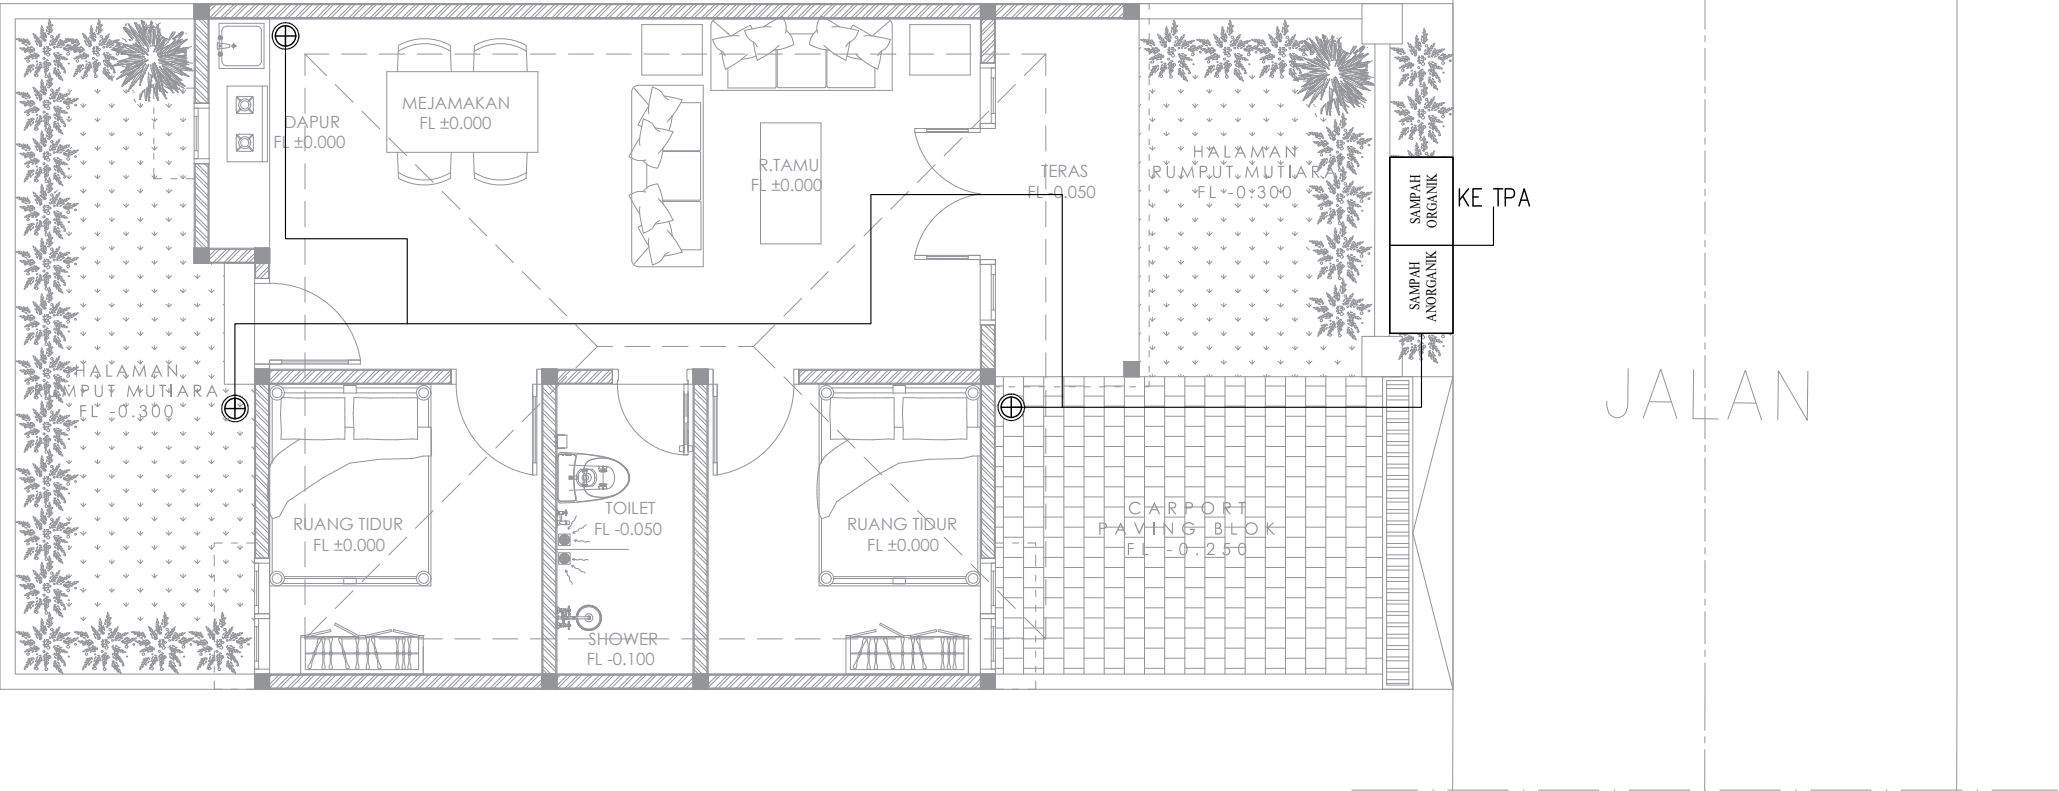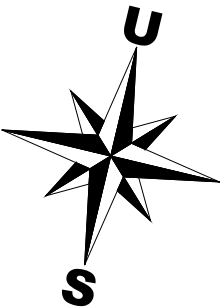

KETERANGAN:



: KERANJANG SAMPAH

 
BAK SAMPAH

A : SAMPAH ORGANIK

B : SAMPAH ANORGANIK



Dokumen ini telah ditandatangani secara elektronik menggunakan sertifikat elektronik yang diterbitkan oleh BSR



DENAH SANITASI PERSAMPAHAN


SCALE

1:75

BANGGABUATAN INDONESIA





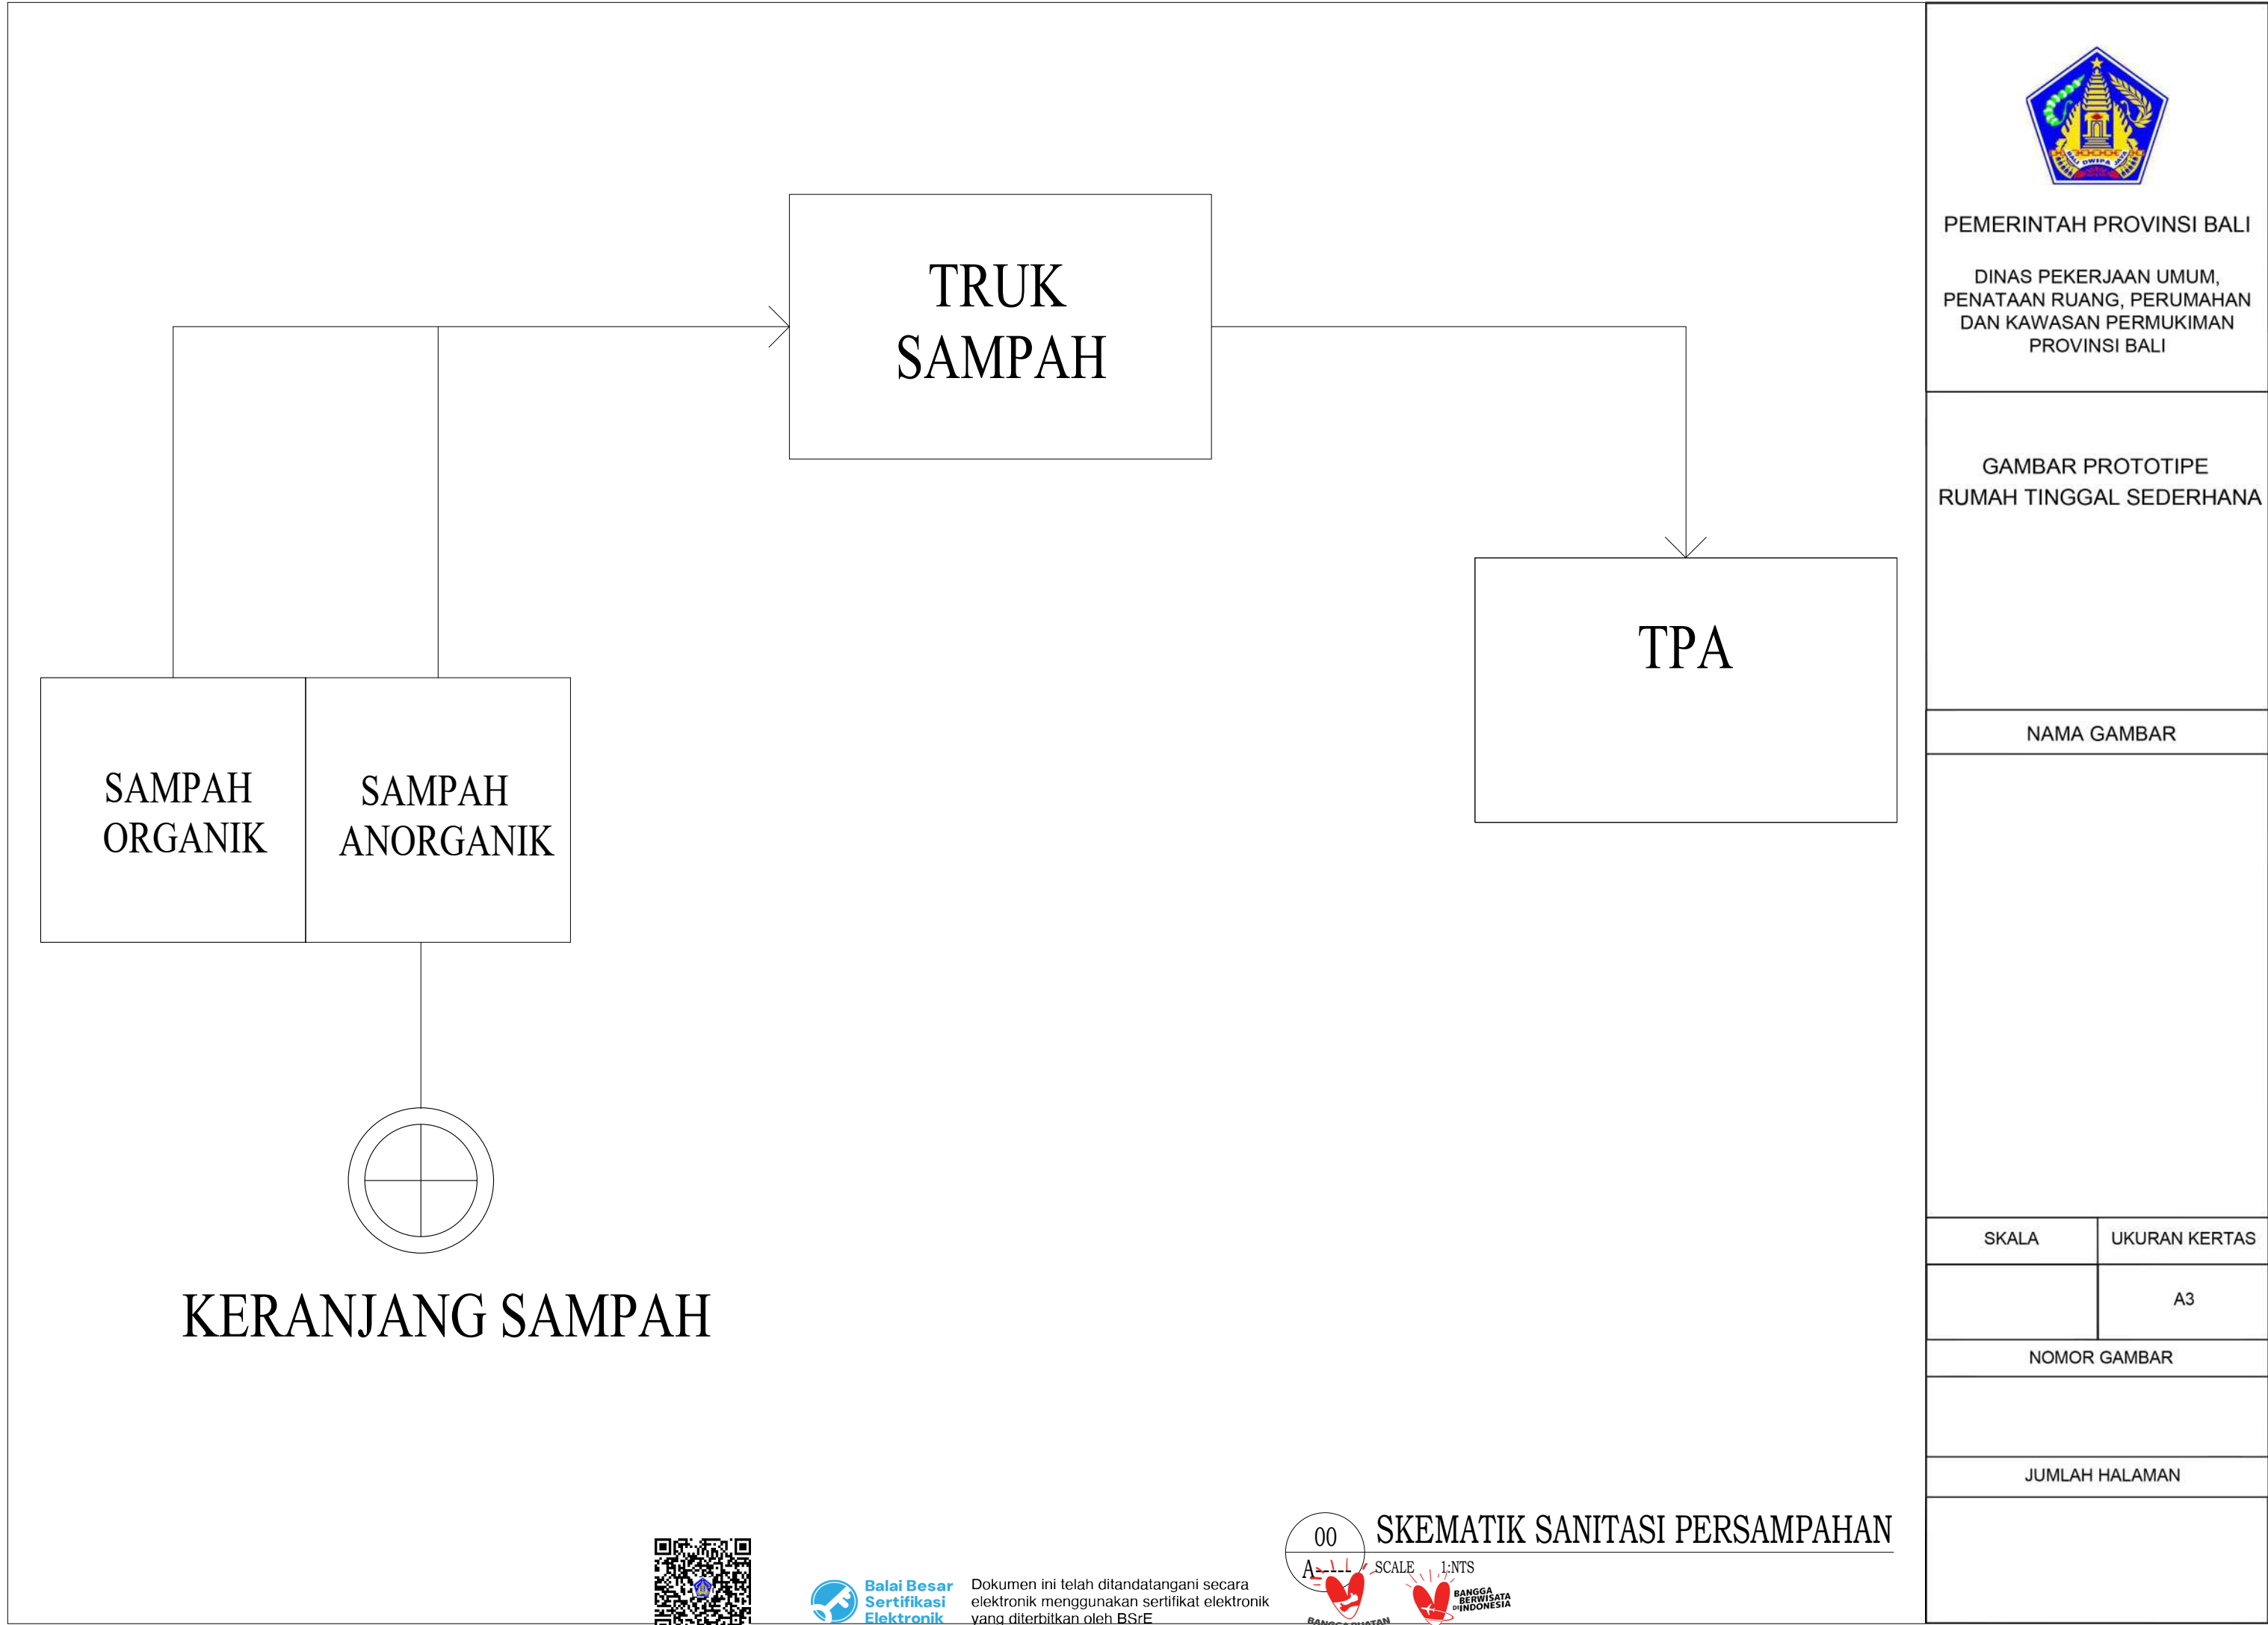

PEMERINTAH PROVINSI BALI

DINAS PEKERJAAN UMUM,  
PENATAAN RUANG, PERUMAHAN  
DAN KAWASAN PERMUKIMAN  
PROVINSI BALI

GAMBAR PROTOTIPE  
RUMAH TINGGAL SEDERHANA

NAMA GAMBAR

SKALA

UKURAN KERTAS

A3

NOMOR GAMBAR

JUMLAH HALAMAN



Dokumen ini telah ditandatangani secara elektronik menggunakan sertifikat elektronik yang diterbitkan oleh BSE



00 SKEMATIK SANITASI PERSAMPAHAN

SCALE 1:NTS





PEMERINTAH PROVINSI BALI

DINAS PEKERJAAN UMUM,  
PENATAAN RUANG, PERUMAHAN  
DAN KAWASAN PERMUKIMAN  
PROVINSI BALI

GAMBAR PROTOTIPE  
RUMAH TINGGAL SEDERHANA

NAMA GAMBAR



SKALA

UKURAN KERTAS



A3

NOMOR GAMBAR

JUMLAH HALAMAN

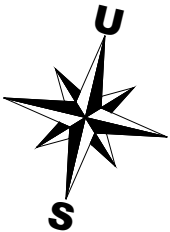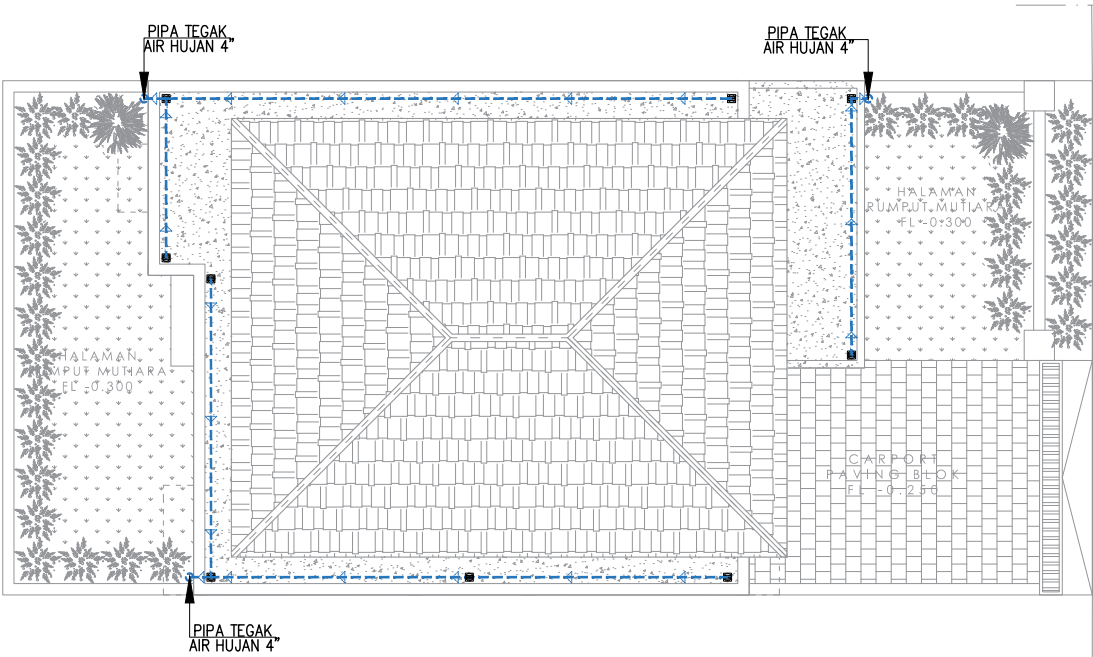

JALAN

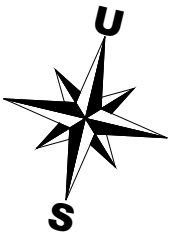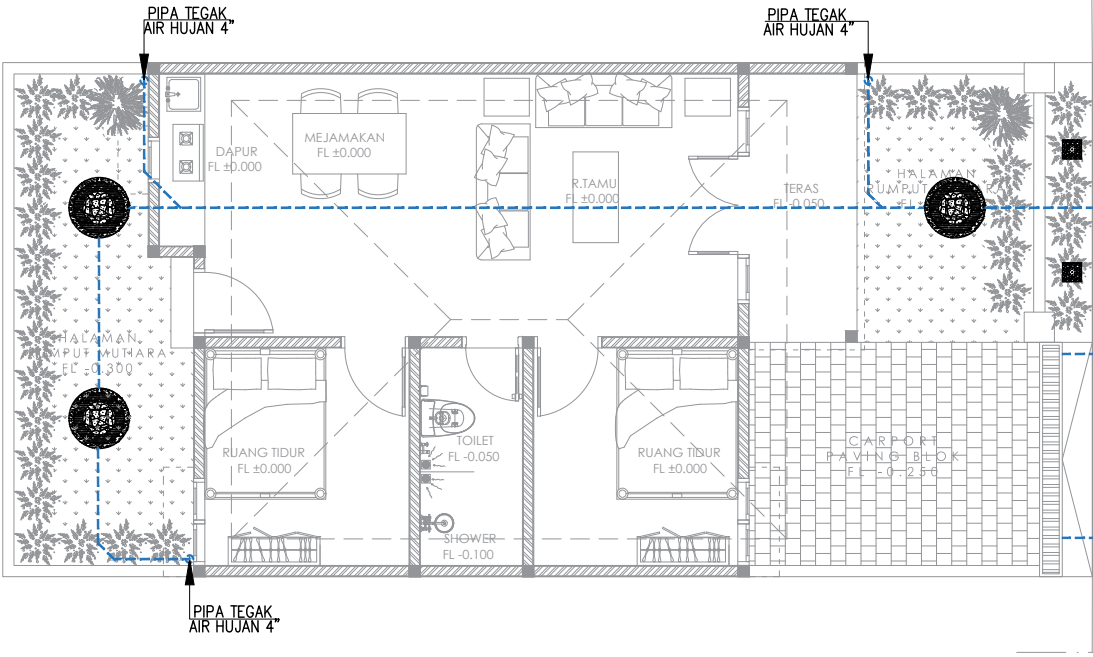

JALAN

LEGENDA :

PIPA INSTALASI AIR HUJAN  
PVC AW CLASS ex. RUCKA

SUMUR RESAPAN AIR HUJAN

BIOPORI PVC Ø4"

ROOF DRAIN




Dokumen ini telah ditandatangani secara elektronik menggunakan sertifikat elektronik yang diterbitkan oleh BSR




DENAH INSTALASI AIR HUJAN


1:100

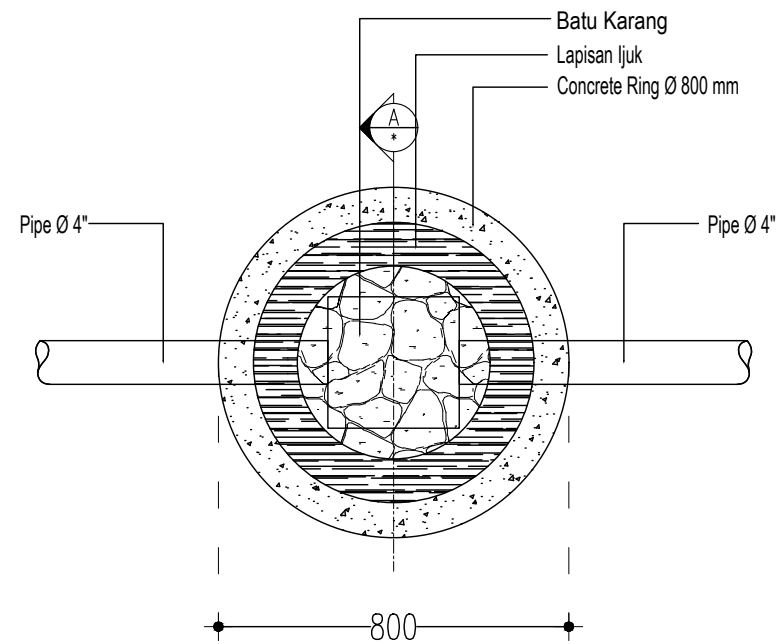


DENAH RESAPAN AIR HUJAN

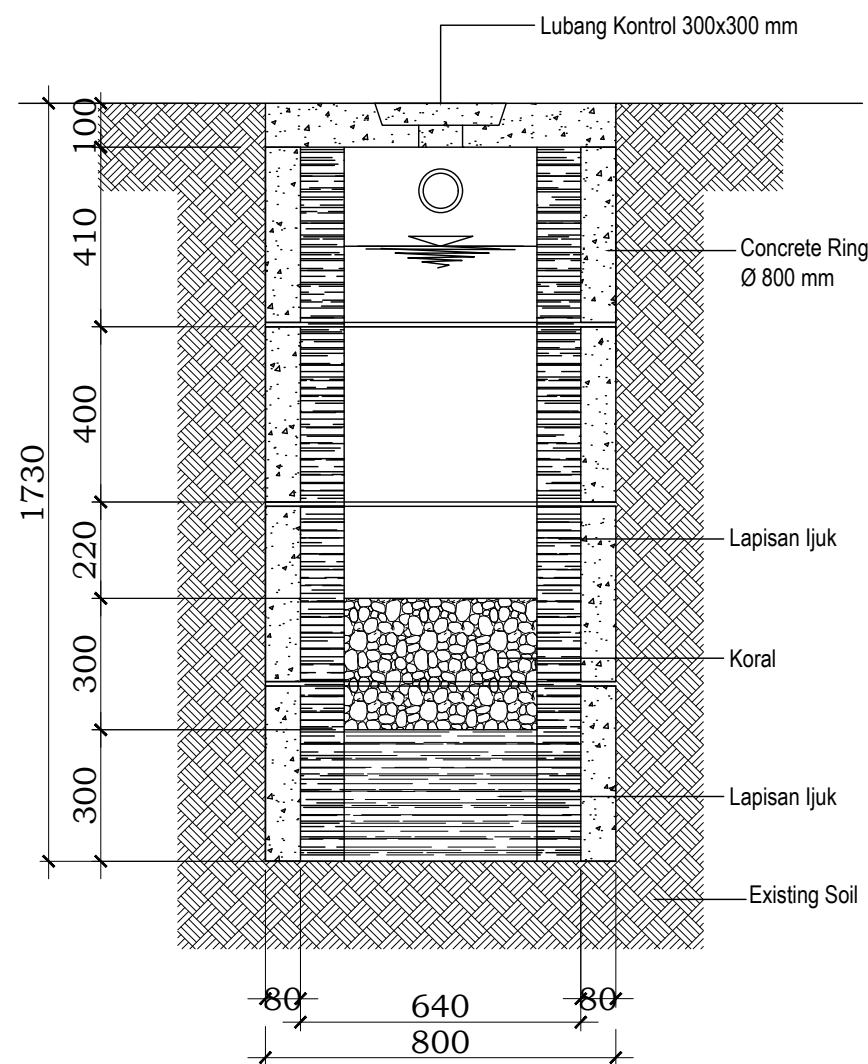



POTONGAN A-A RESAPAN AIR HUJAN

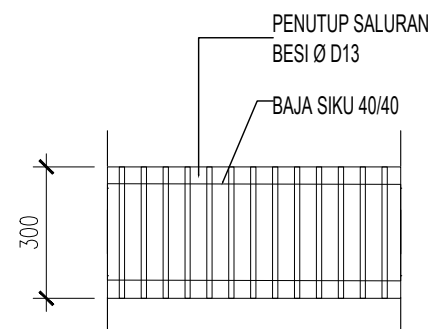

TAMPAK ATAS SALURAN

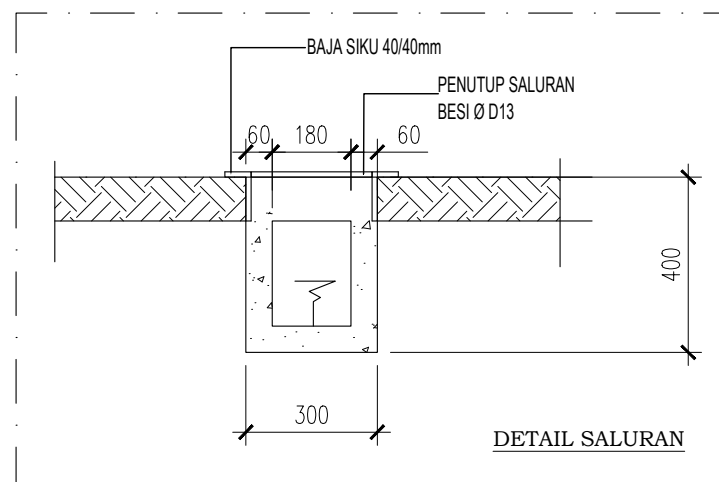

DETAIL SALURAN

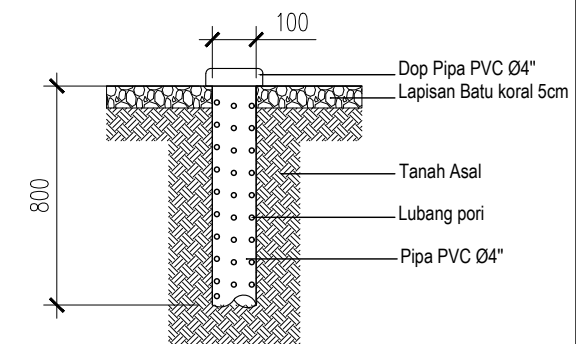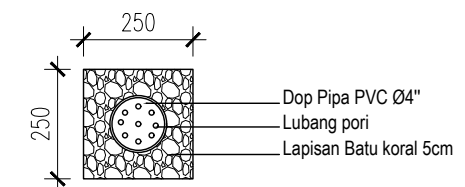

PEMERINTAH PROVINSI BALI

DINAS PEKERJAAN UMUM,  
PENATAAN RUANG, PERUMAHAN  
DAN KAWASAN PERMUKIMAN  
PROVINSI BALI

GAMBAR PROTOTIPE  
RUMAH TINGGAL SEDERHANA

NAMA GAMBAR

SKALA

UKURAN KERTAS

A3

NOMOR GAMBAR

JUMLAH HALAMAN

00  
A----- SCALE 1:NTS  
DETAIL SUMUR RESAPAN AIR HUJAN



Dokumen ini telah ditandatangani secara elektronik menggunakan sertifikat elektronik yang diterbitkan oleh BSR E

